


ANEXO 17 – 05



TRIBUNAL DE JUSTIÇA DO ESTADO DO PIAUÍ
SUPERINTENDÊNCIA DE ENGENHARIA E ARQUITETURA

PROJETOS COMPLEMENTARES EXECUTIVOS

HIDROSSANITÁRIO

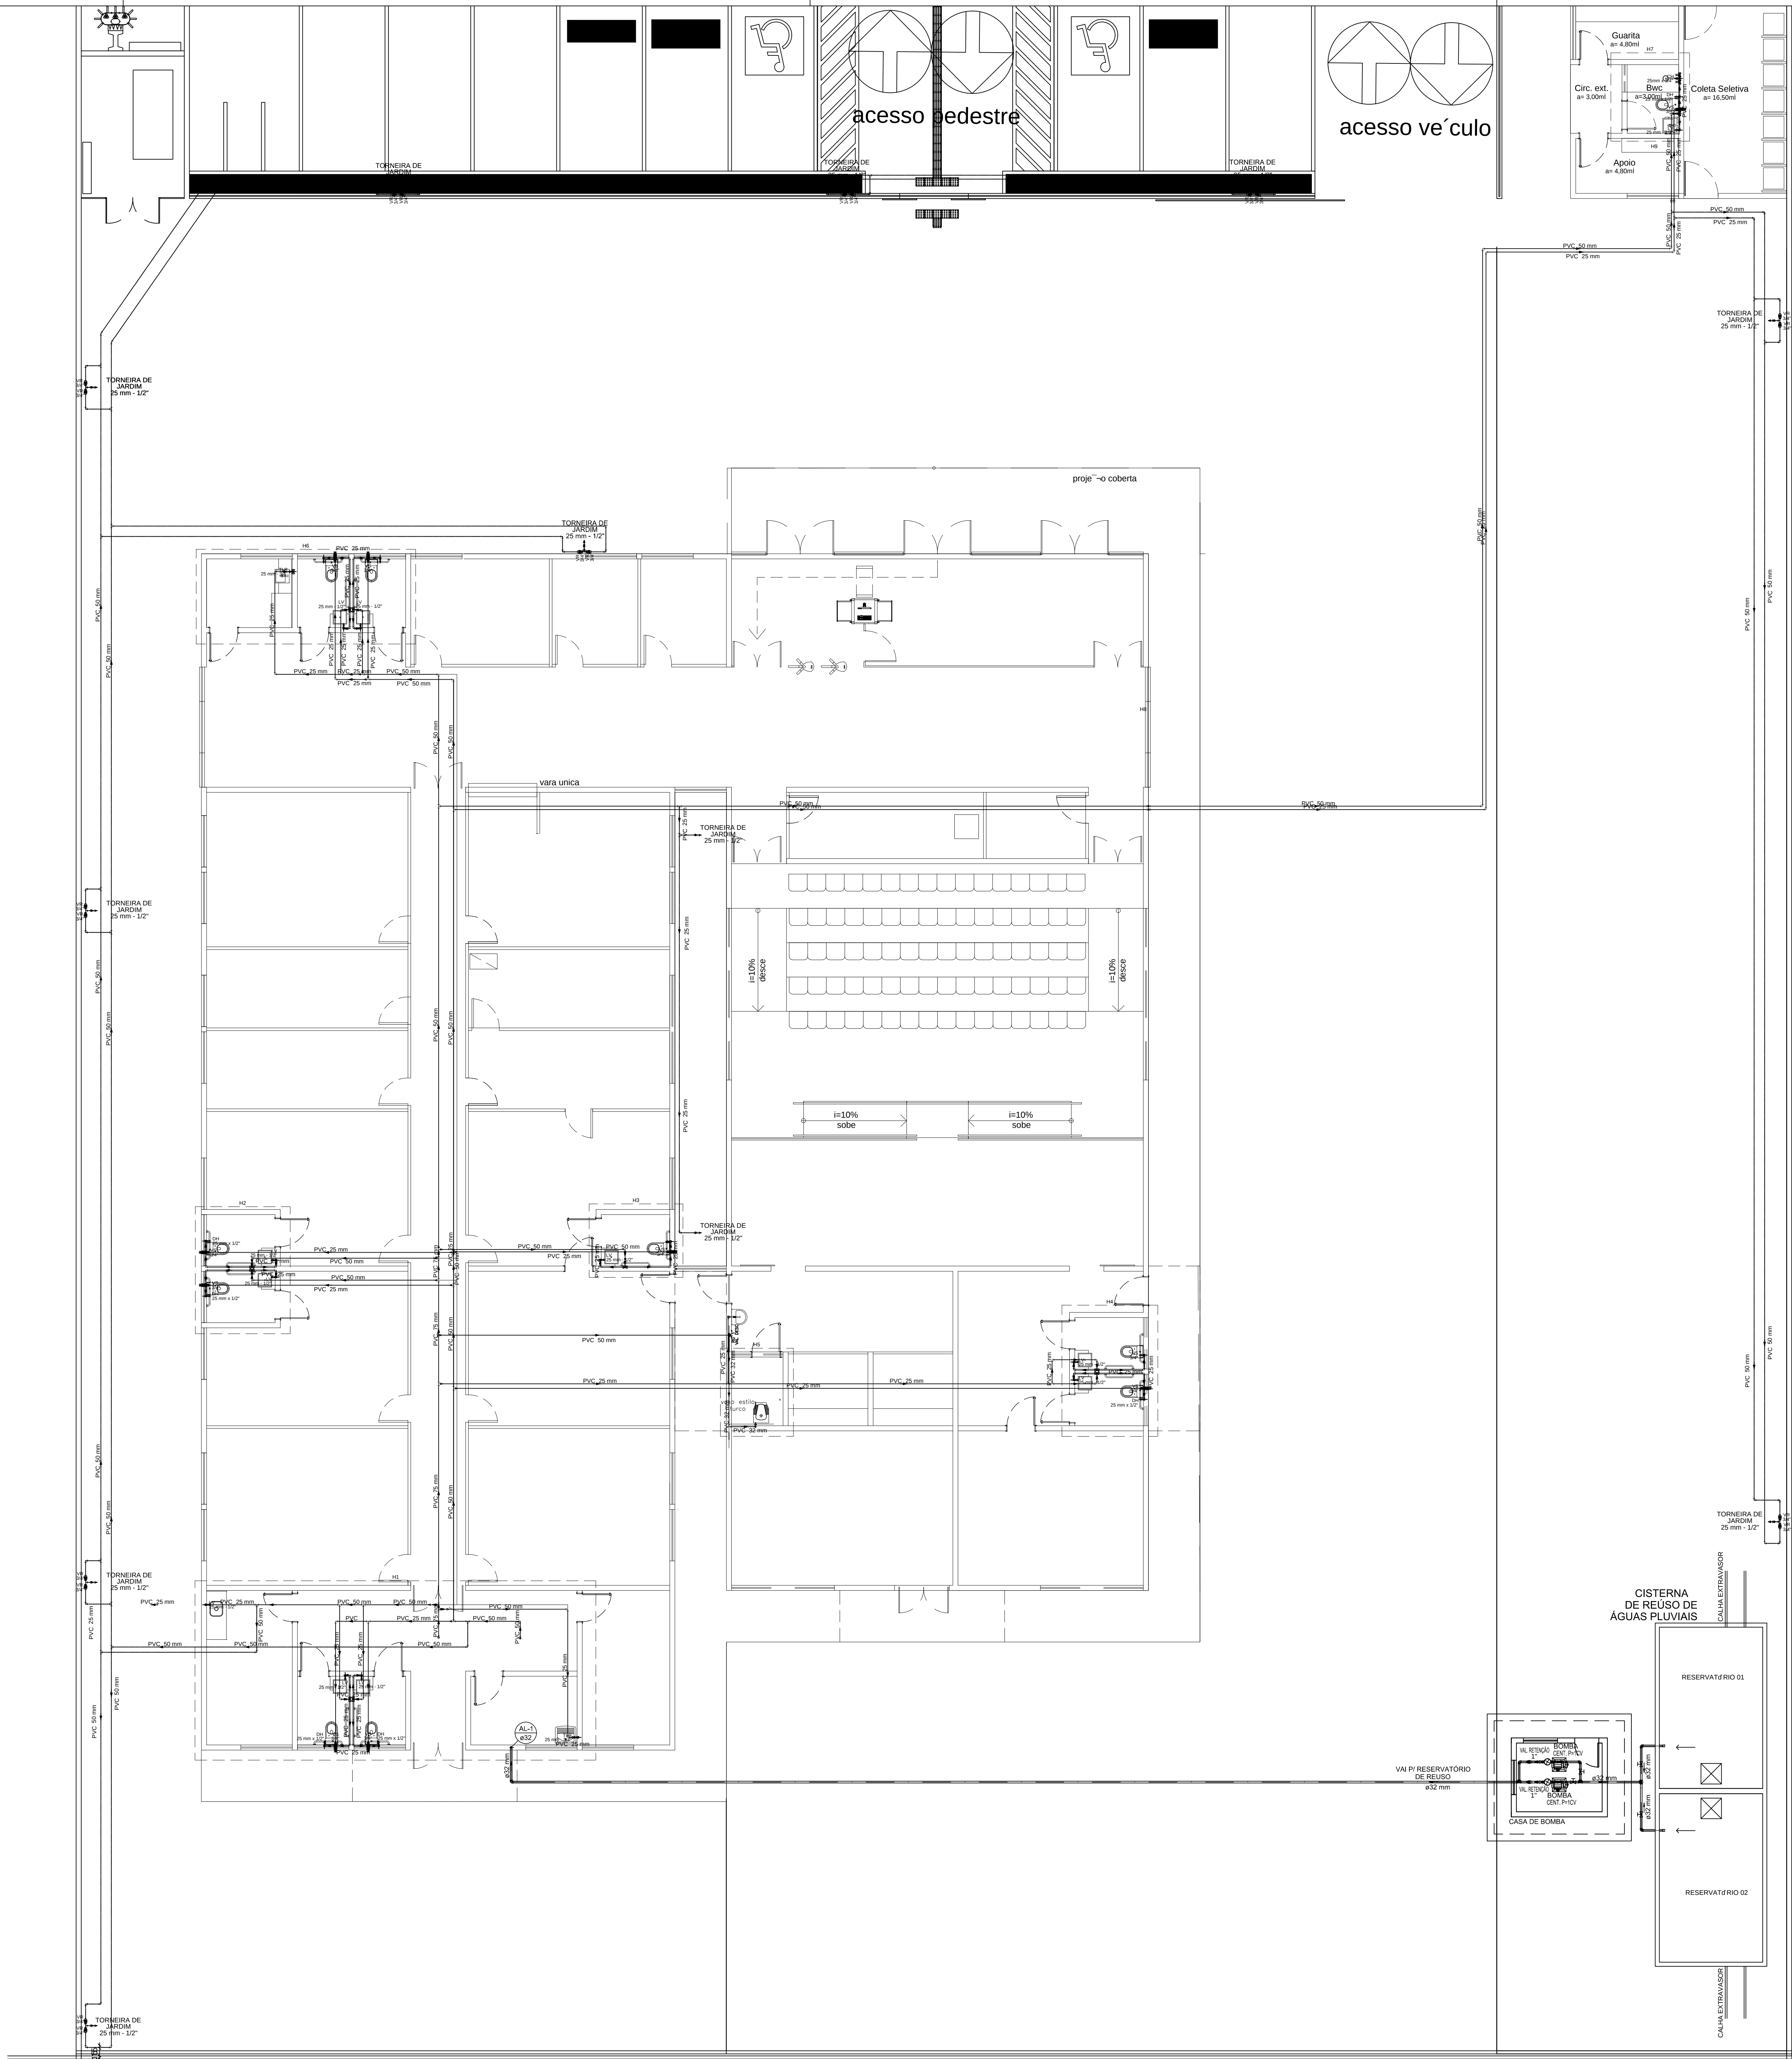

AB PROJETOS E CONSULTORIA LTDA

Rua Dr. Moisés Pimentel Neto, nº 01, Qd-A, Sala 02
Bairro Campeste, CEP 64.053-510, Teresina - PI
abprojetoconsultoria@gmail.com
CMC nº 202527-2

PROJETO EXECUTIVO INSTALAÇÃO HIDRAULICA

Obras:

CONSTRUÇÃO DO FÓRUM DE ITAINÓPOLIS

Endereço:

Rua Maria do Socorro Moura, s/n - Loteamento Jardim Itália - Itainópolis - Piauí

Conteúdo da prancha:

PLANTA BAIXA TERREO

Responsável Técnico:

Verônica Scheren Castelo Branco - Engenheira Civil - CREA/PI 19.373

Op. de CAD:

Edson Pires

Data:






Agosto/2022

Escala:






1/100

Revisão:

1 / 2

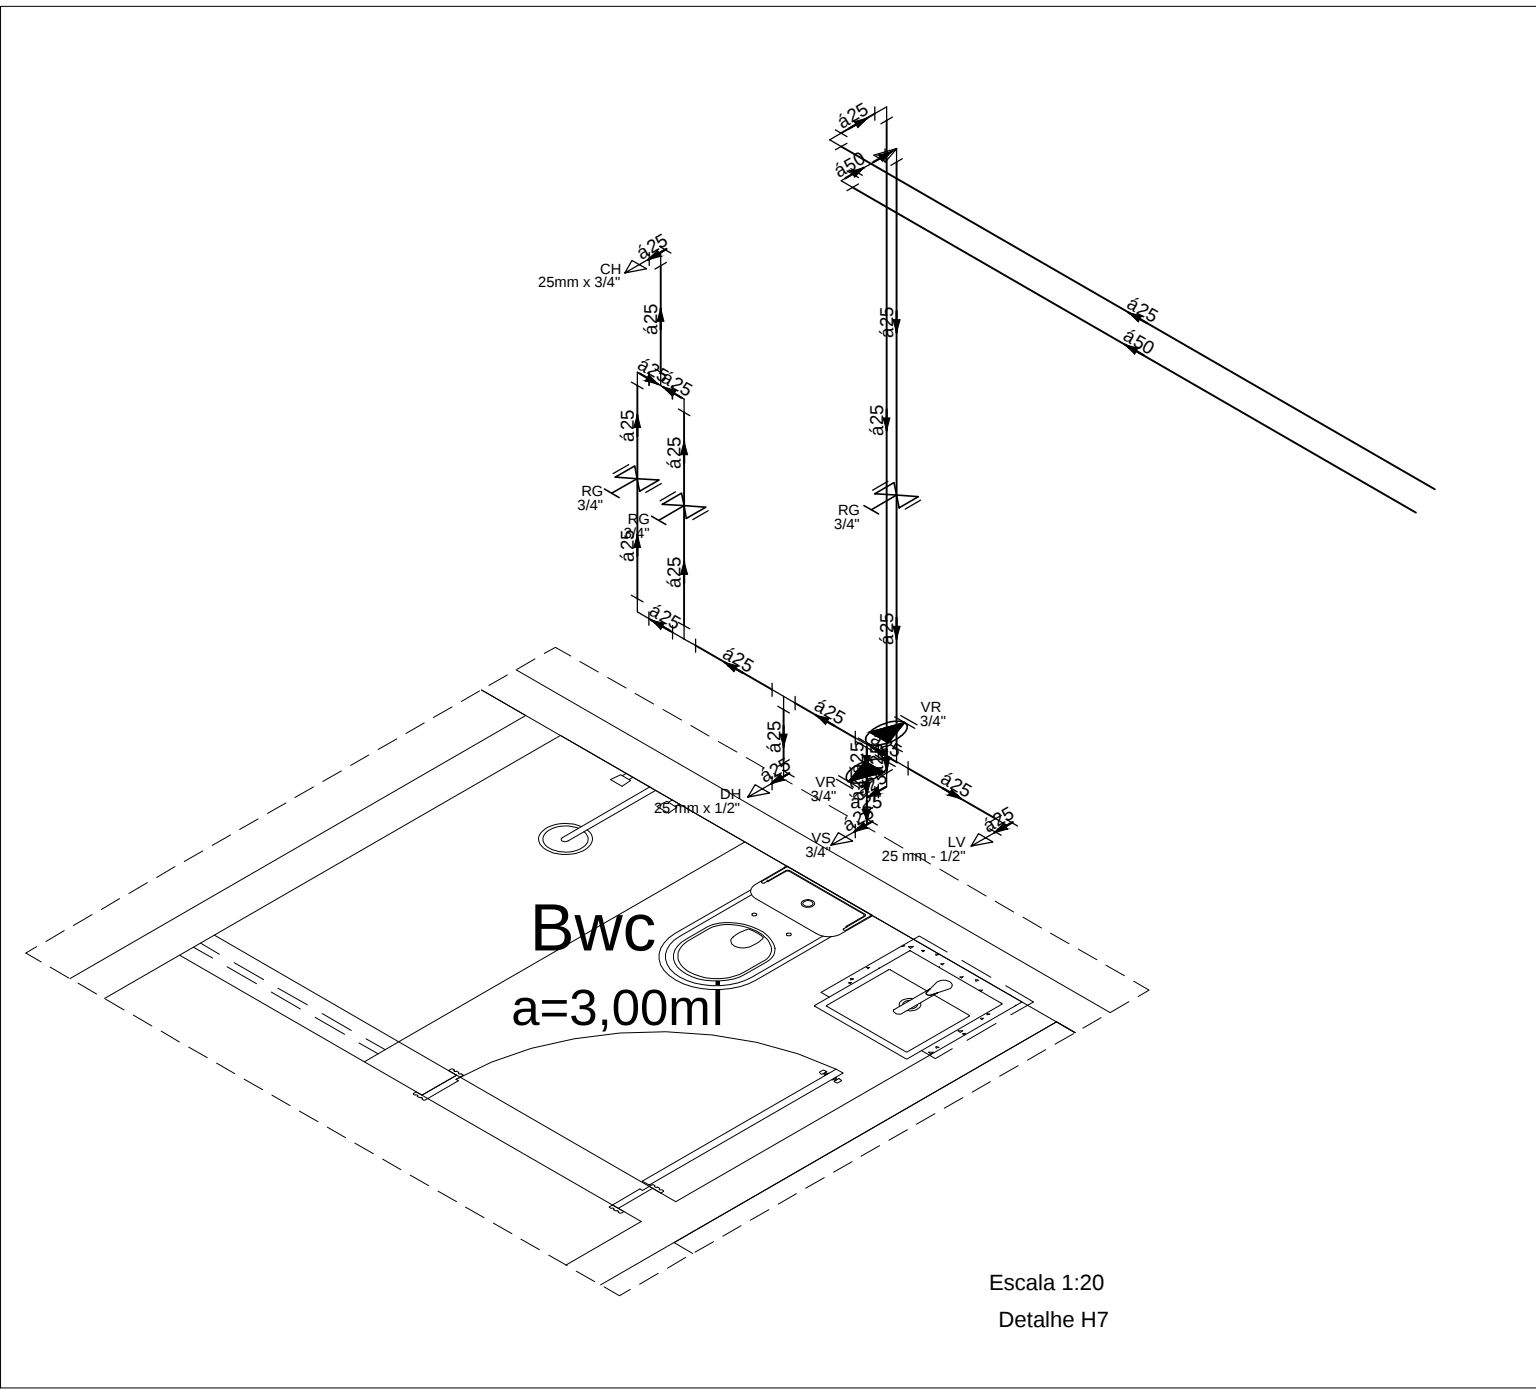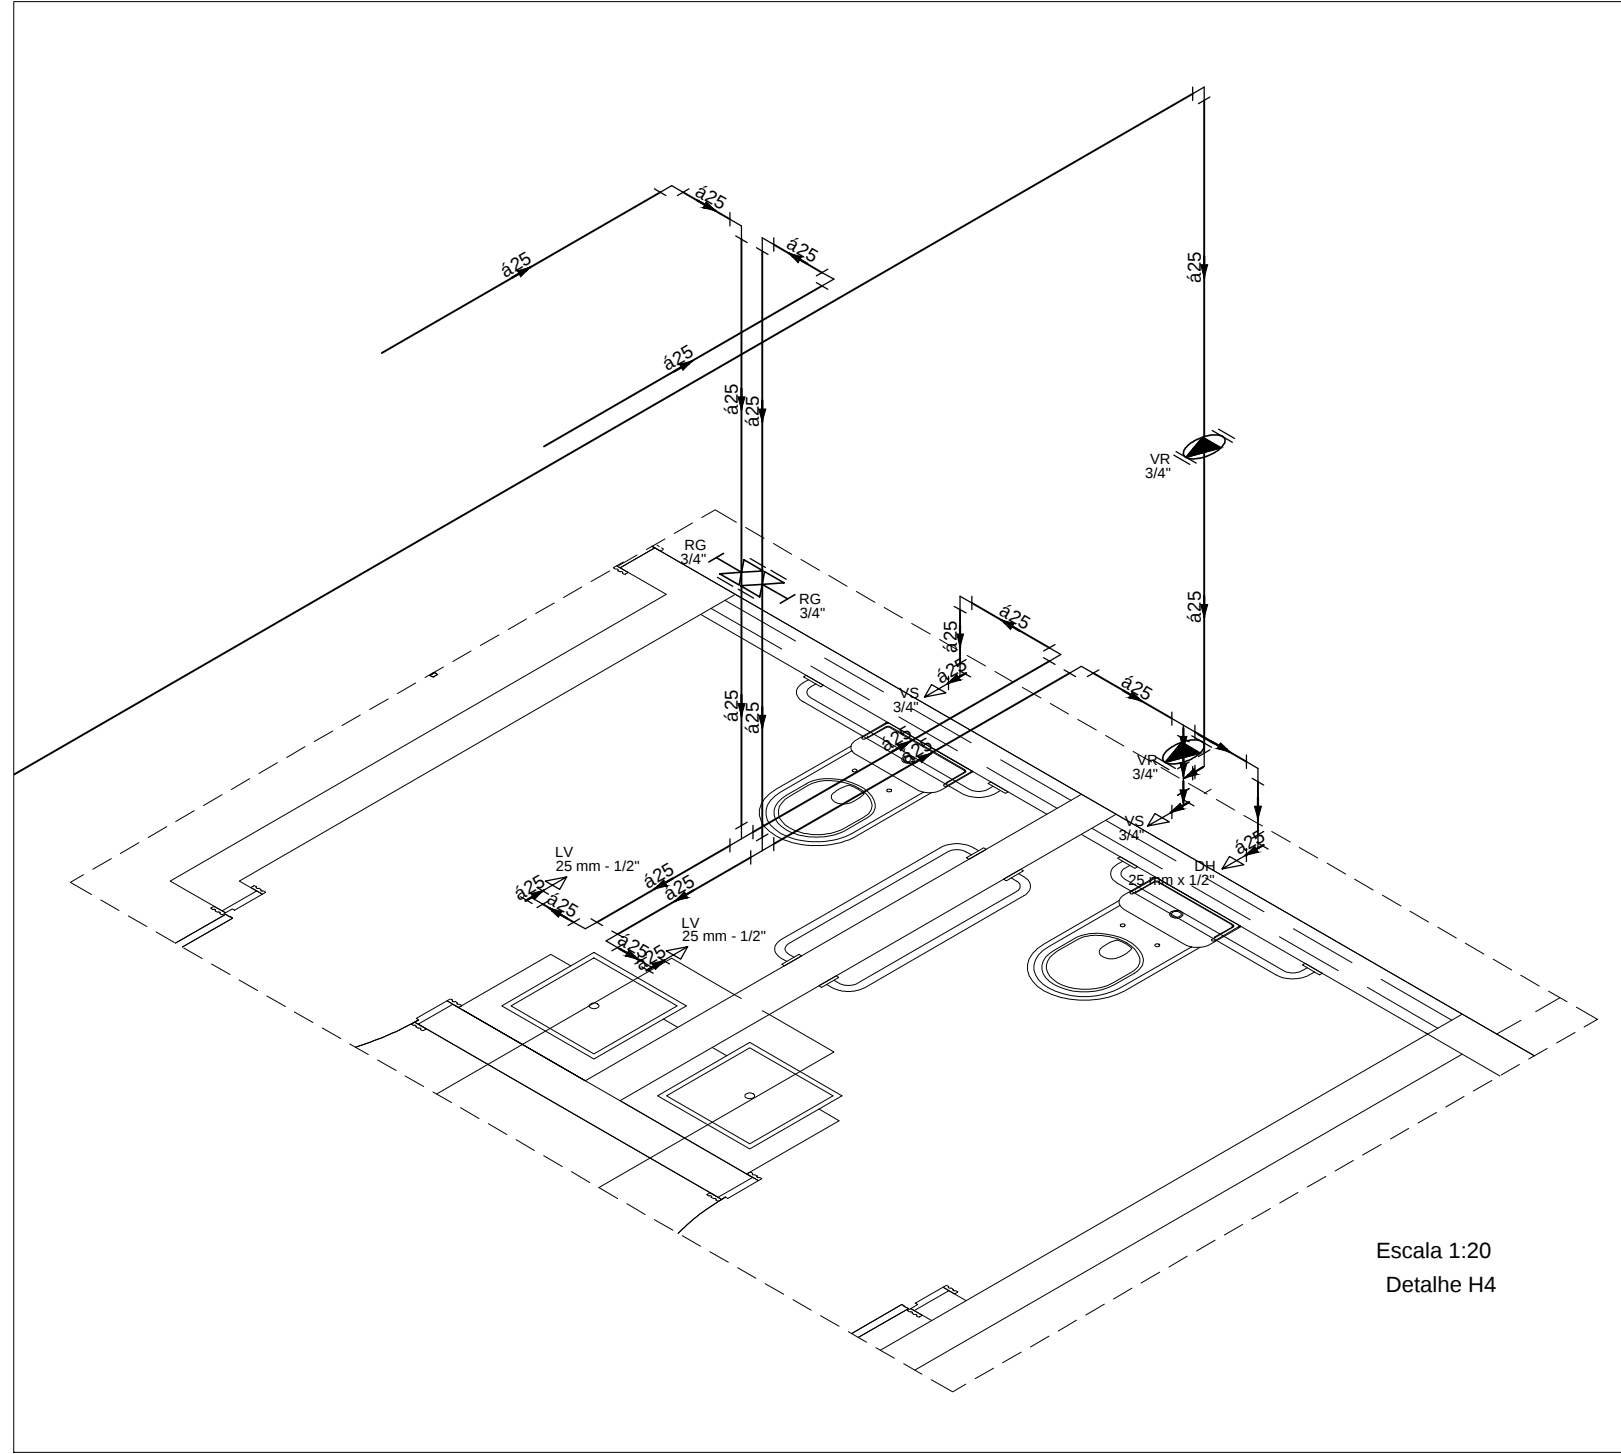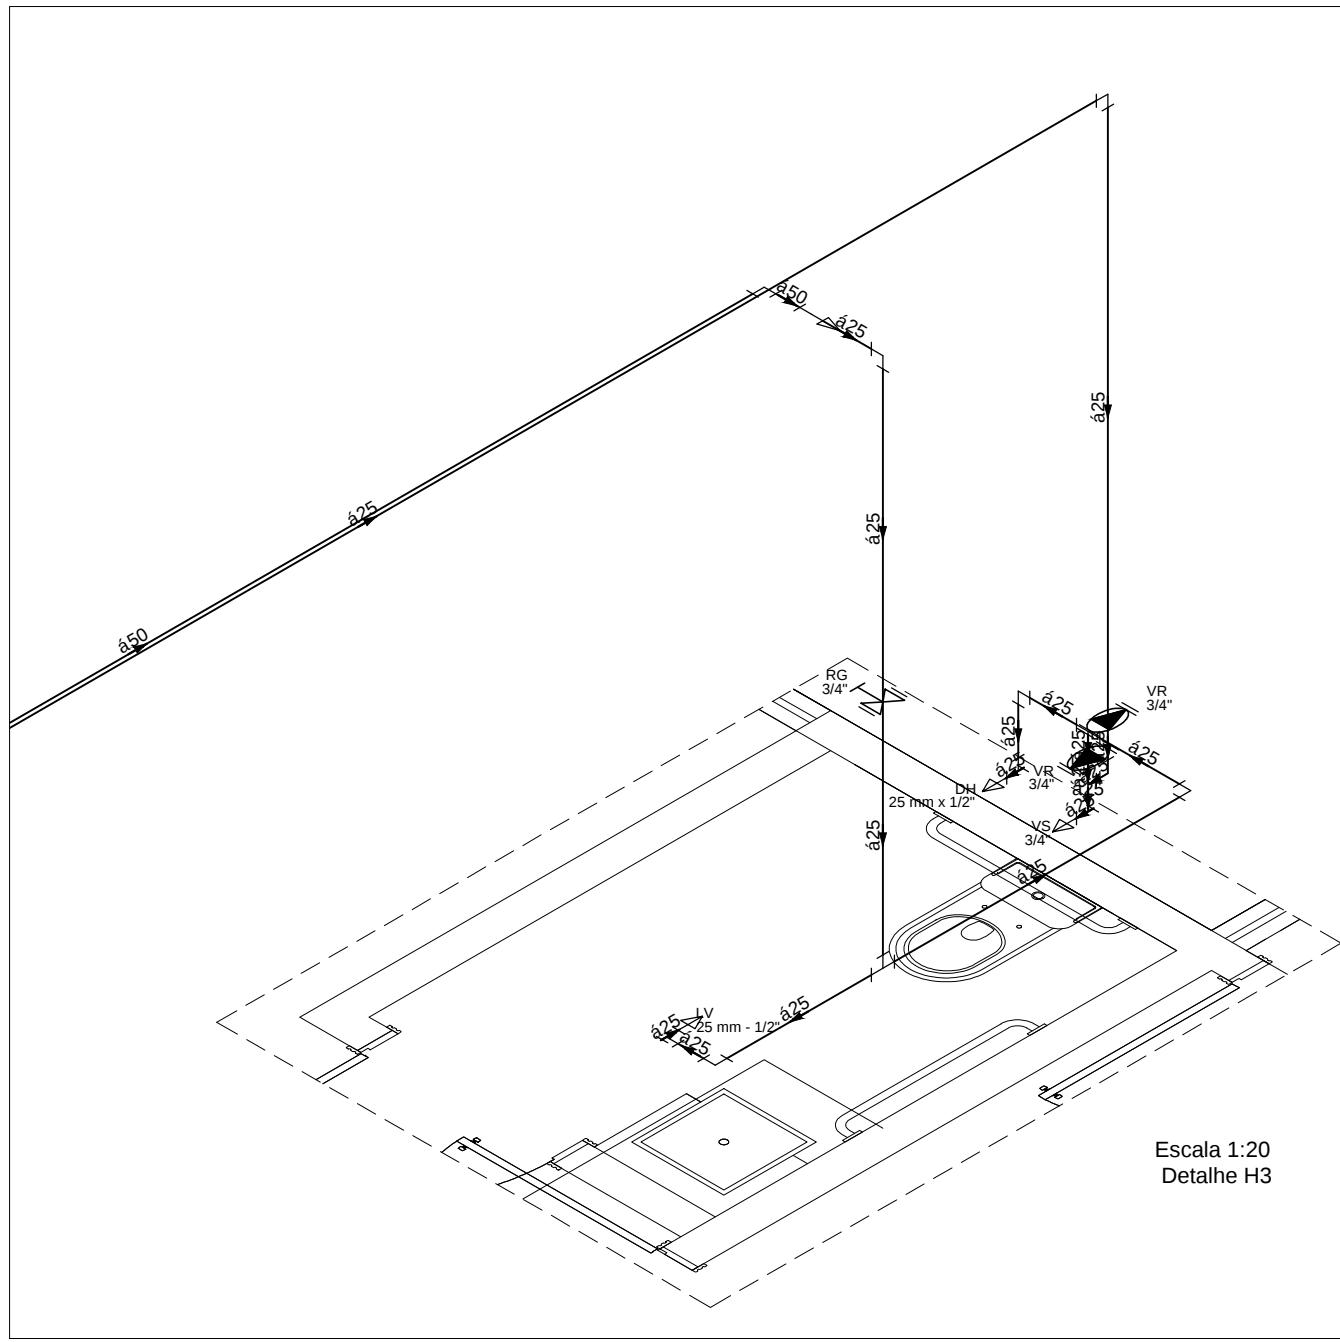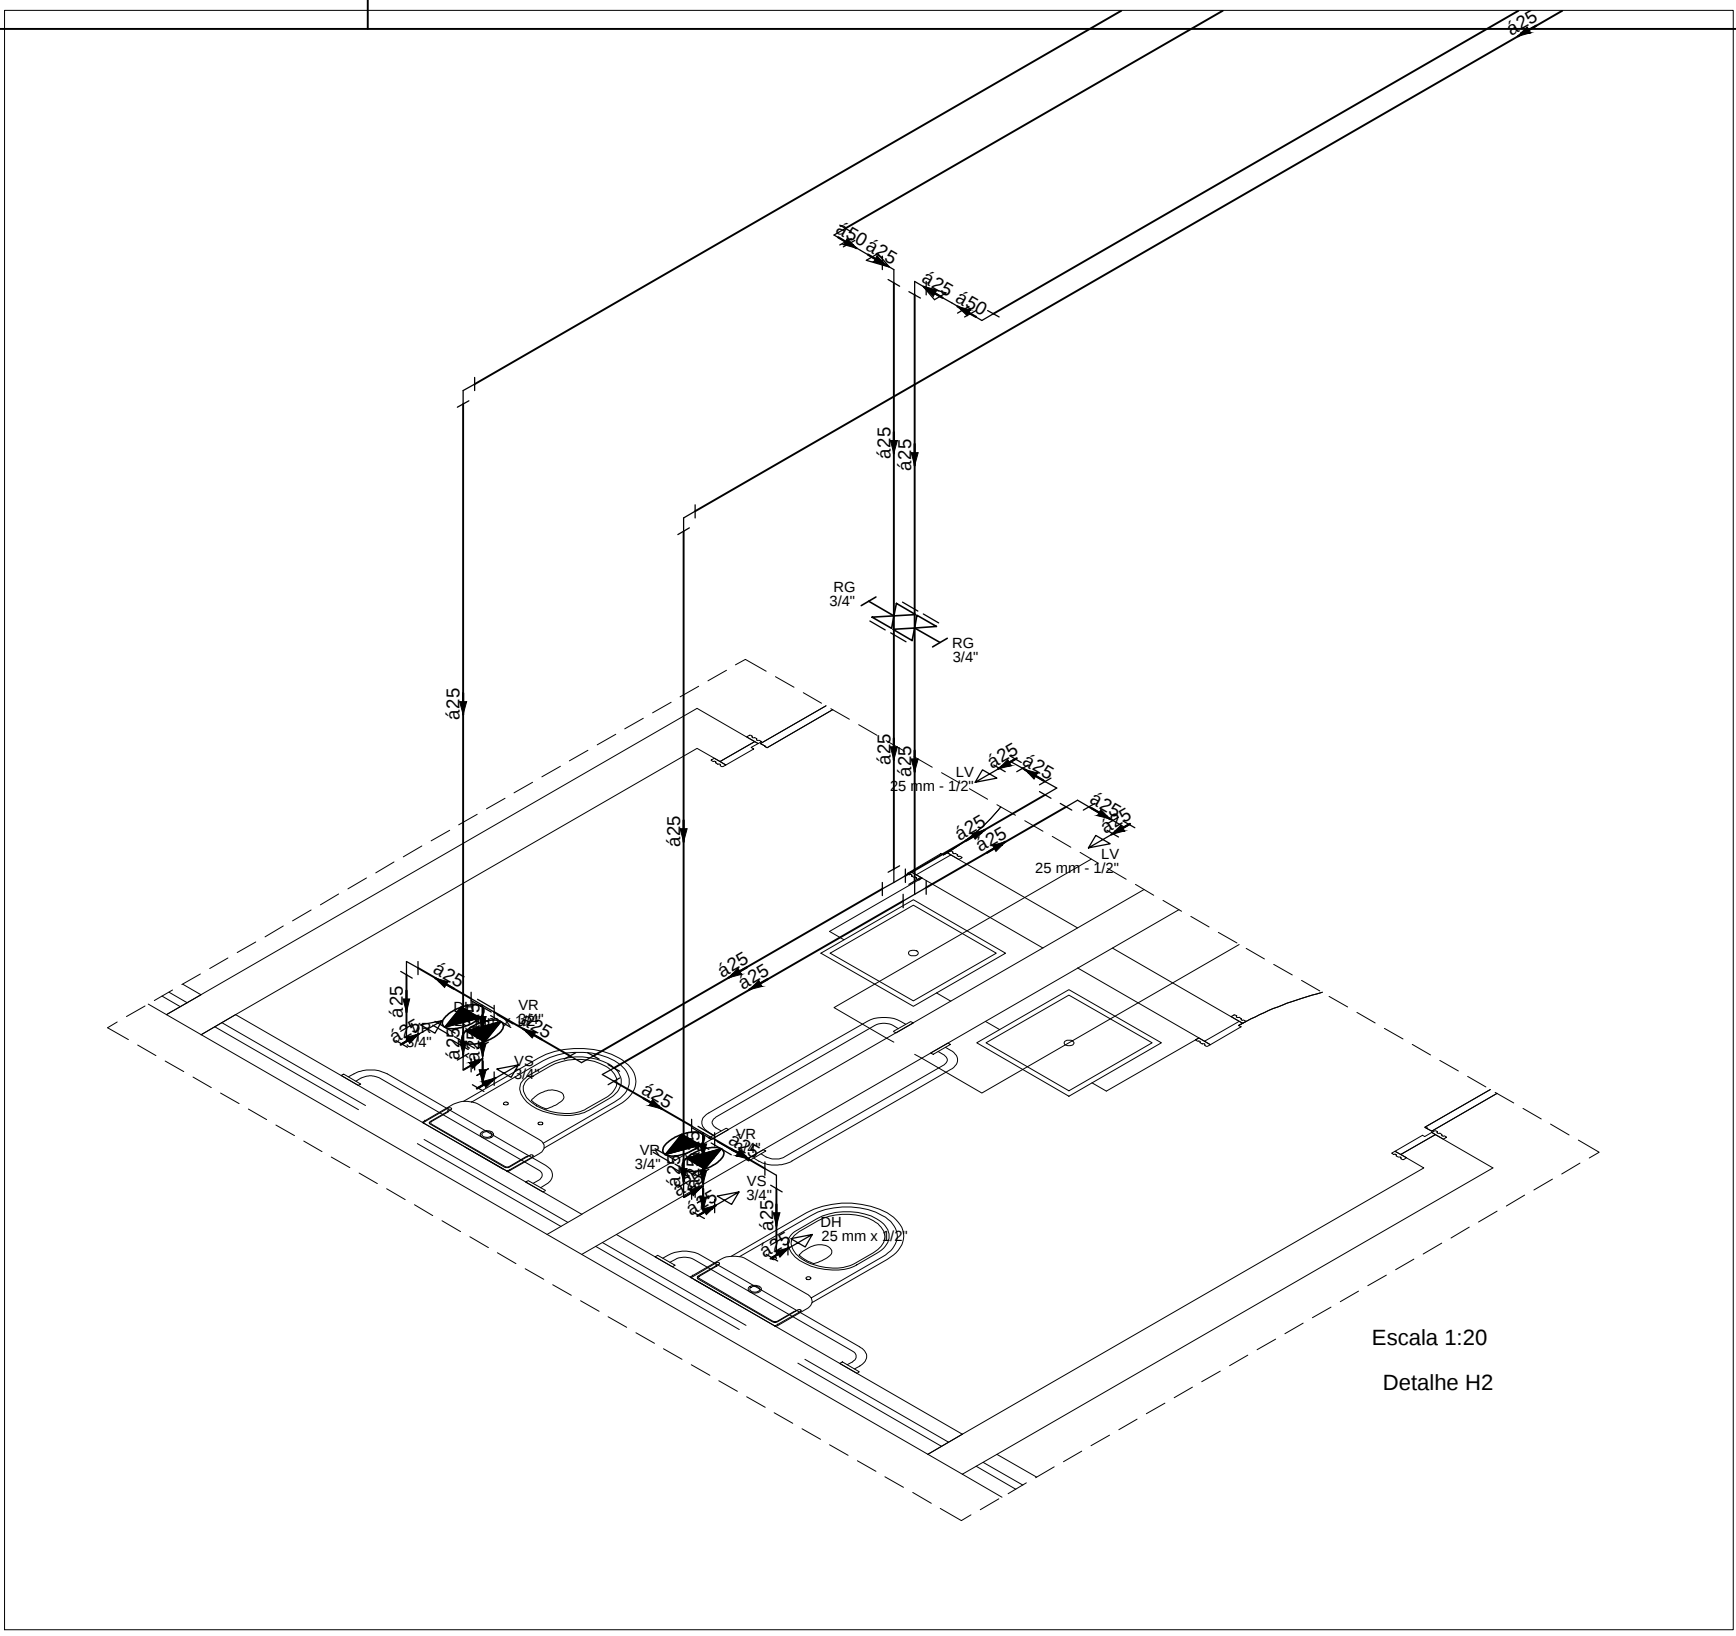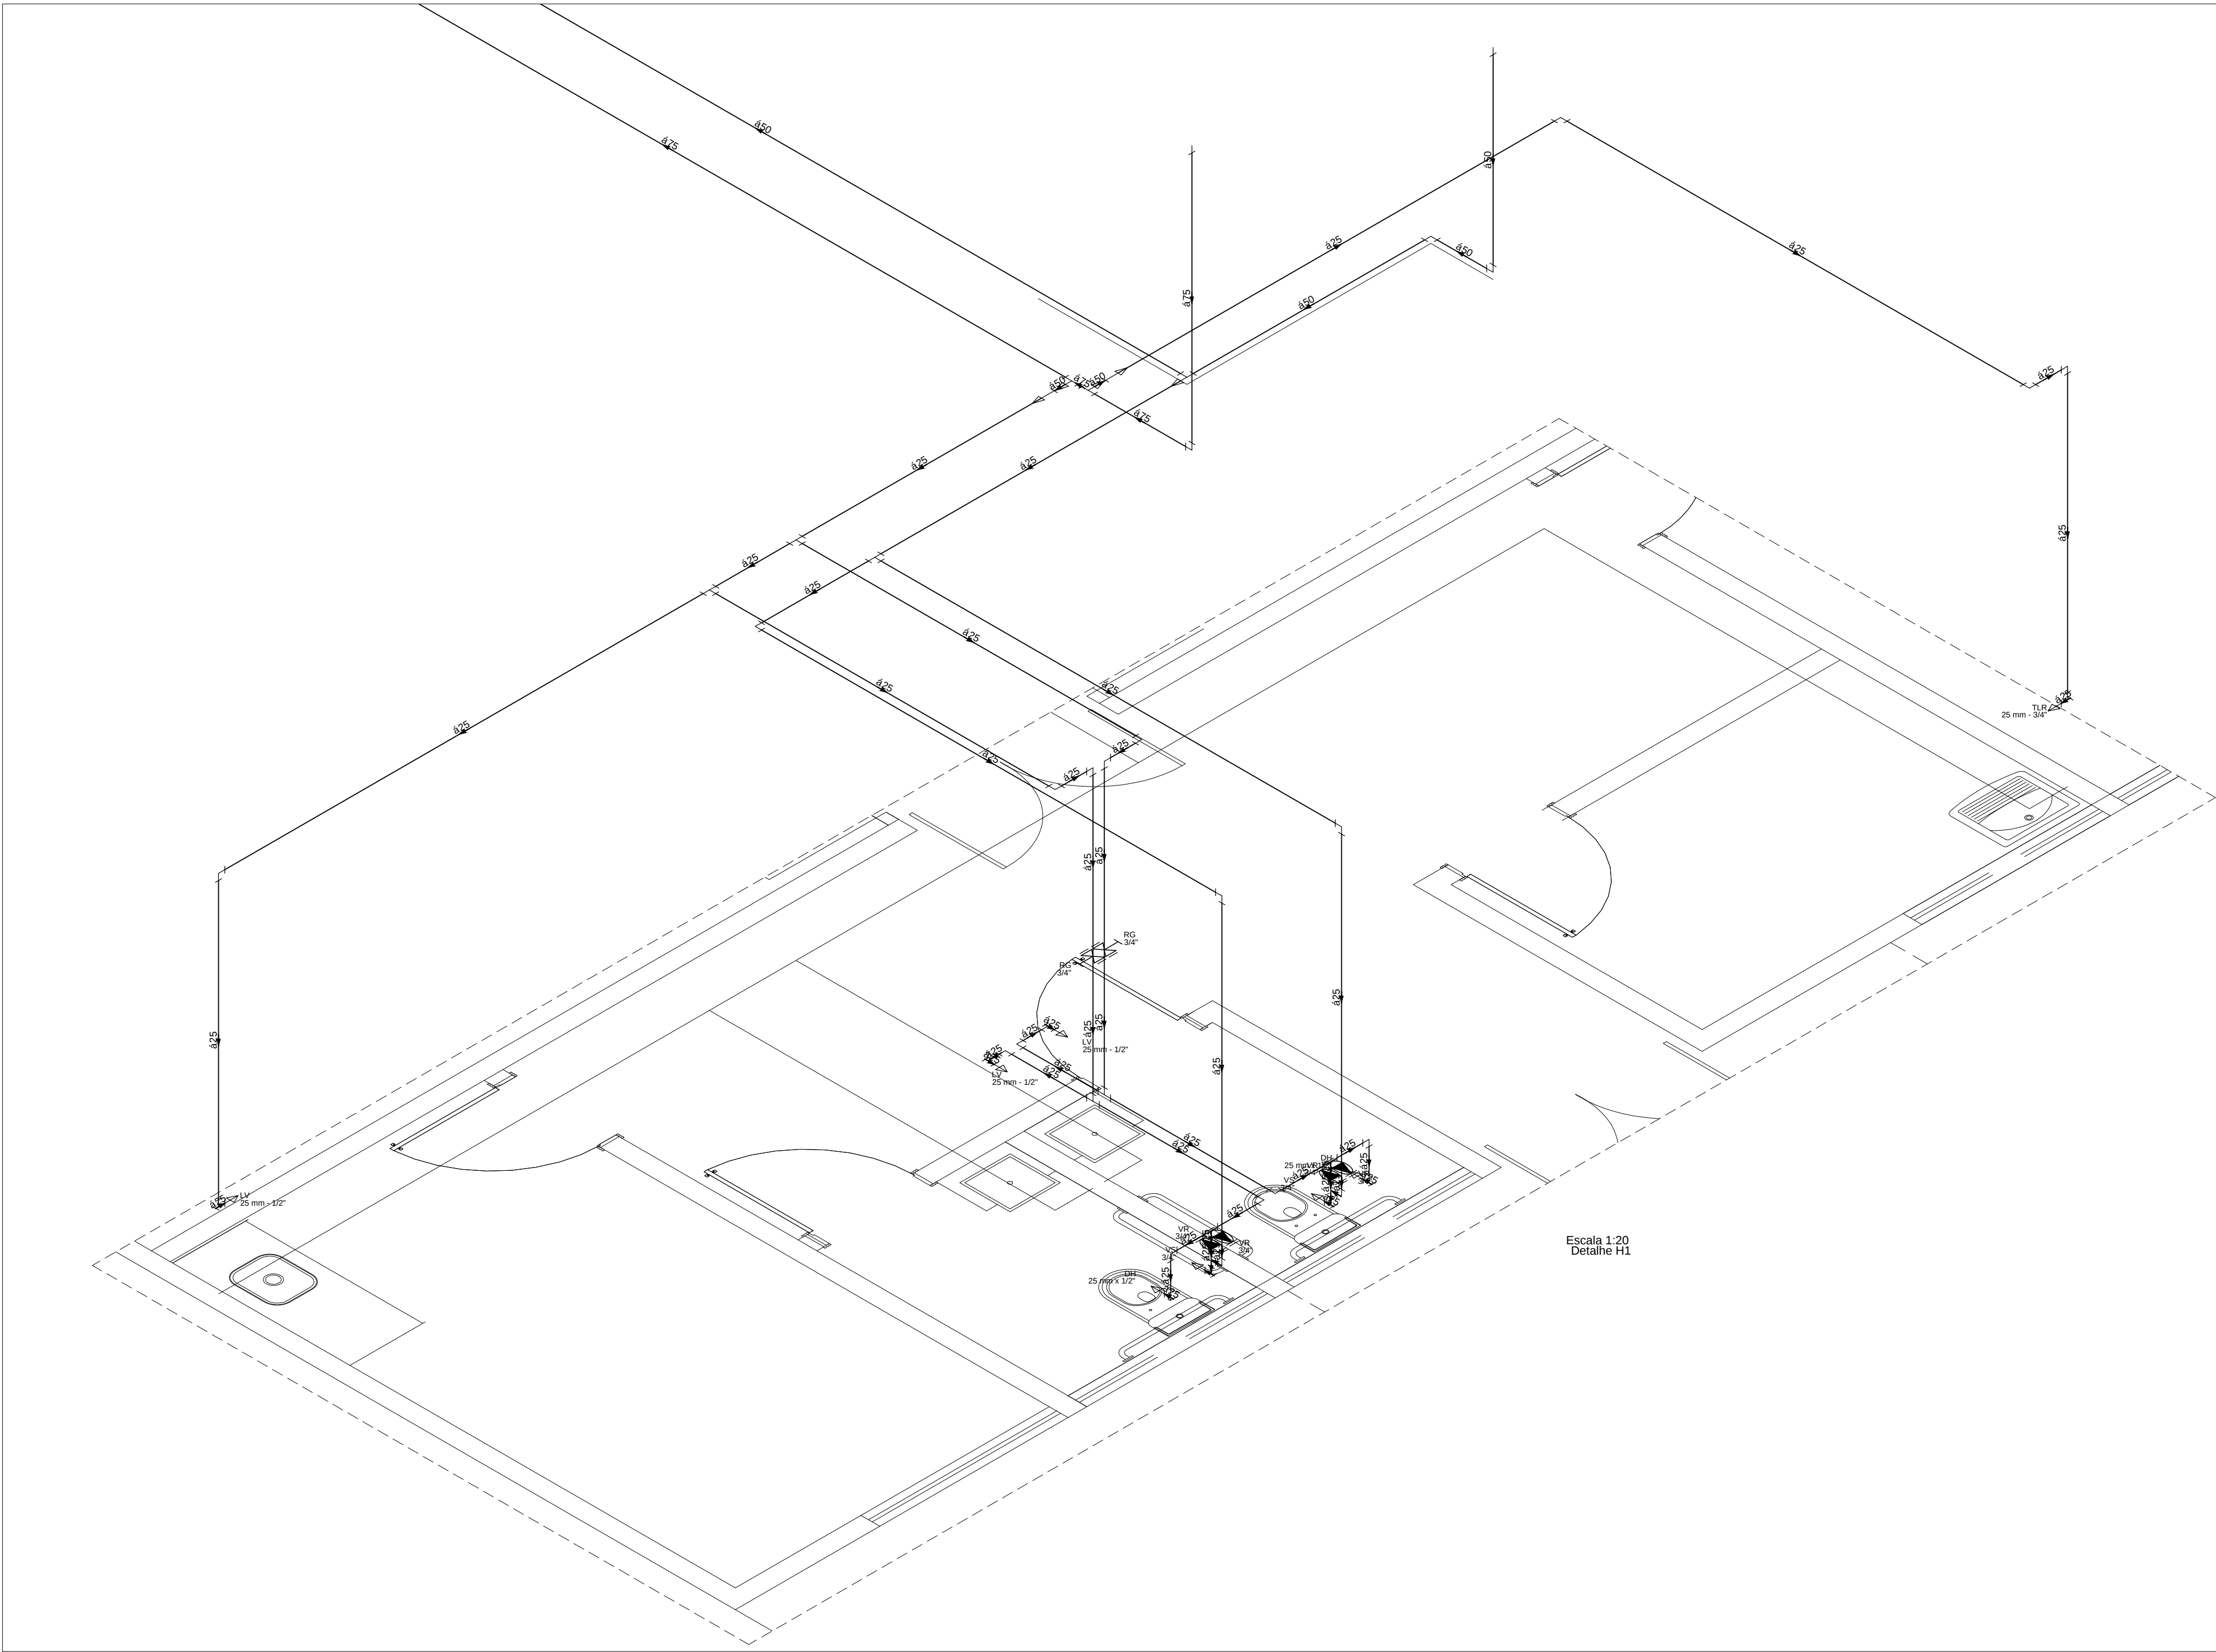

DETALHE 01
ESCALA 1:25

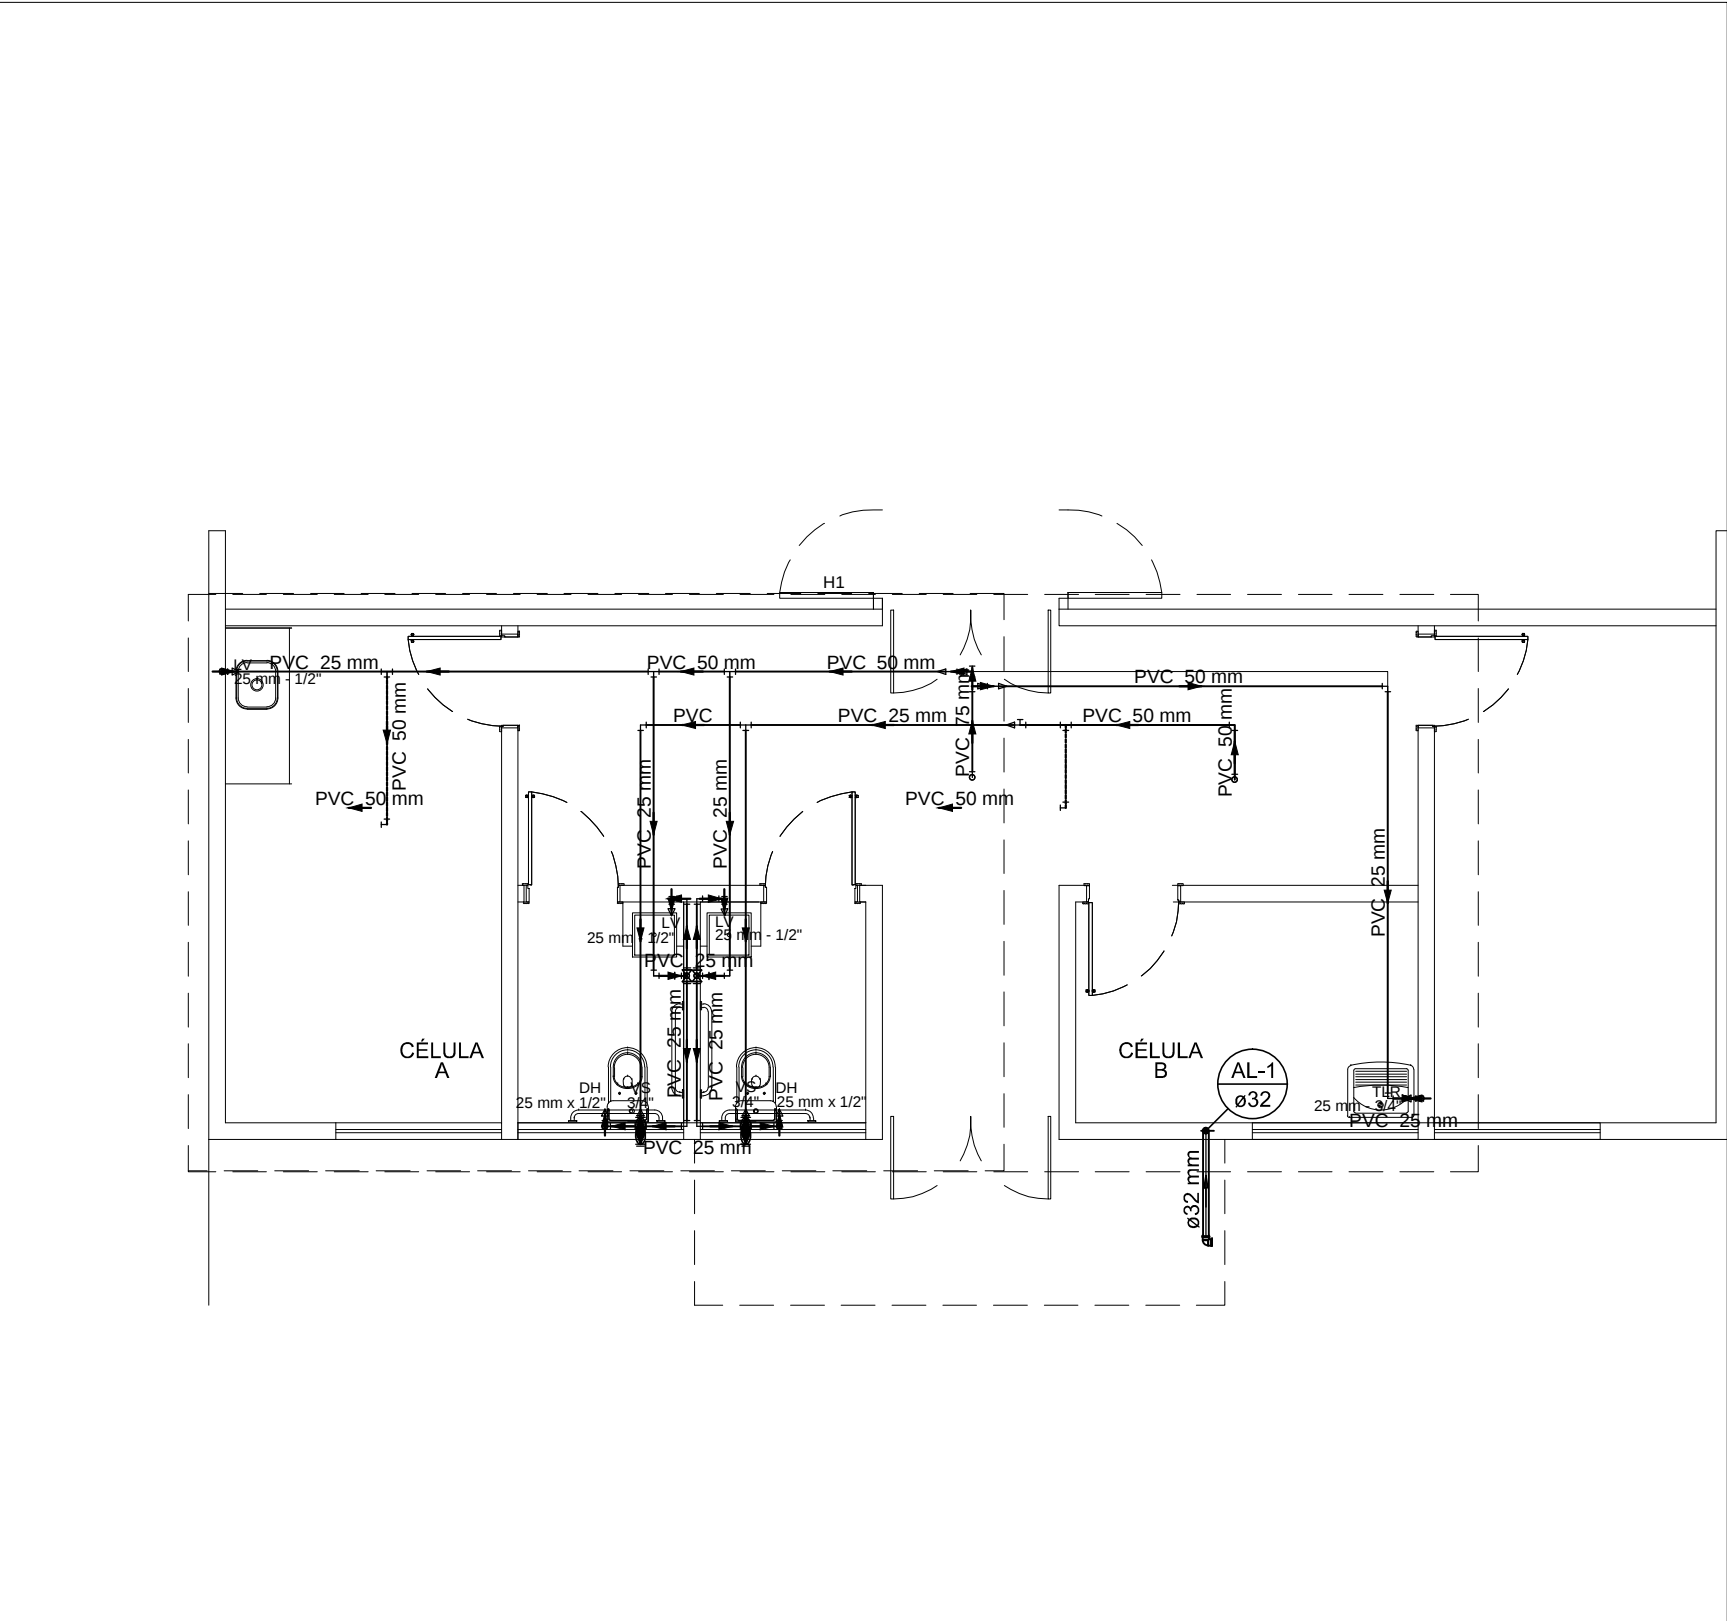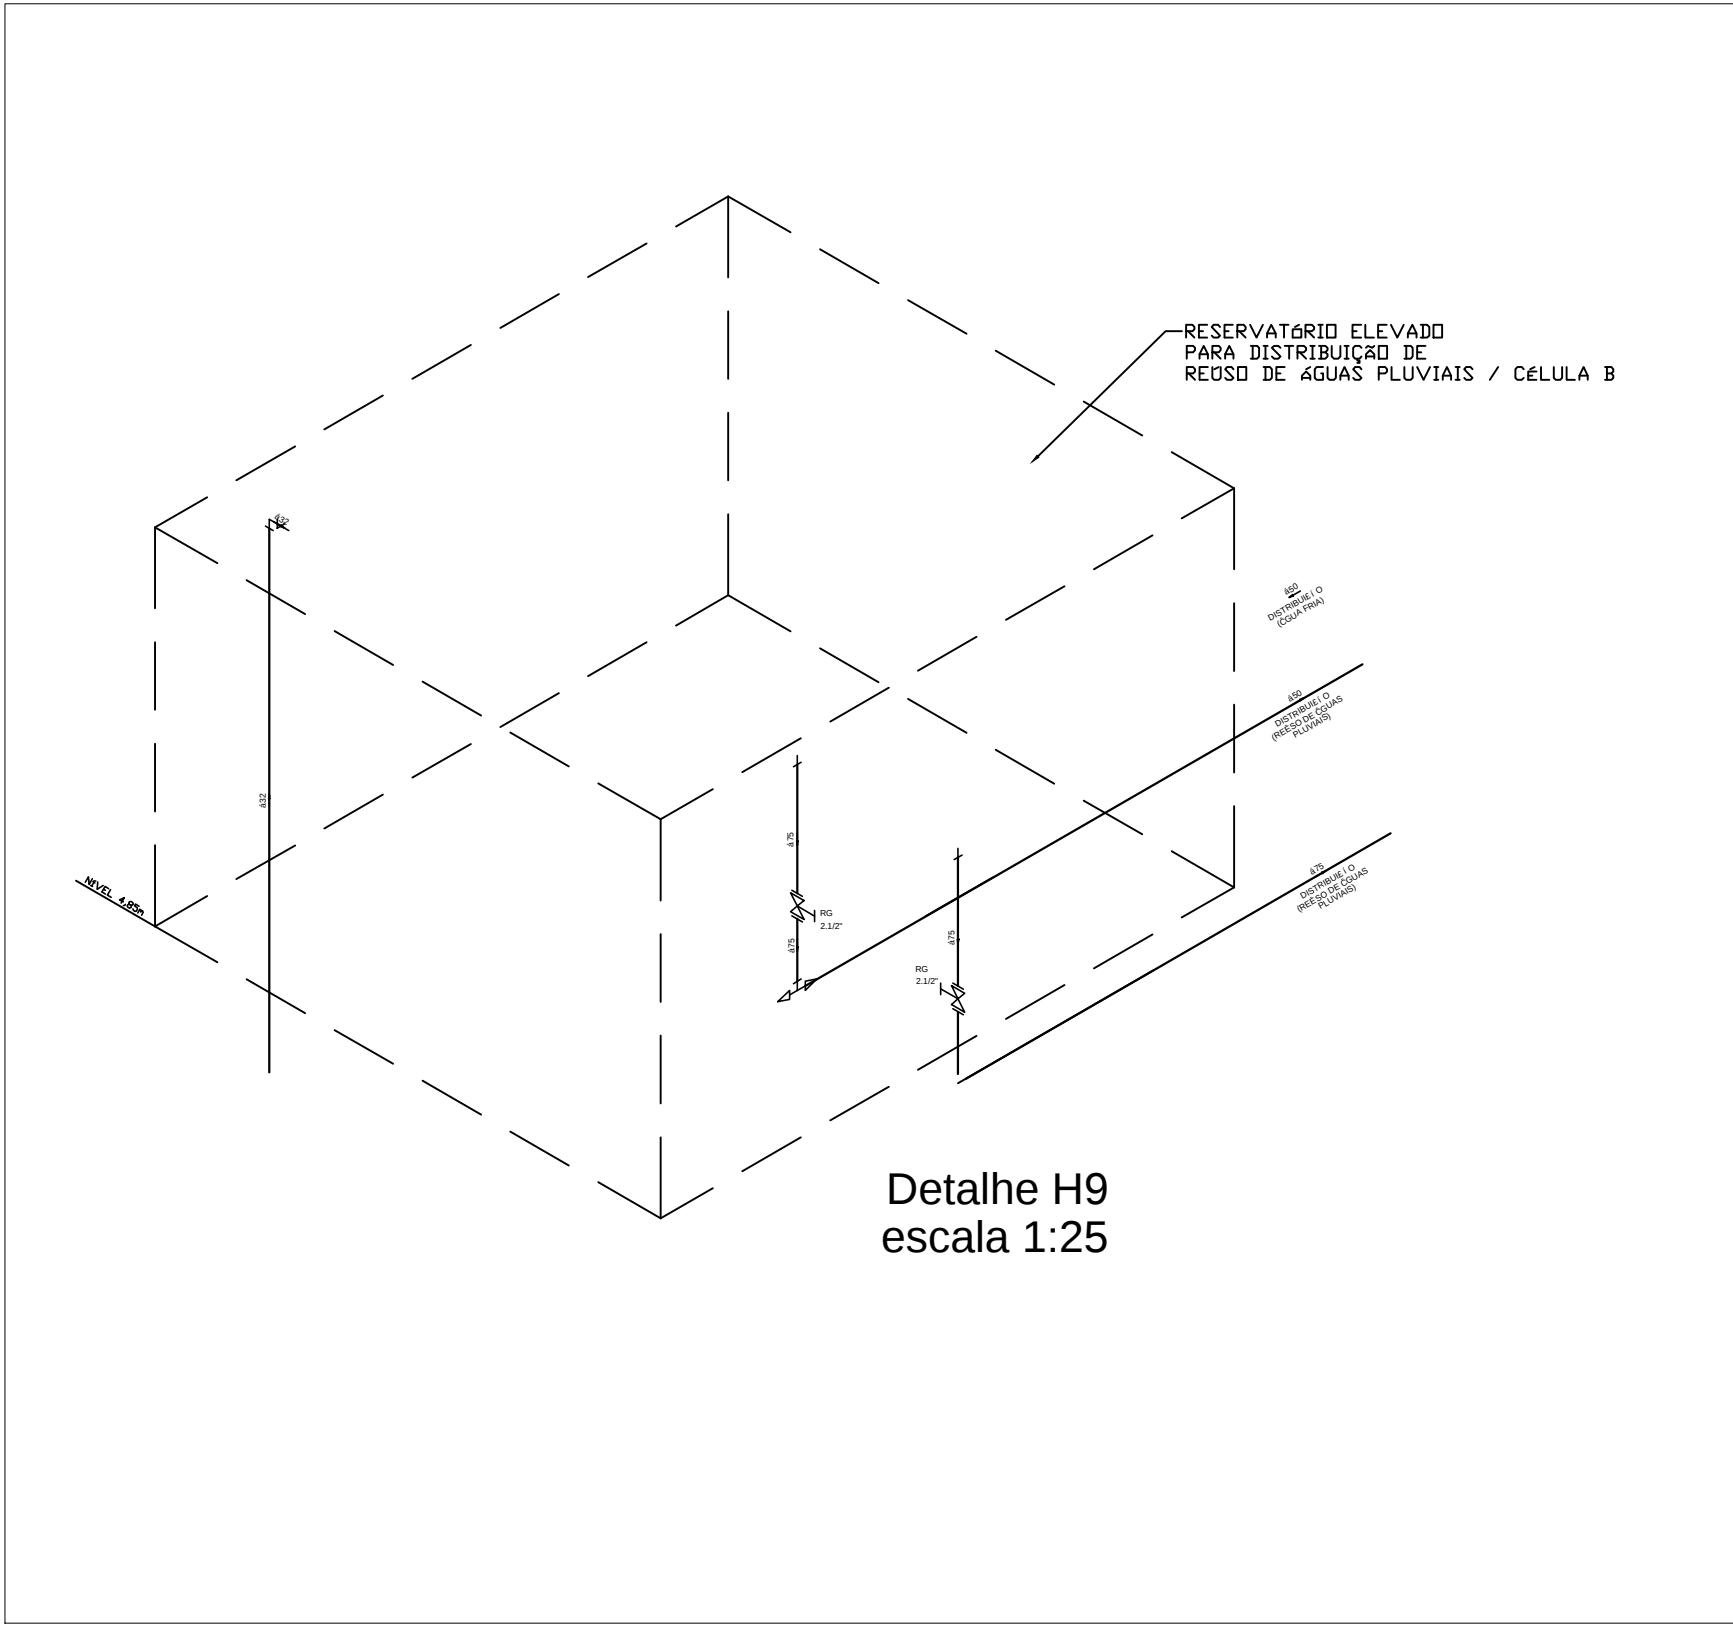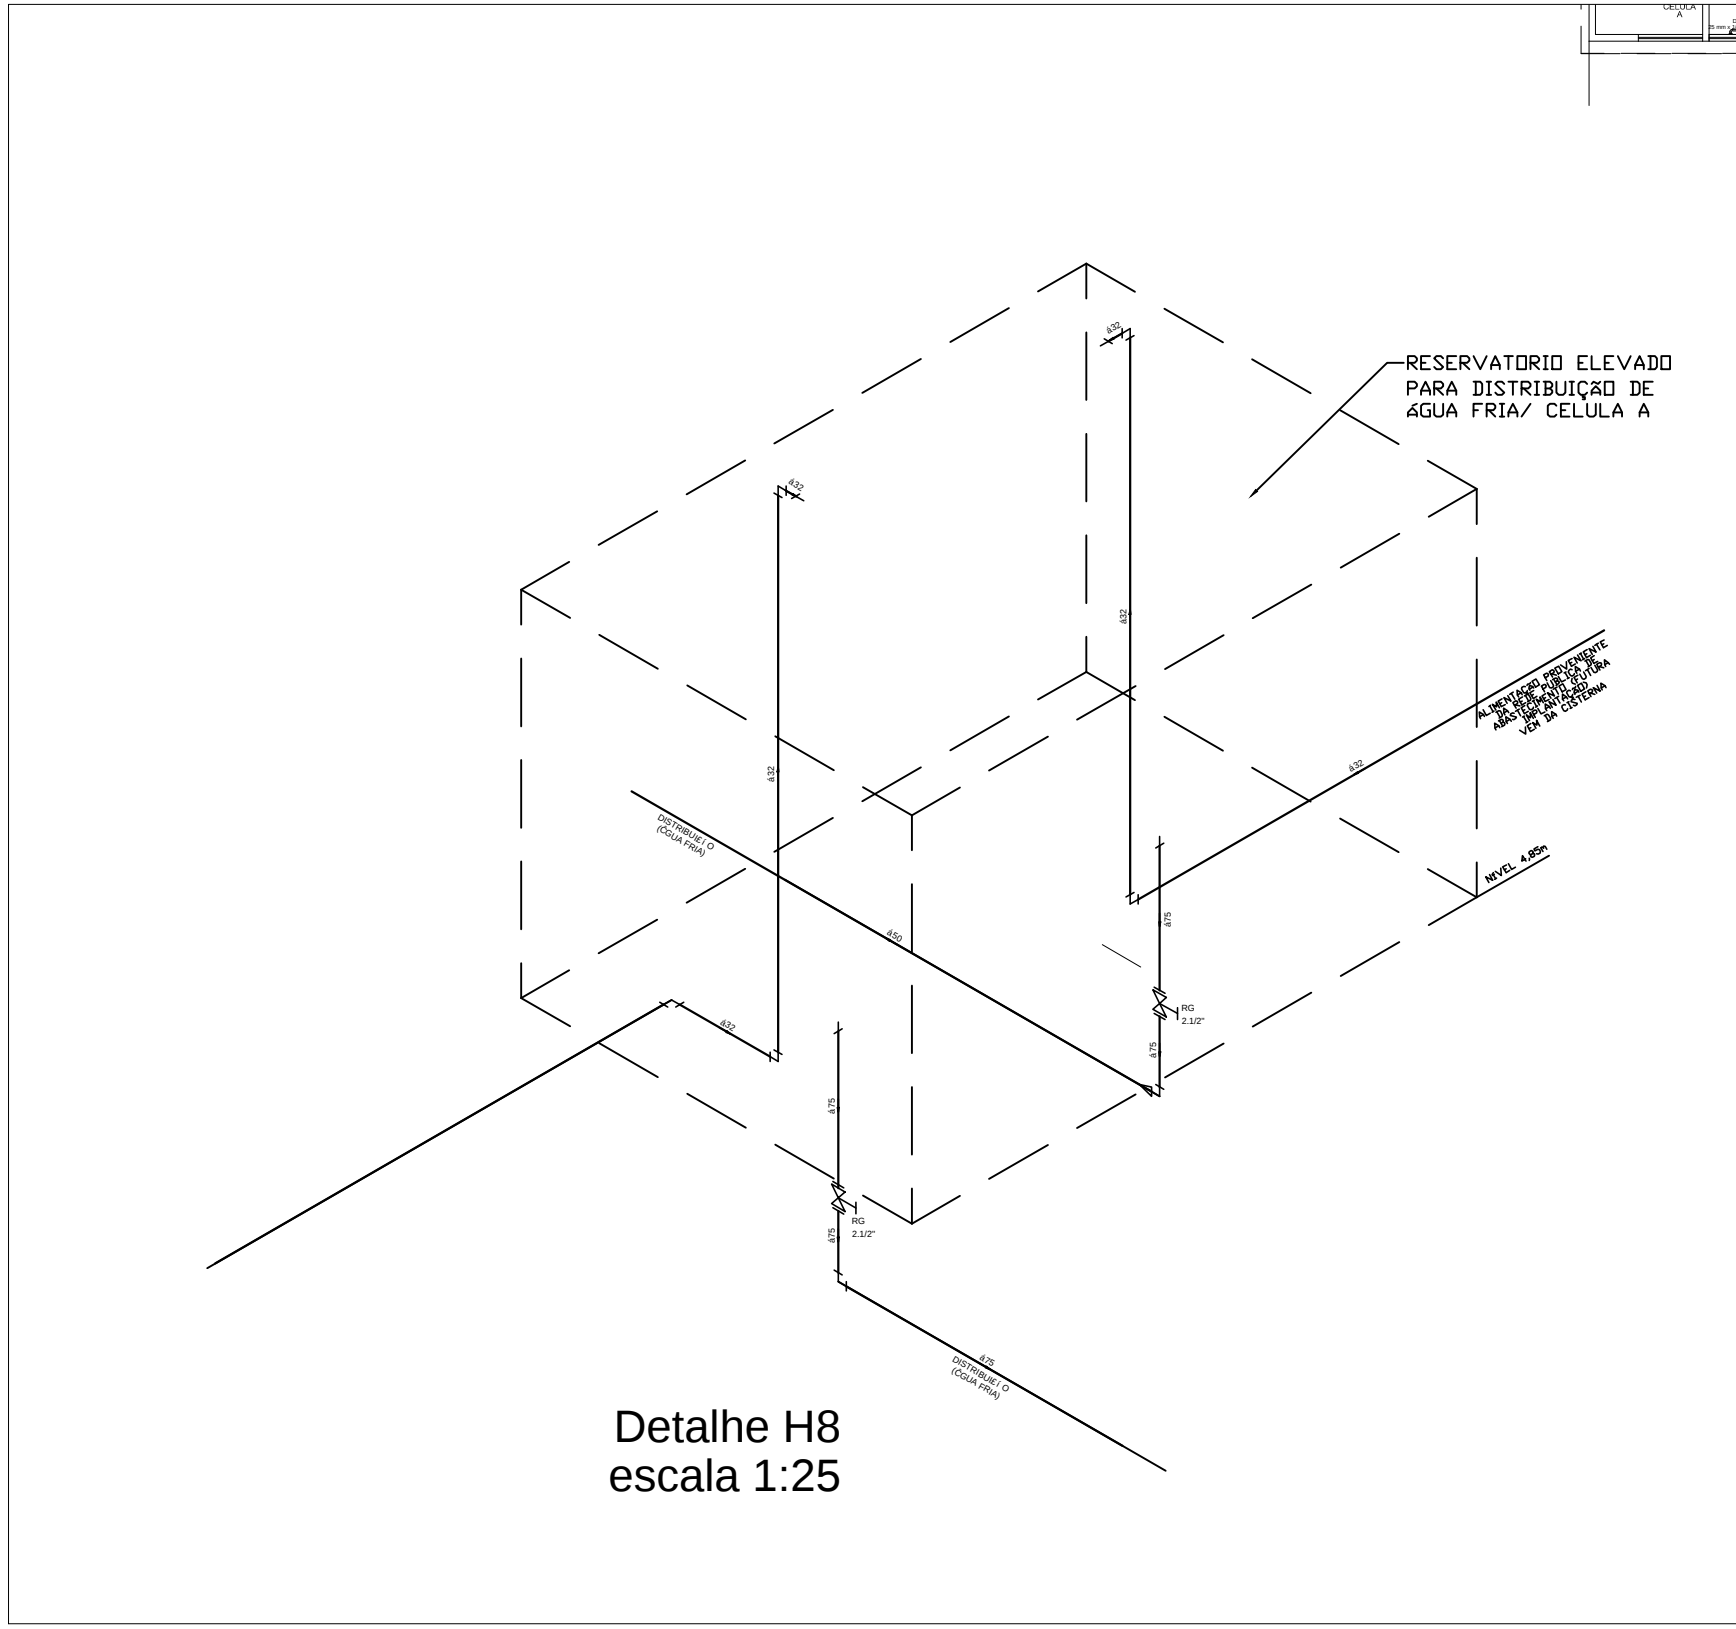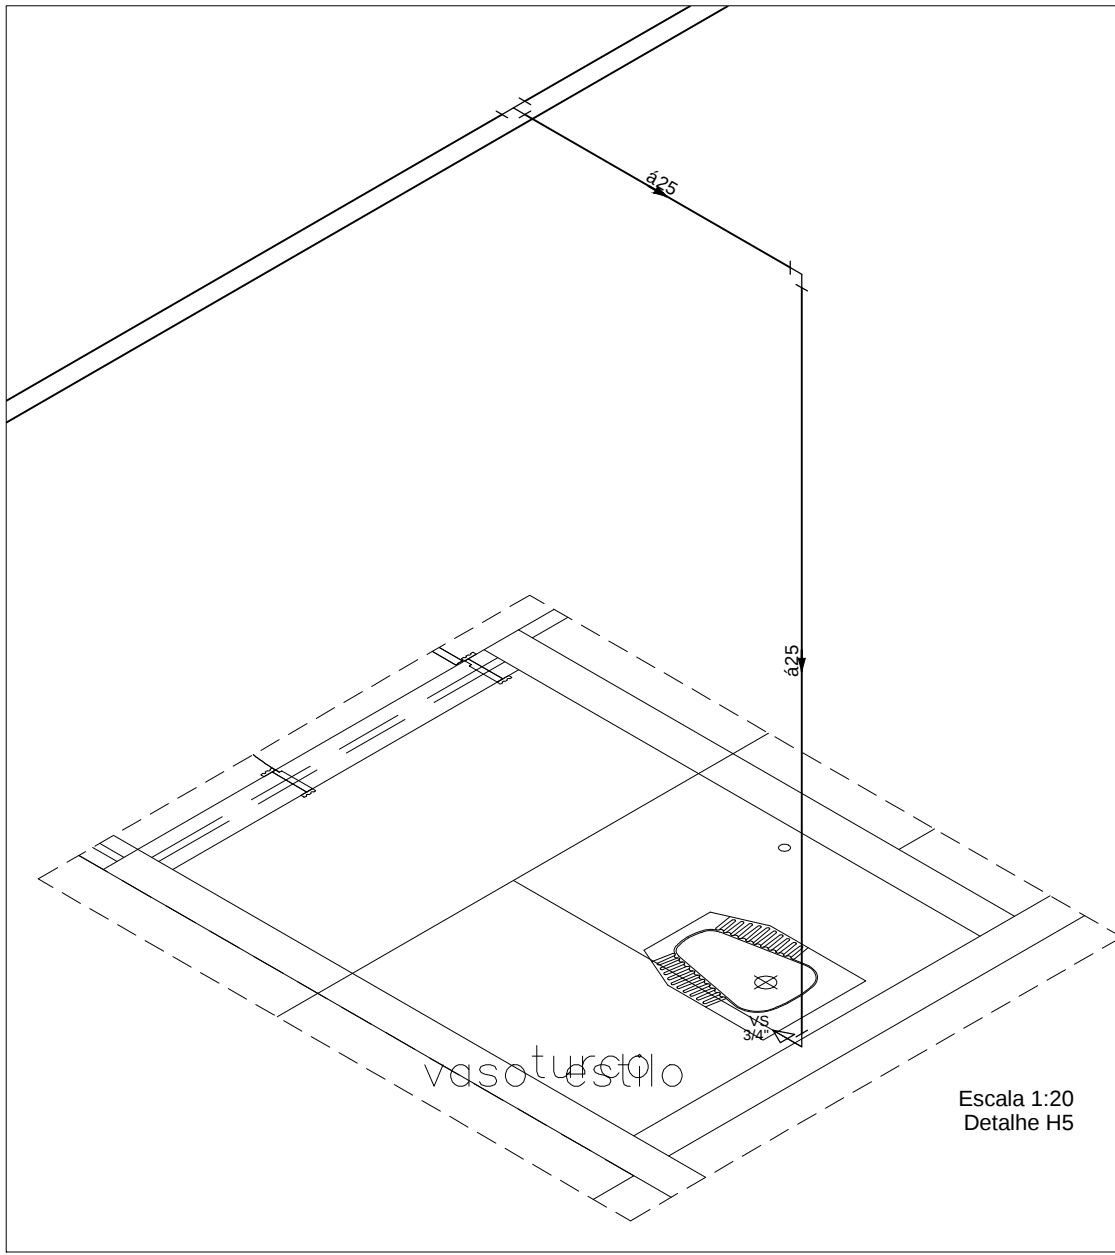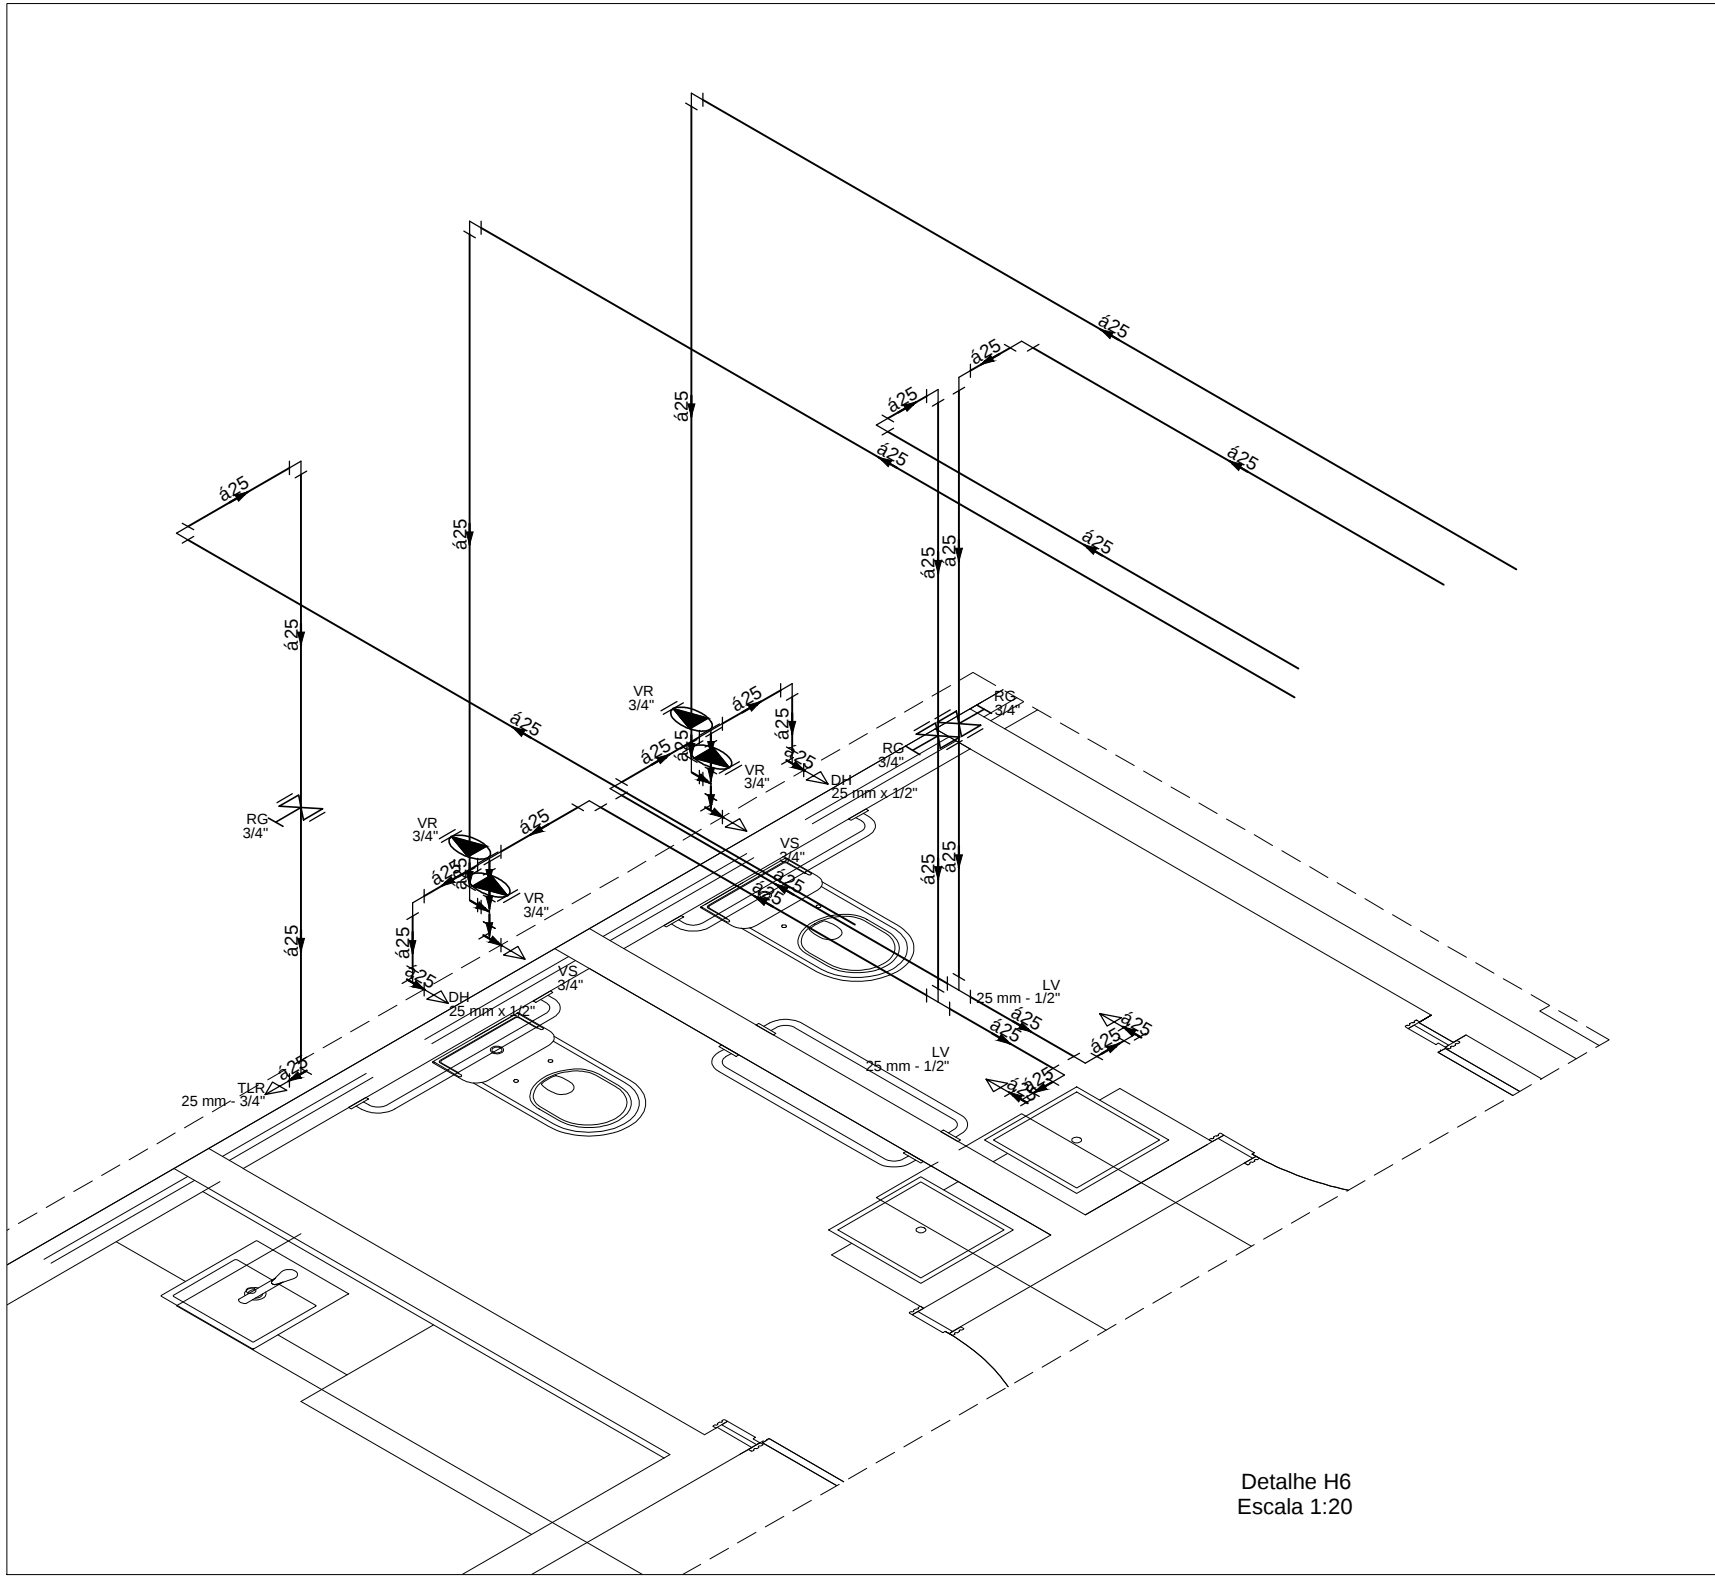

AB PROJETOS E
CONSULTORIA LTDA

Rua Dr. Moisés Pimentel Neto, nº 01, Qd-A, Sala 02
Bairro Campestre, CEP 64.053-510, Teresina - PI
abprojetoconsultoria@gmail.com
CMC nº 202527-2

PROJETO EXECUTIVO INSTALAÇÃO HIDRAULICA

Obra:
CONSTRUÇÃO DO FÓRUM DE ITAINOPOLIS

Endereço:
Rua Maria do Socorro Moura, s/n - Loteamento
Jardim Itália - Itainópolis - Piauí

Conteúdo da prancha:

DETALHES

Responsável Técnico:

Verônica Scheren Castelo Branco - Engenheira Civil - CREA/PI 19.373

Op. de CAD:

Edson Pires


Data:


Agosto/2022

Escala:

1/100

Revisão:

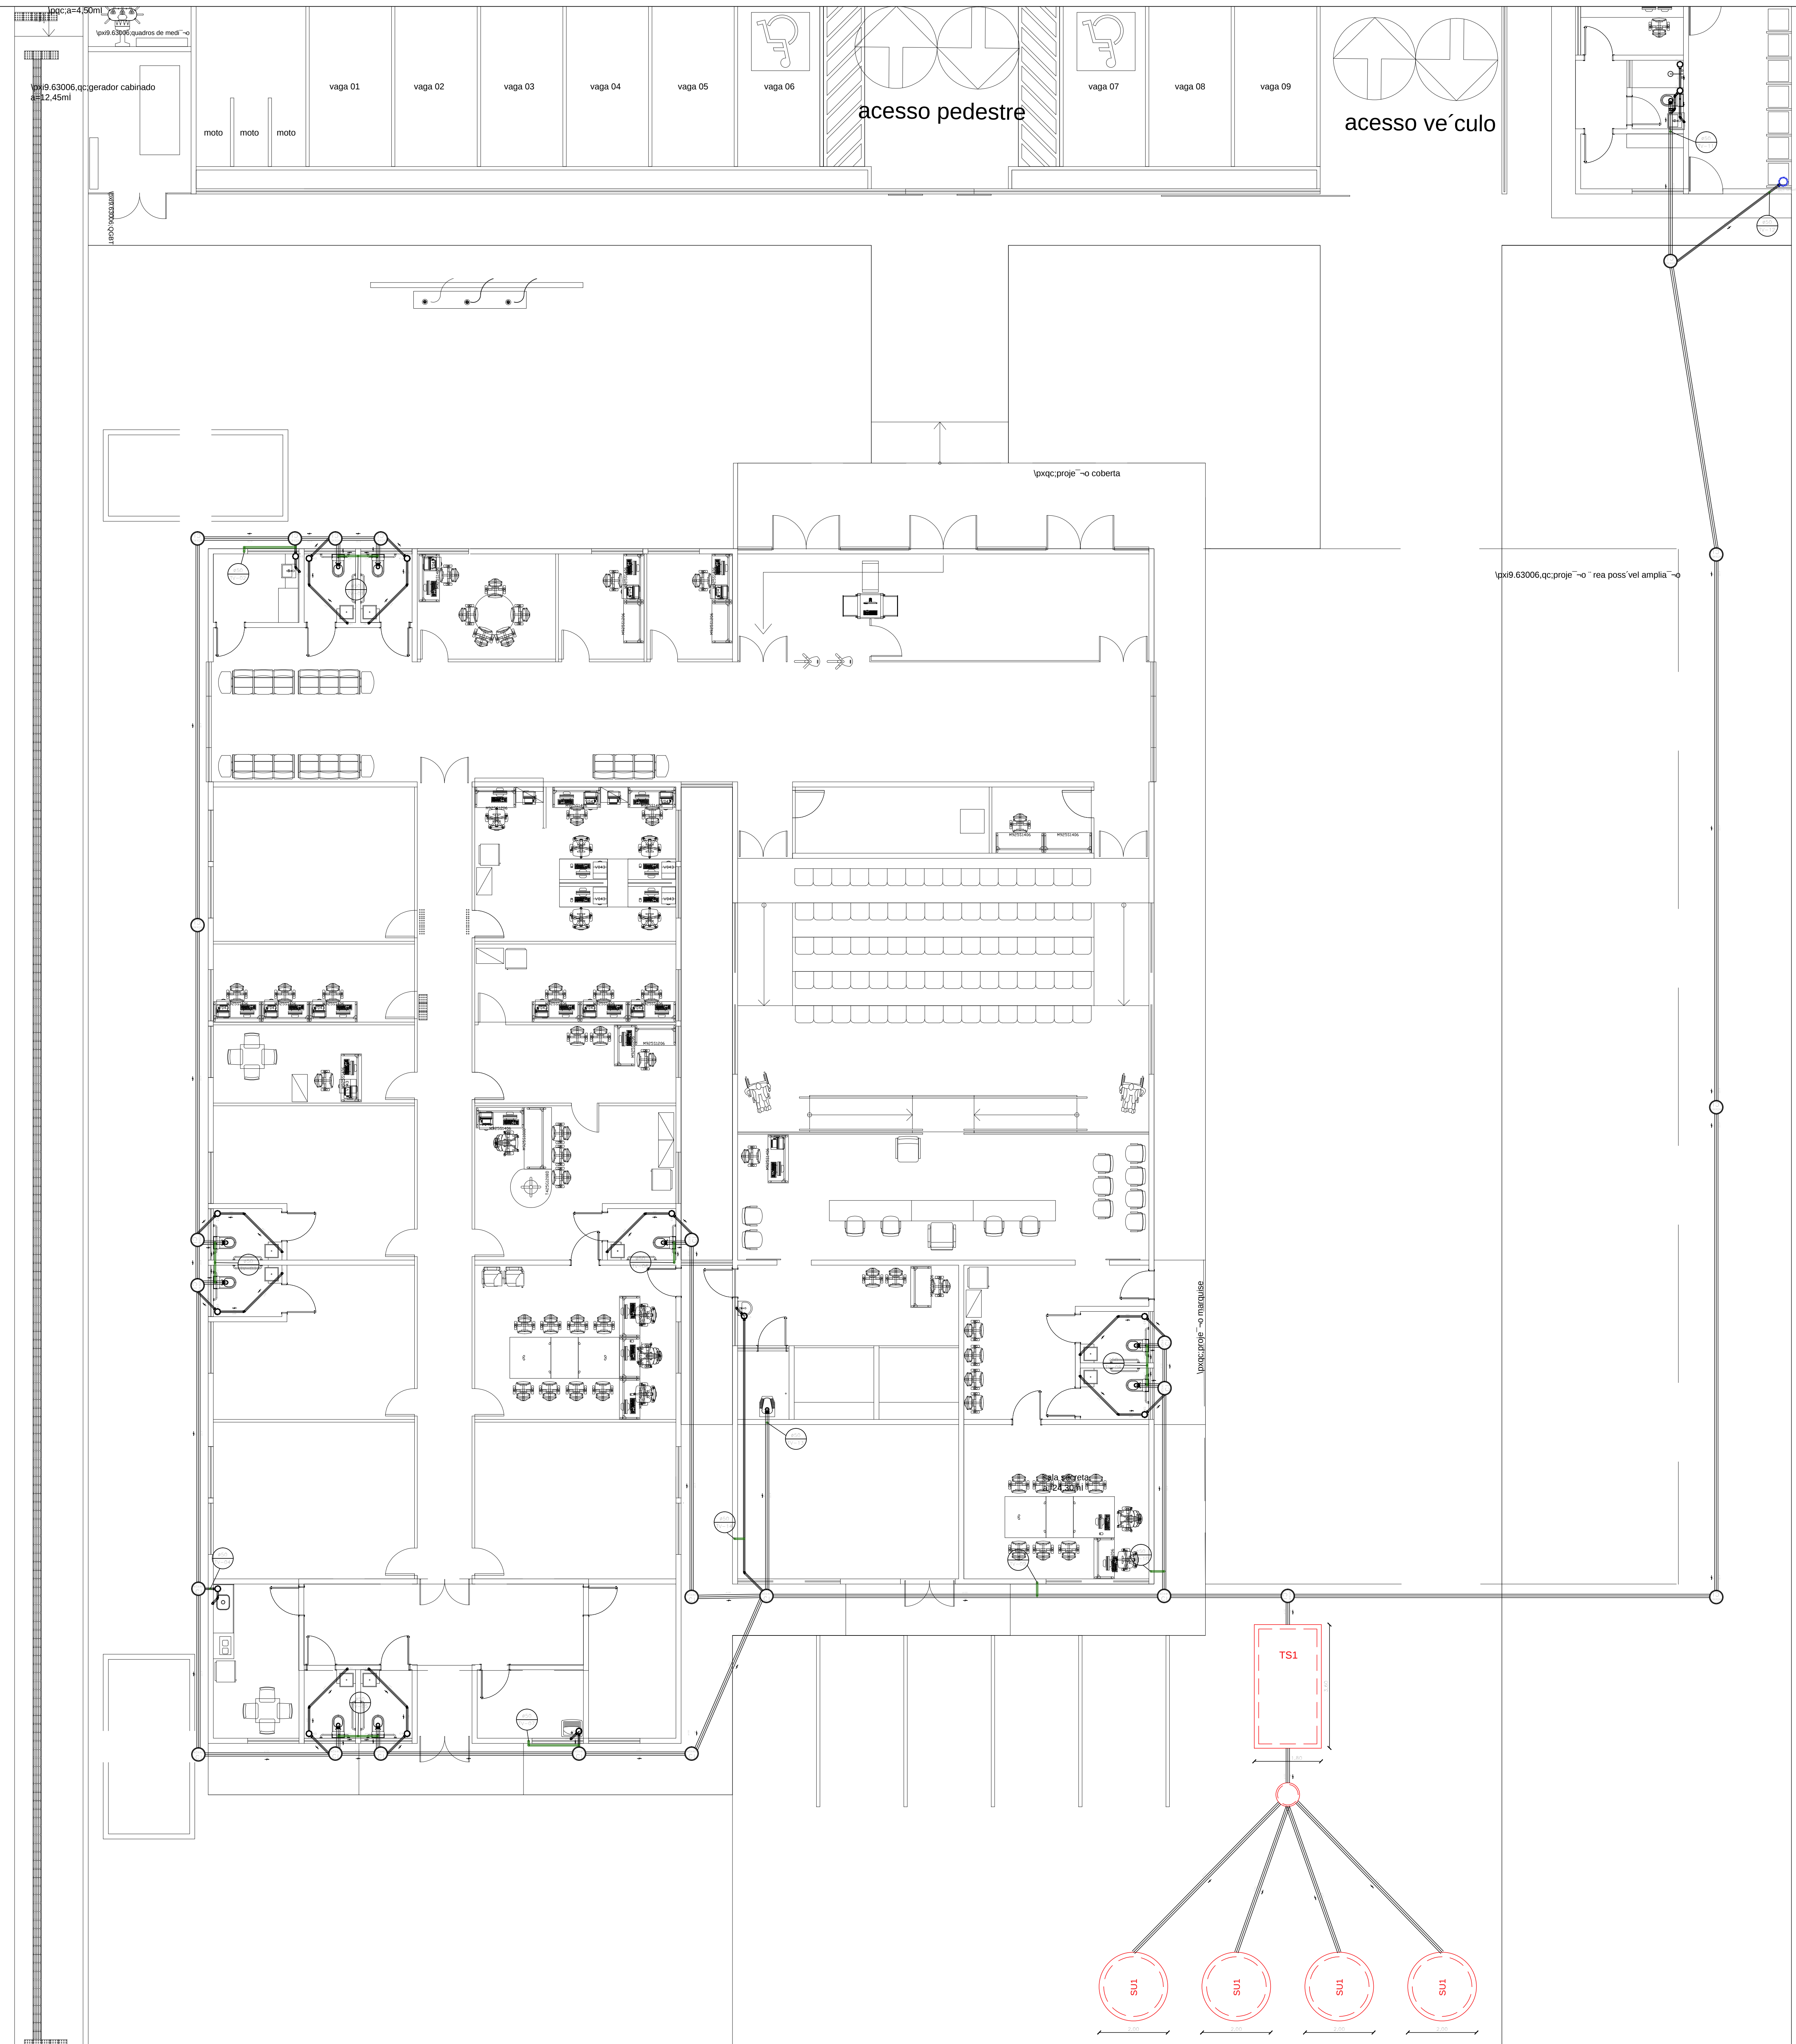

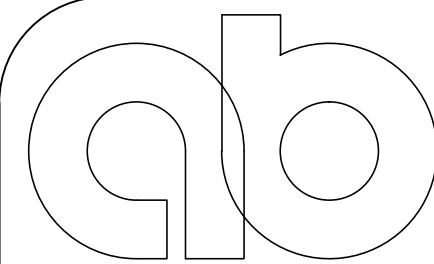 AB PROJETOS E CONSULTORIA LTDA Rua Dr. Moisés Pimentel Neto, nº 01, Qd-A, Sala 02 Bairro Campestre, CEP 64.053-510, Teresina - PI abprojetoseconsultoria@gmail.com CMC nº 202527-2			
PROJETO EXECUTIVO INSTALAÇÃO SANITÁRIA			
Obra: CONSTRUÇÃO DO FÓRUM DE ITAINOPOLIS		Endereço: Rua Maria do Socorro Moura, s/n - Loteamento Jardim Itália - Itainópolis - Piauí	
CONTEÚDO DO PROJETO: INSTALAÇÃO SANITÁRIA - TERREO			
Responsável Técnico: Verônica Scheren Castelo Branco - Engenharia Civil - CREA/PI 19.373			
Op. de CAD: Edson Pires	Data: Agosto/2022	Escala: 1/100	Revisão: -


1

/

3


RUA JOÍ O AMÁCIO DE OLIVEIRA

PATRIMÔNIO MUNICIPAL

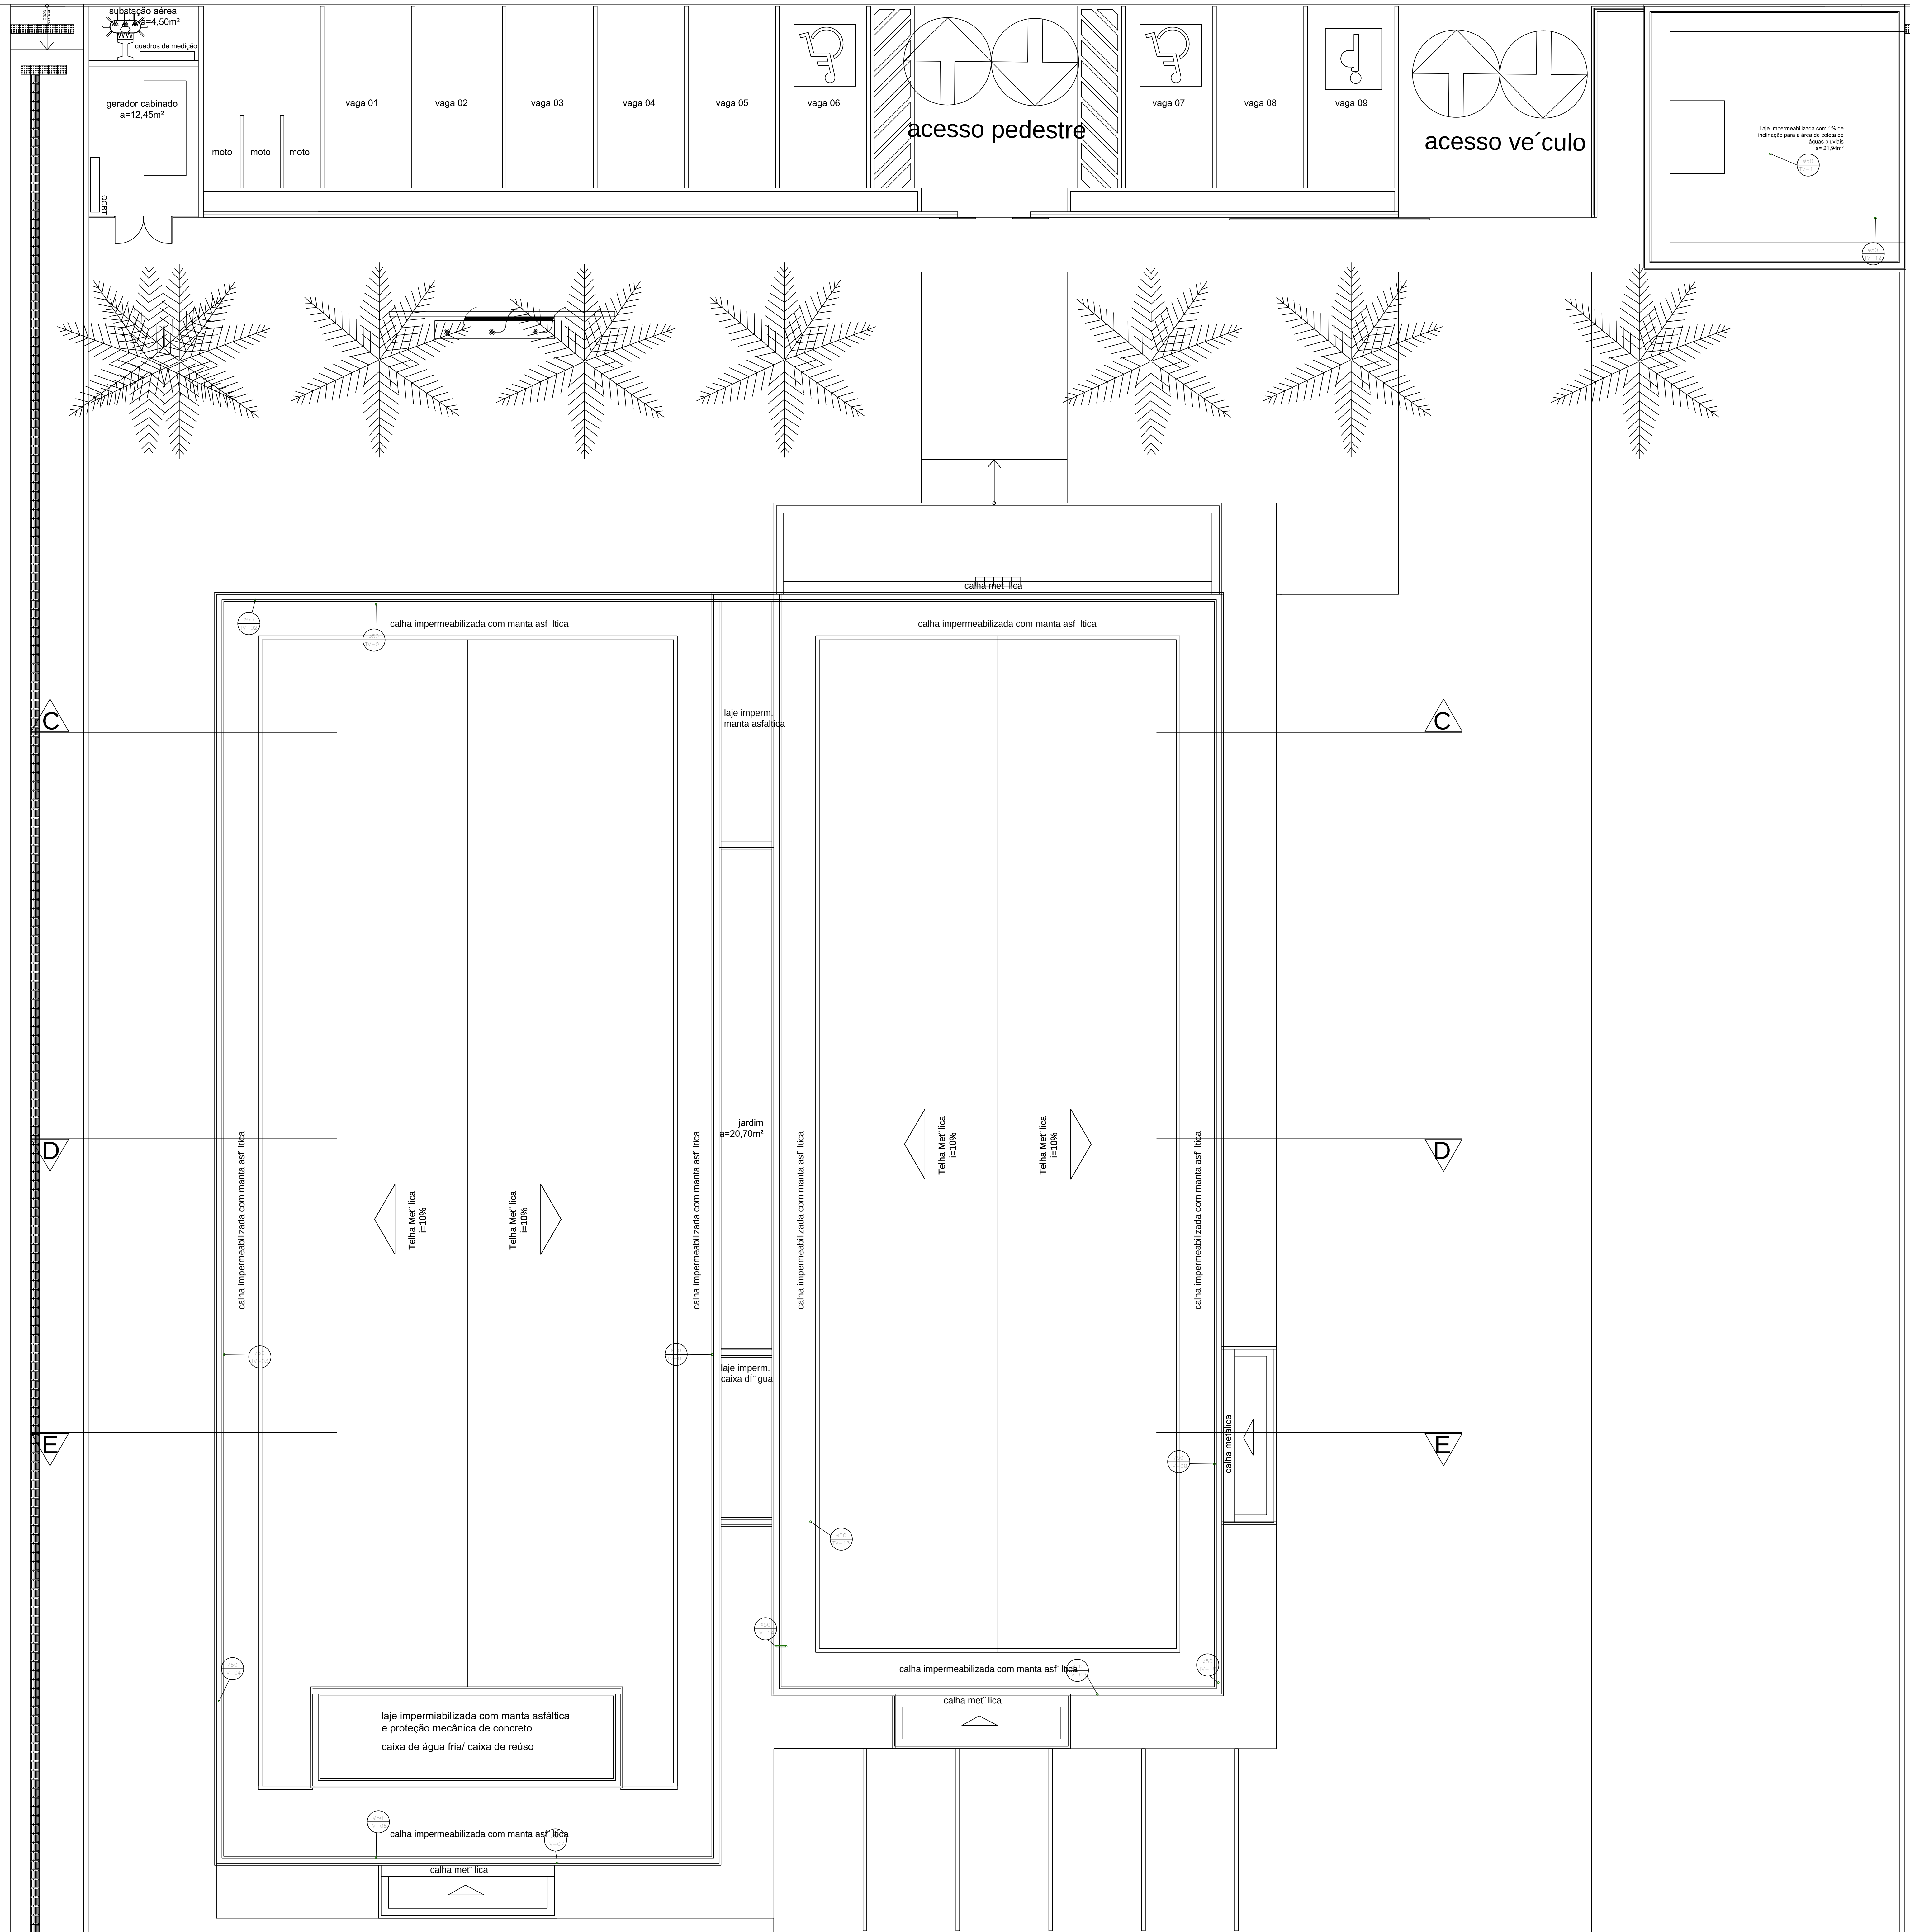


LEGENDA	
	TUBULAÇÃO DE ESQUOTA (TUBULAÇÃO PRIMÁRIA E SECUNDÁRIA)
	TUBULAÇÃO DE ABORDAGEM
	SEDEIOS DE DESACÓPLAMENTO, COM DECLIVIDADE E DRENTADO, DA TUBULAÇÃO DE ESQUOTA
IS	ISOLAMENTO
IV	VALVULA
TR	TUBO
CS	CABELO DE AÇO
CB	CABELO DE CORDÃO
CE	CABELO DE ENROLAMENTO
CF	CABELO DE FIBRA
CT	CABELO DE TUBO
TV	TUBO DE ABORDAGEM
OBSERVAÇÕES	
1) SEDEIOS EM CIMENTO E DIMENSÕES EM MILÍMETROS; 2) A VENTILADA DAS TUBULAÇÕES PRIMÁRIAS DO SISTEMA DE ESQUOTA, SEM FLETA POR TUBOS ESPECIAIS (TV), NO DIÂMETRO NOMINAL DE 400MM, DEVE SER DE 10,00%; 3) SETE (7) TUBOS DE ABORDAGEM (TUBO TR)	
DIÂMETRO NOMINAL (mm)	DECLIVIDADE (%)
40	1,2
50	2,2
75	1,2
100	1,2


	AB PROJETOS E CONSULTORIA LTDA
Rua Dr. Moisés Pimentel Neto, s/nº 01, Qd.A, Sala 02 Bairro Campestre, CEP 64.053-510, Teresina - PI abprojetoconsultoria@gmail.com CMC nº 20.2527-2	
PROJETO EXECUTIVO INSTALAÇÃO SANITÁRIA	
Data: CONSTRUÇÃO DO FÓRUM DE ITAINOPOLIS	Endereço: Rua Maria do Socorro Moura, s/n - Loteamento Jardim Itália - Itainópolis - Piauí
COBERTURA DE PROJETO: INSTALAÇÃO SANITÁRIA - COBERTURA Respons. pelo Projeto: Verônica Scheren Castelo Branco - Engenheira Civil - CREA/PI 19.373	
Op. de CAD: Edson Pires	Data: Agosto/2022
Escala: 1/100	
REVISÃO: 2 / 3	

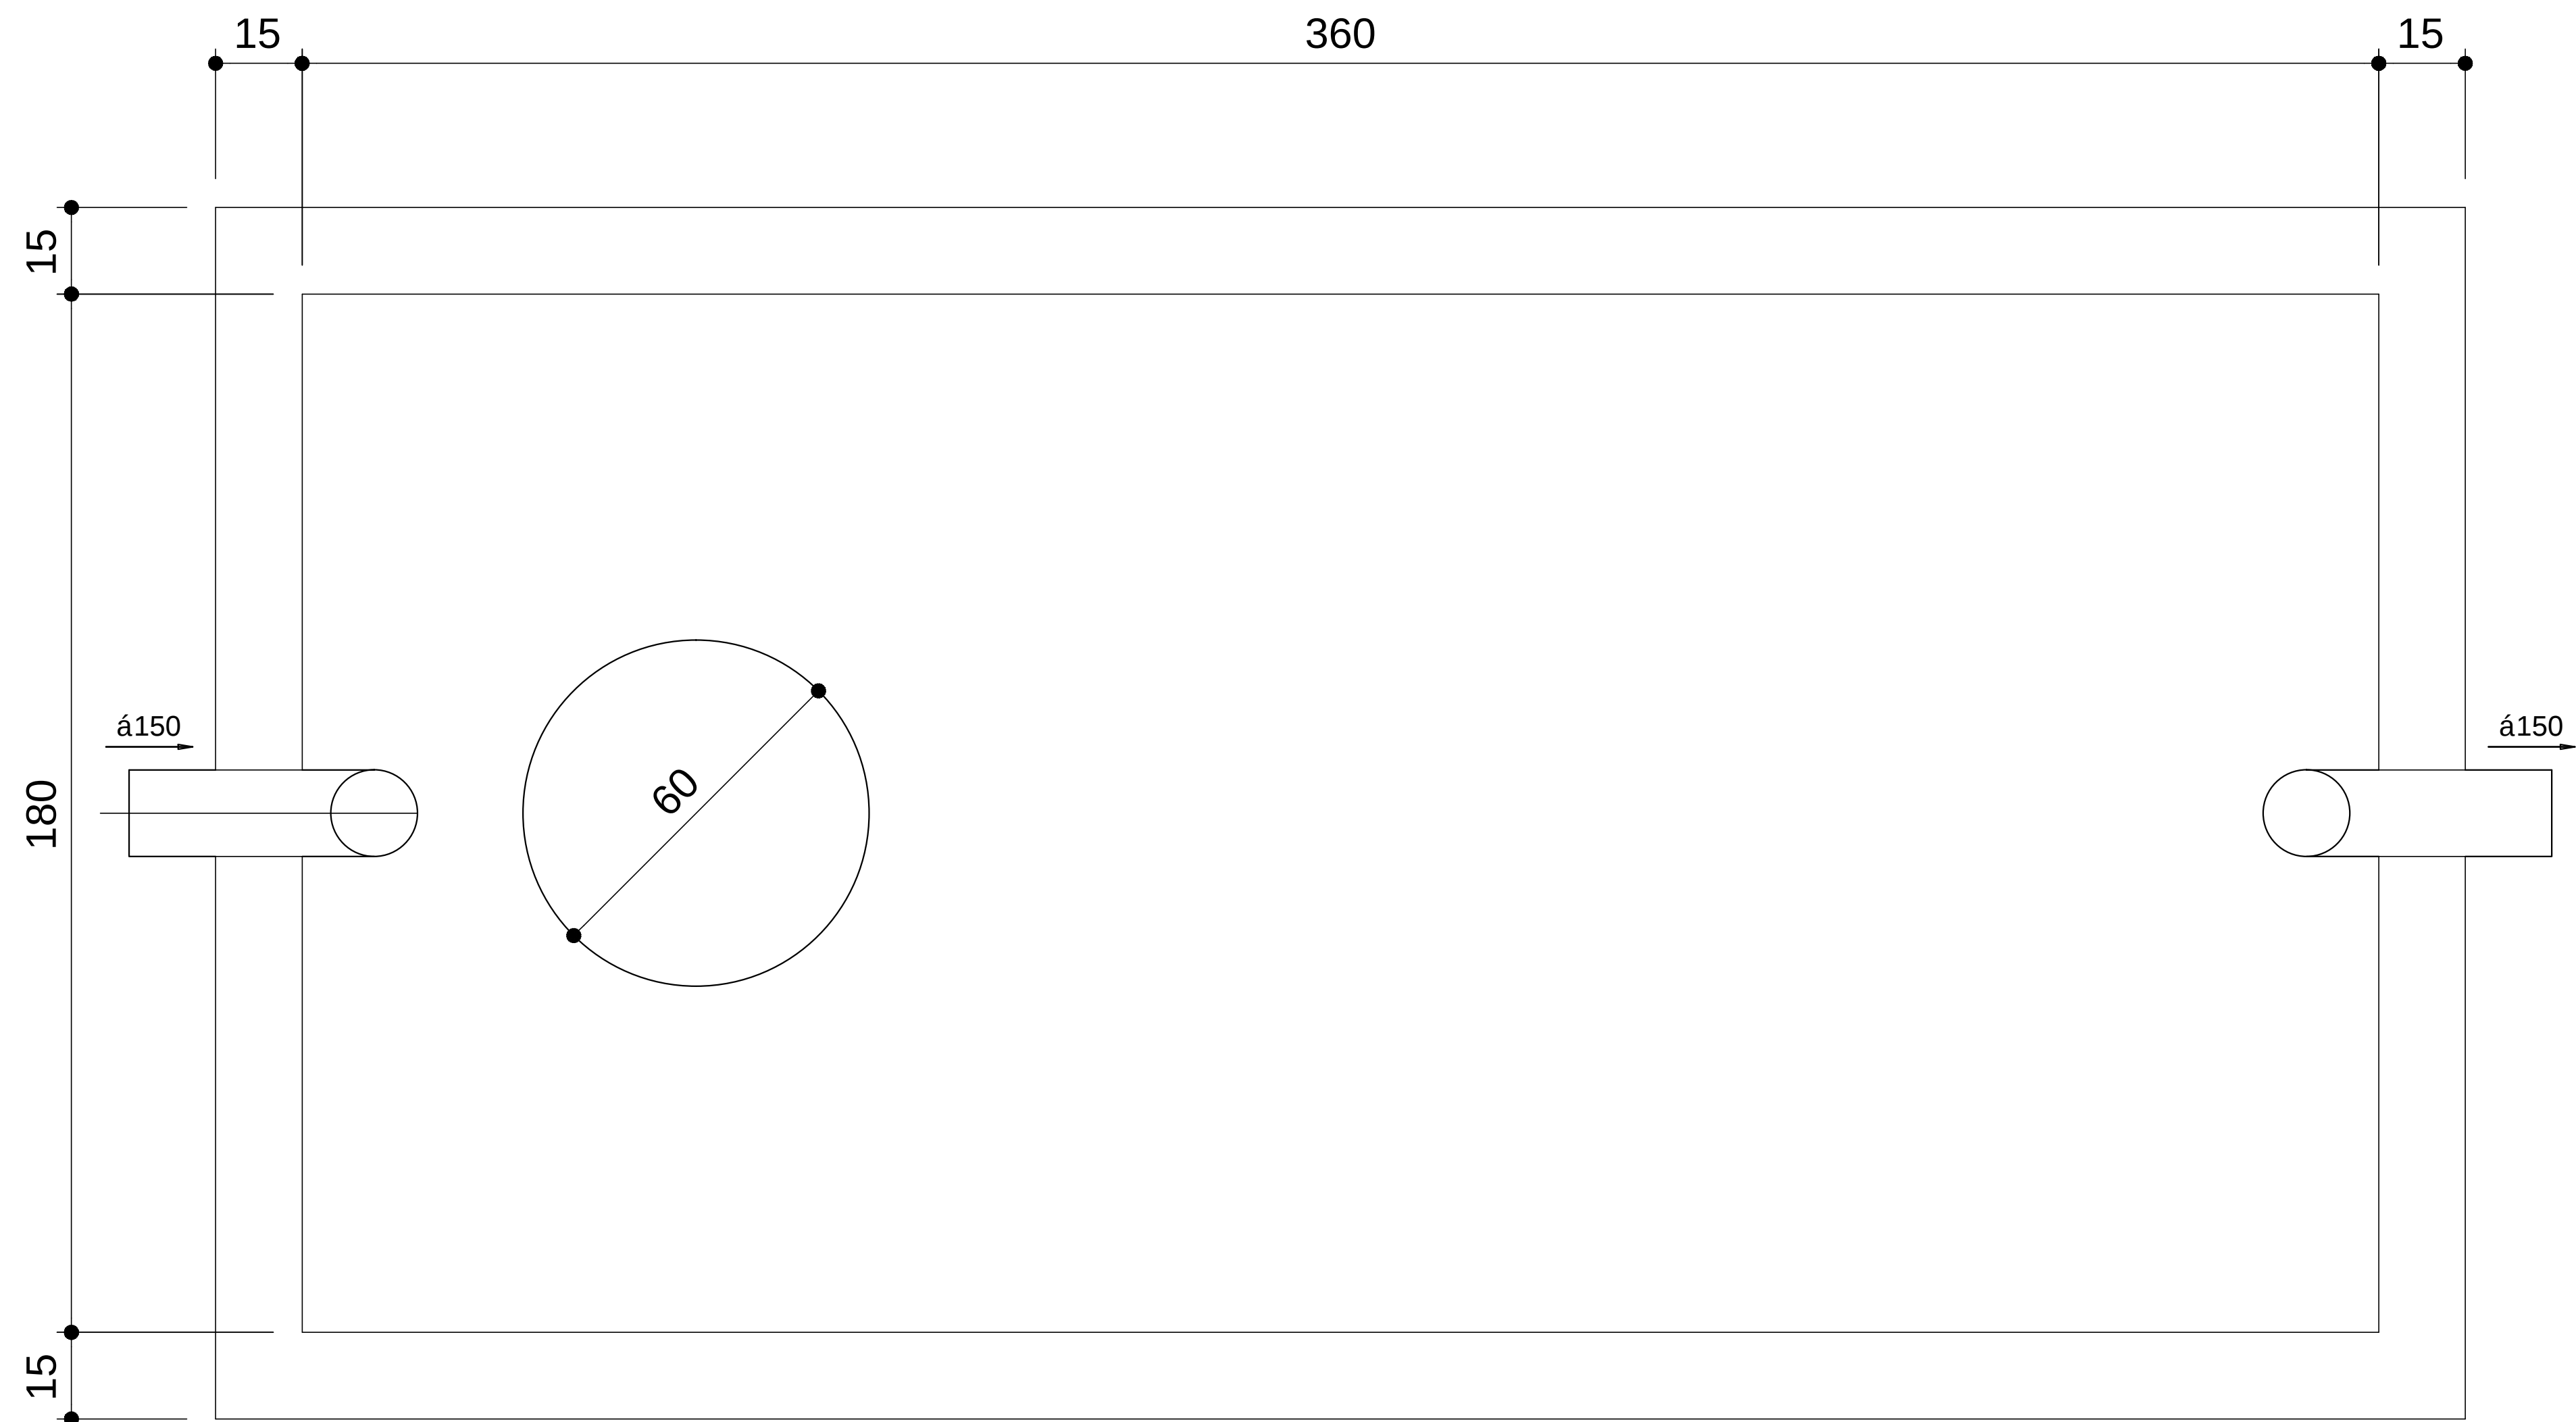


TANQUE S PTICO
PLANTA BAIXA - ESC. 1:25

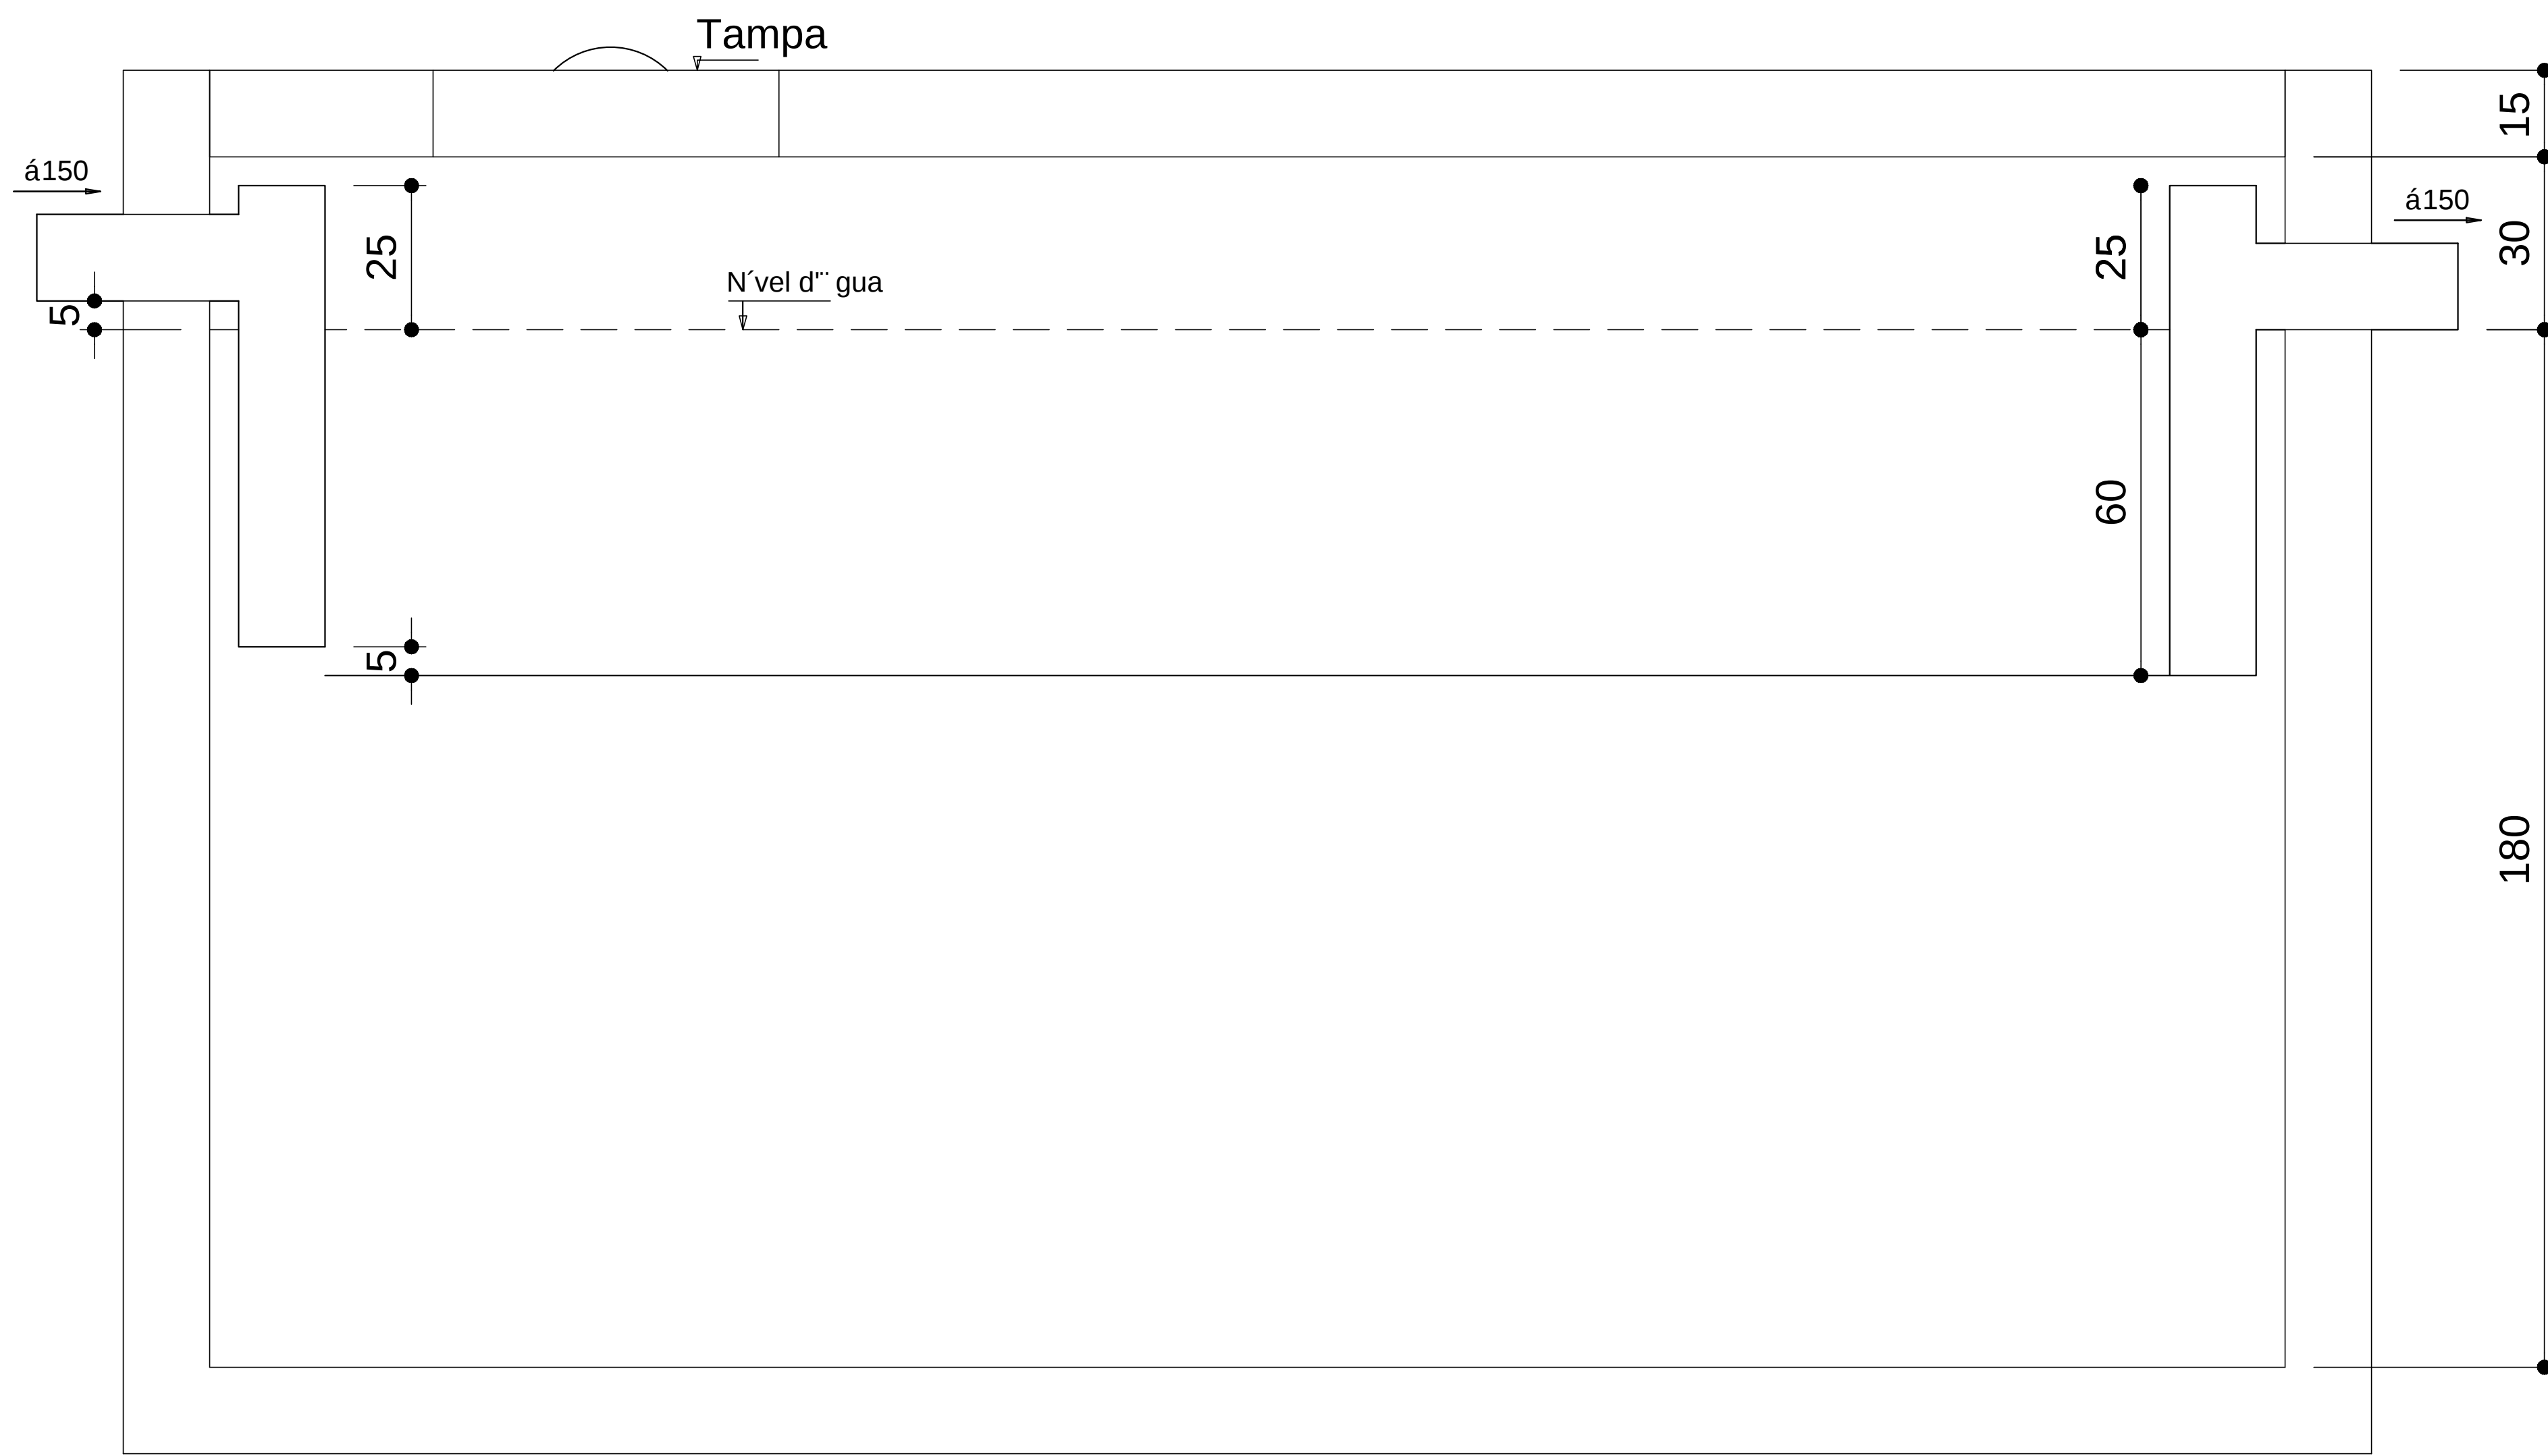


TANQUE S PTICO
CORTE - ESC. 1:25

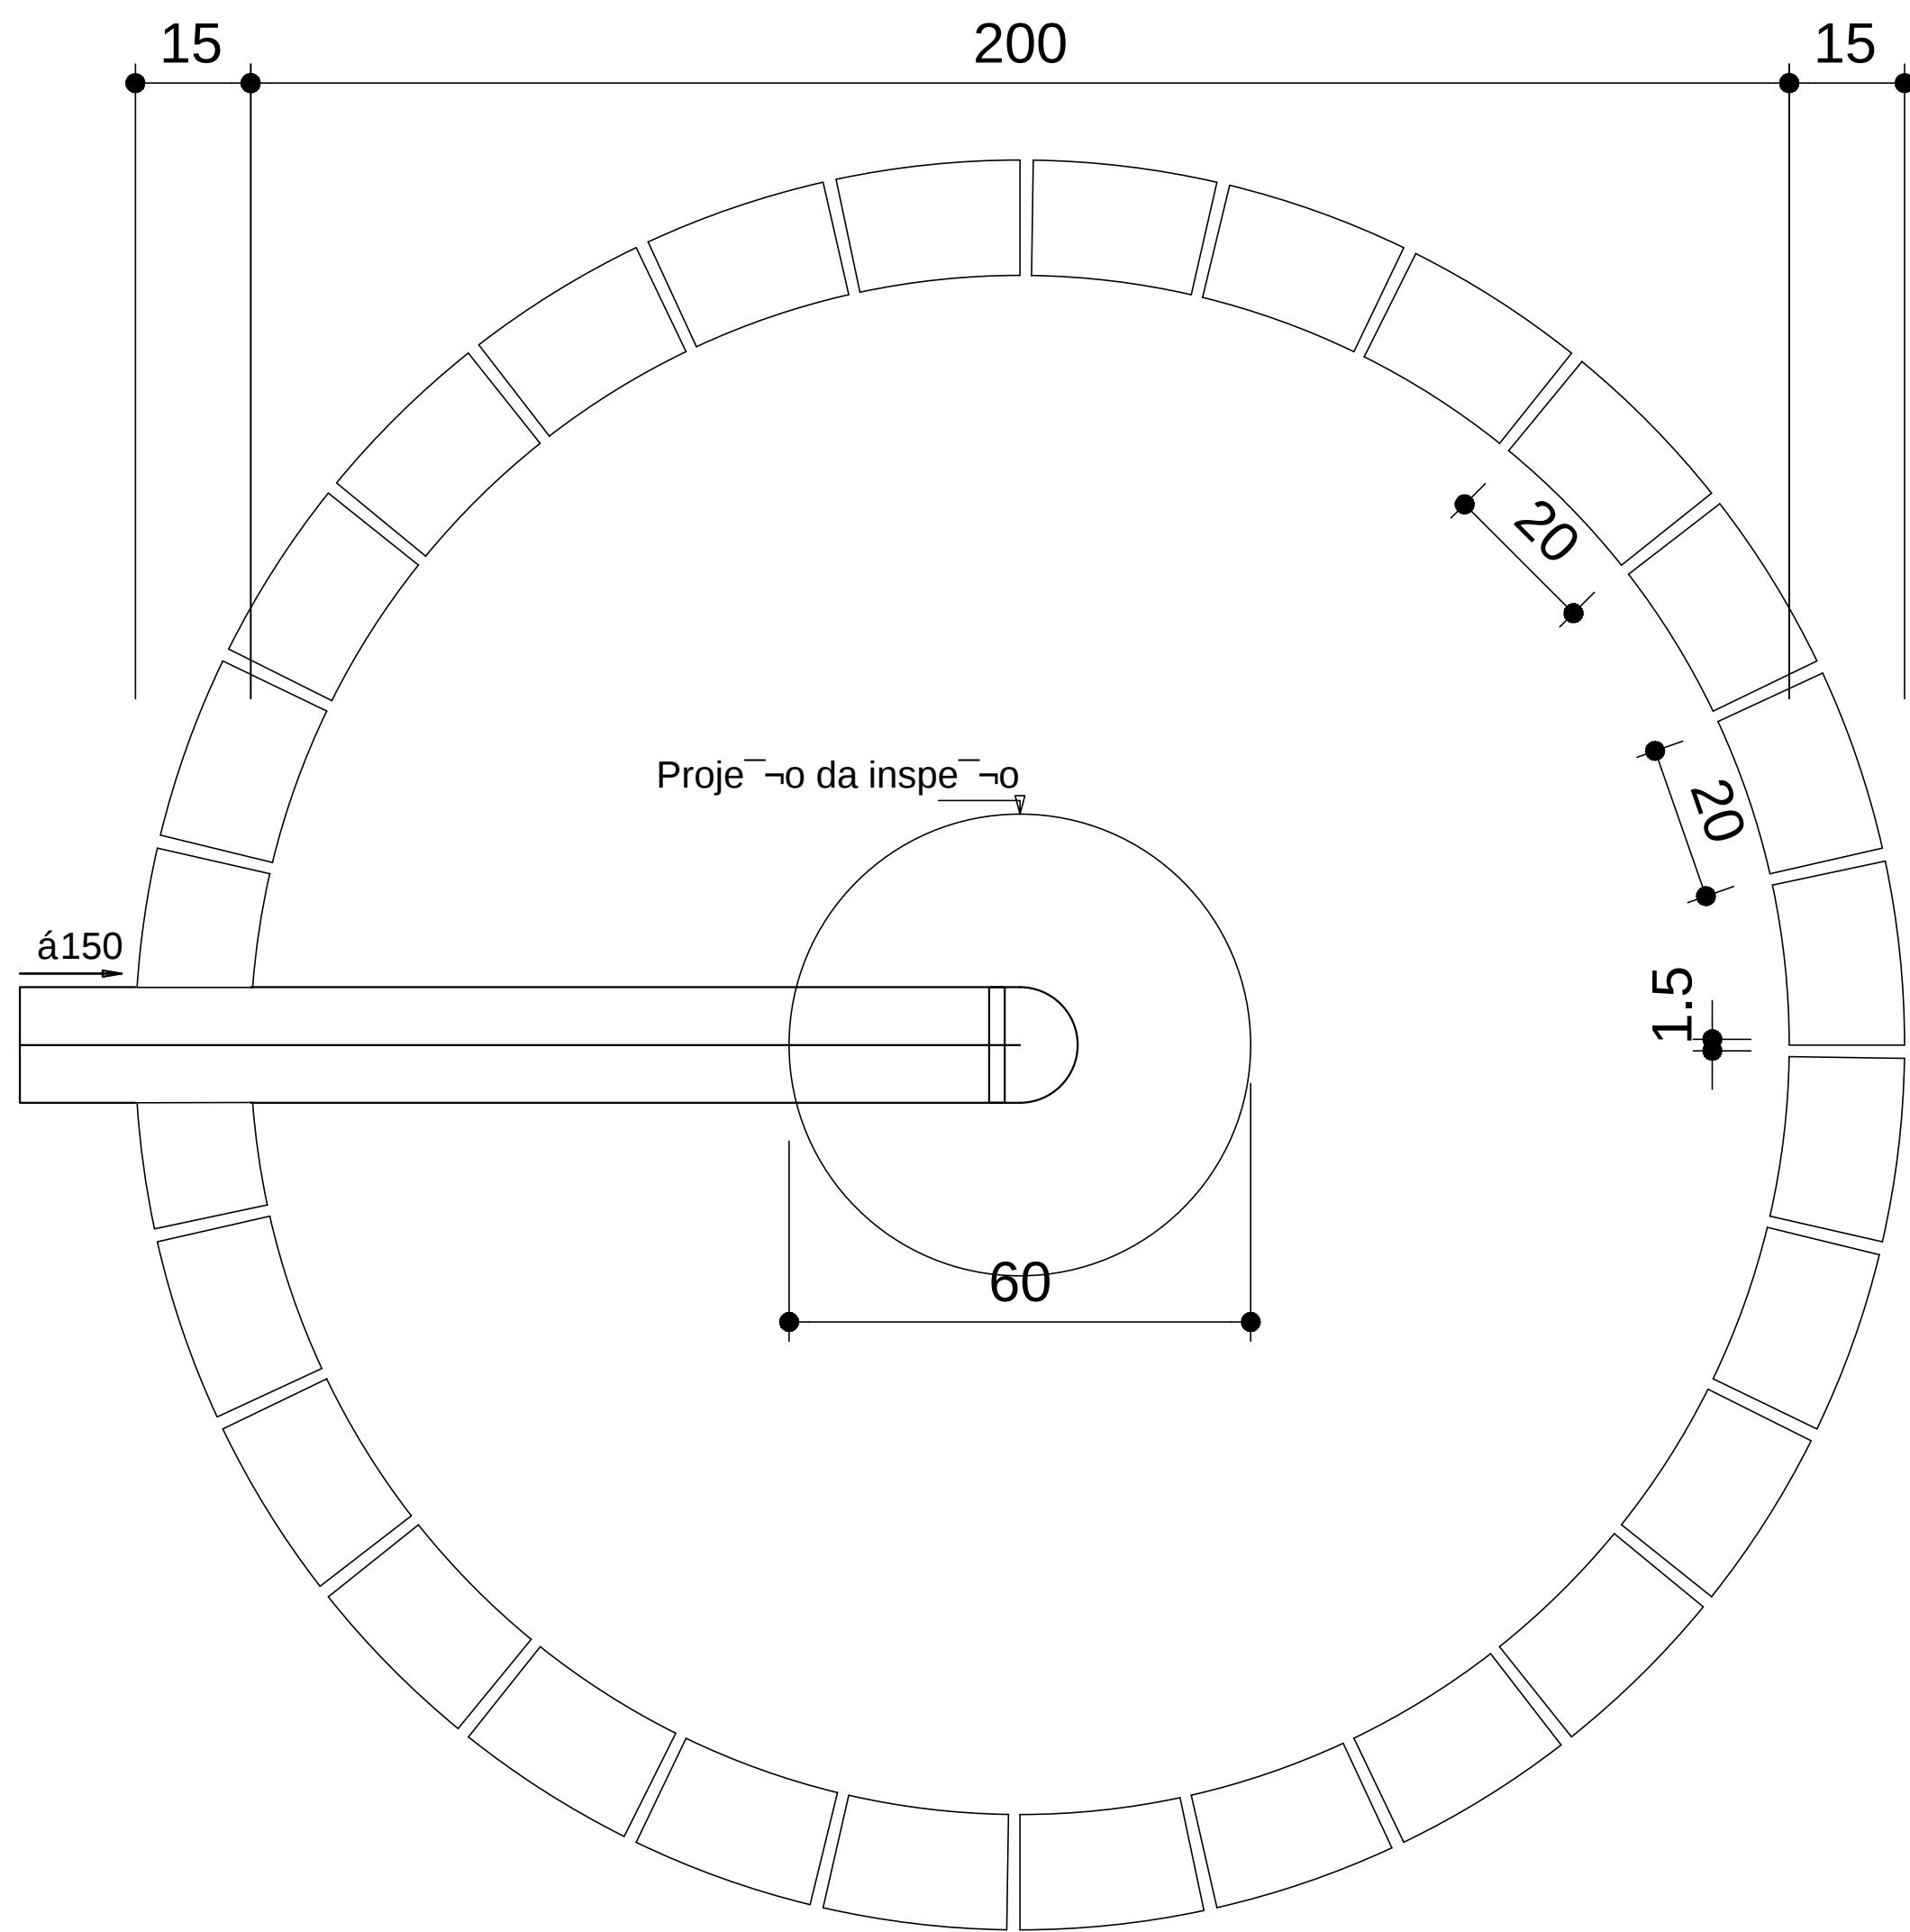

SUMIDOURO
PLANTA BAIXA - ESC. 1:25

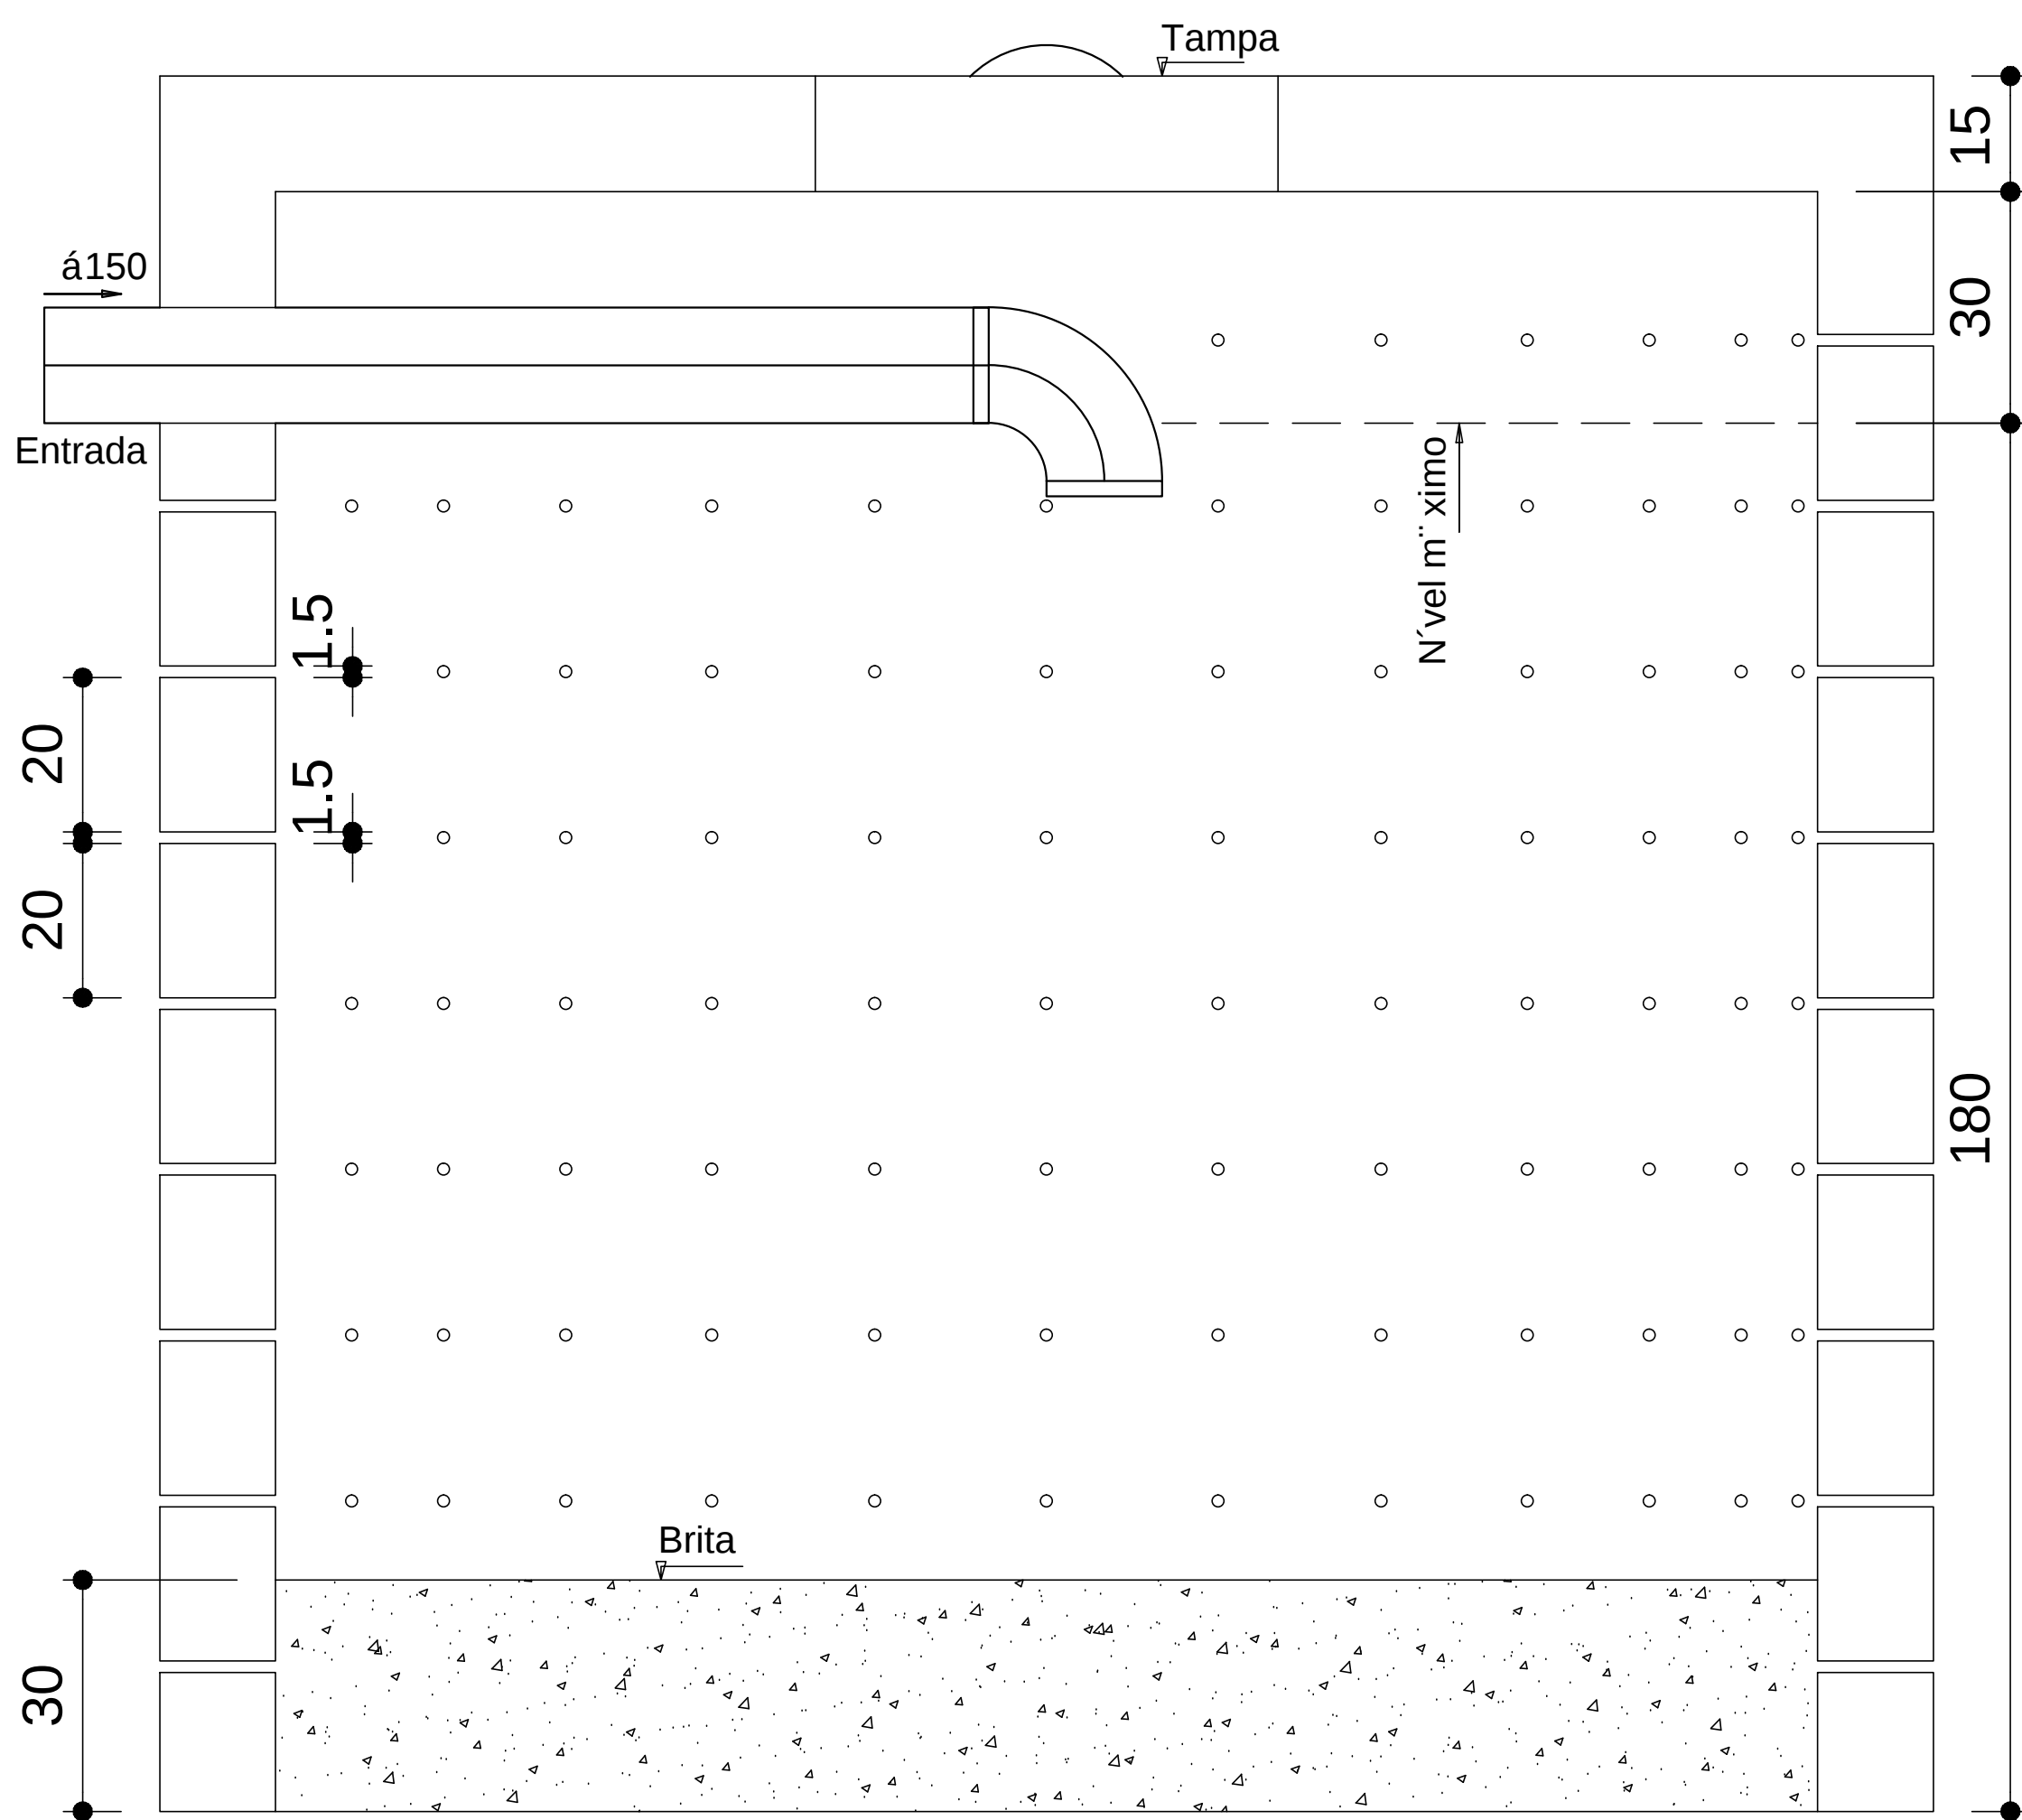

SUMIDOURO
CORTE - ESC. 1:25

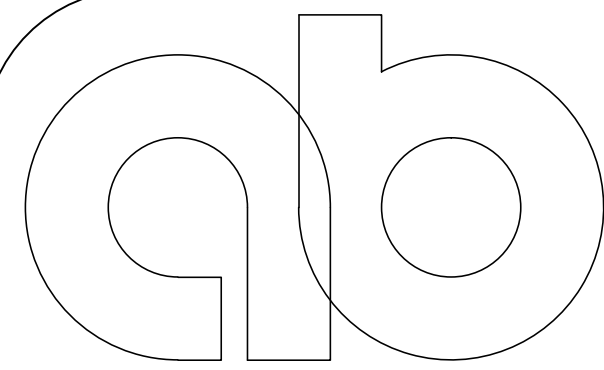

AB PROJETOS E CONSULTORIA LTDA
Rua Dr. Mois s Pimentel Neto, n  01, Qd-A, Sala 02
Bairro Campestre, CEP 64.053-510, Teresina - PI
abprojetoconsultoria@gmail.com
CMC n  202527-2

PROJETO EXECUTIVO INSTA   O SANIT  RIA

Obras:	Endere�o:
CONSTRU��O DO F�RUM DE ITA��N�POLIS	Rua Maria do Socorro Moura, s/n - Loteamento Jardim It��lia - Ita��n�polis - Pia��

Conte do da prancha:
INSTA   O SANIT  RIA - DETALHES FOSSA E SUMIDOURO

Respons vel T  cnico:
Ver  nica Scheren Castelo Branco - Engenheira Civil - CREA/PI 19.373

Op. de CAD:	Data:	Escala:	Revis�o:
Edson Pires	Agosto/2022	1/100	

RUA JOÍ O AMÔNCIO DE OLIVEIRA



- AP-01
Ø100 - COLUNA DE ÔGUAS PLUVIAIS
- CAIXA DE AREIA COM TAMPA EM GRELHA 50X50cm
- CONDUTOR HORIZONTAL ÔGUAS PLUVIAIS
- DRENO DE SPLIT Ñ32mm / 50mm
- SETA INDICA O SENTIDO DO CAIMENTO DAS ÔGUAS PLUVIAIS - MÔNIMO DE 0,5%
- GRELHA CAPTAÊ Í O DE ÔGUAS PLUVIAIS



DETALHE 01 - GRELHA

AB PROJETOS E CONSULTORIA LTDA

Rua Dr. Moisés Pimentel Neto, nº 01, Qd-A, Sala 02
Bairro Campestre, CEP 64.053-510, Teresina - PI
abprojetoseconsultoria@gmail.com
CMC nº 202527-2

PROJETO EXECUTIVO INSTALAÇÃO PLUVIAL

Obr: CONSTRUÇÃO DO FÓRUM DE ITAINÓPOLIS

Endere: Rua Maria do Socorro Moura, s/n - Loteamento Jardim Itália - Itainópolis - Piauí

CONTEÚDO DO PROJETO: INSTALAÇÃO PLUVIAL - PLANTA BAIXA TERREO


Respons: Verônica Scheren Castelo Branco - Engenheira Civil - CREA/PI 19.373

Op. de CAD: Edson Pires

Data: Agosto/2022

Escala: 1/100

Revis: 01

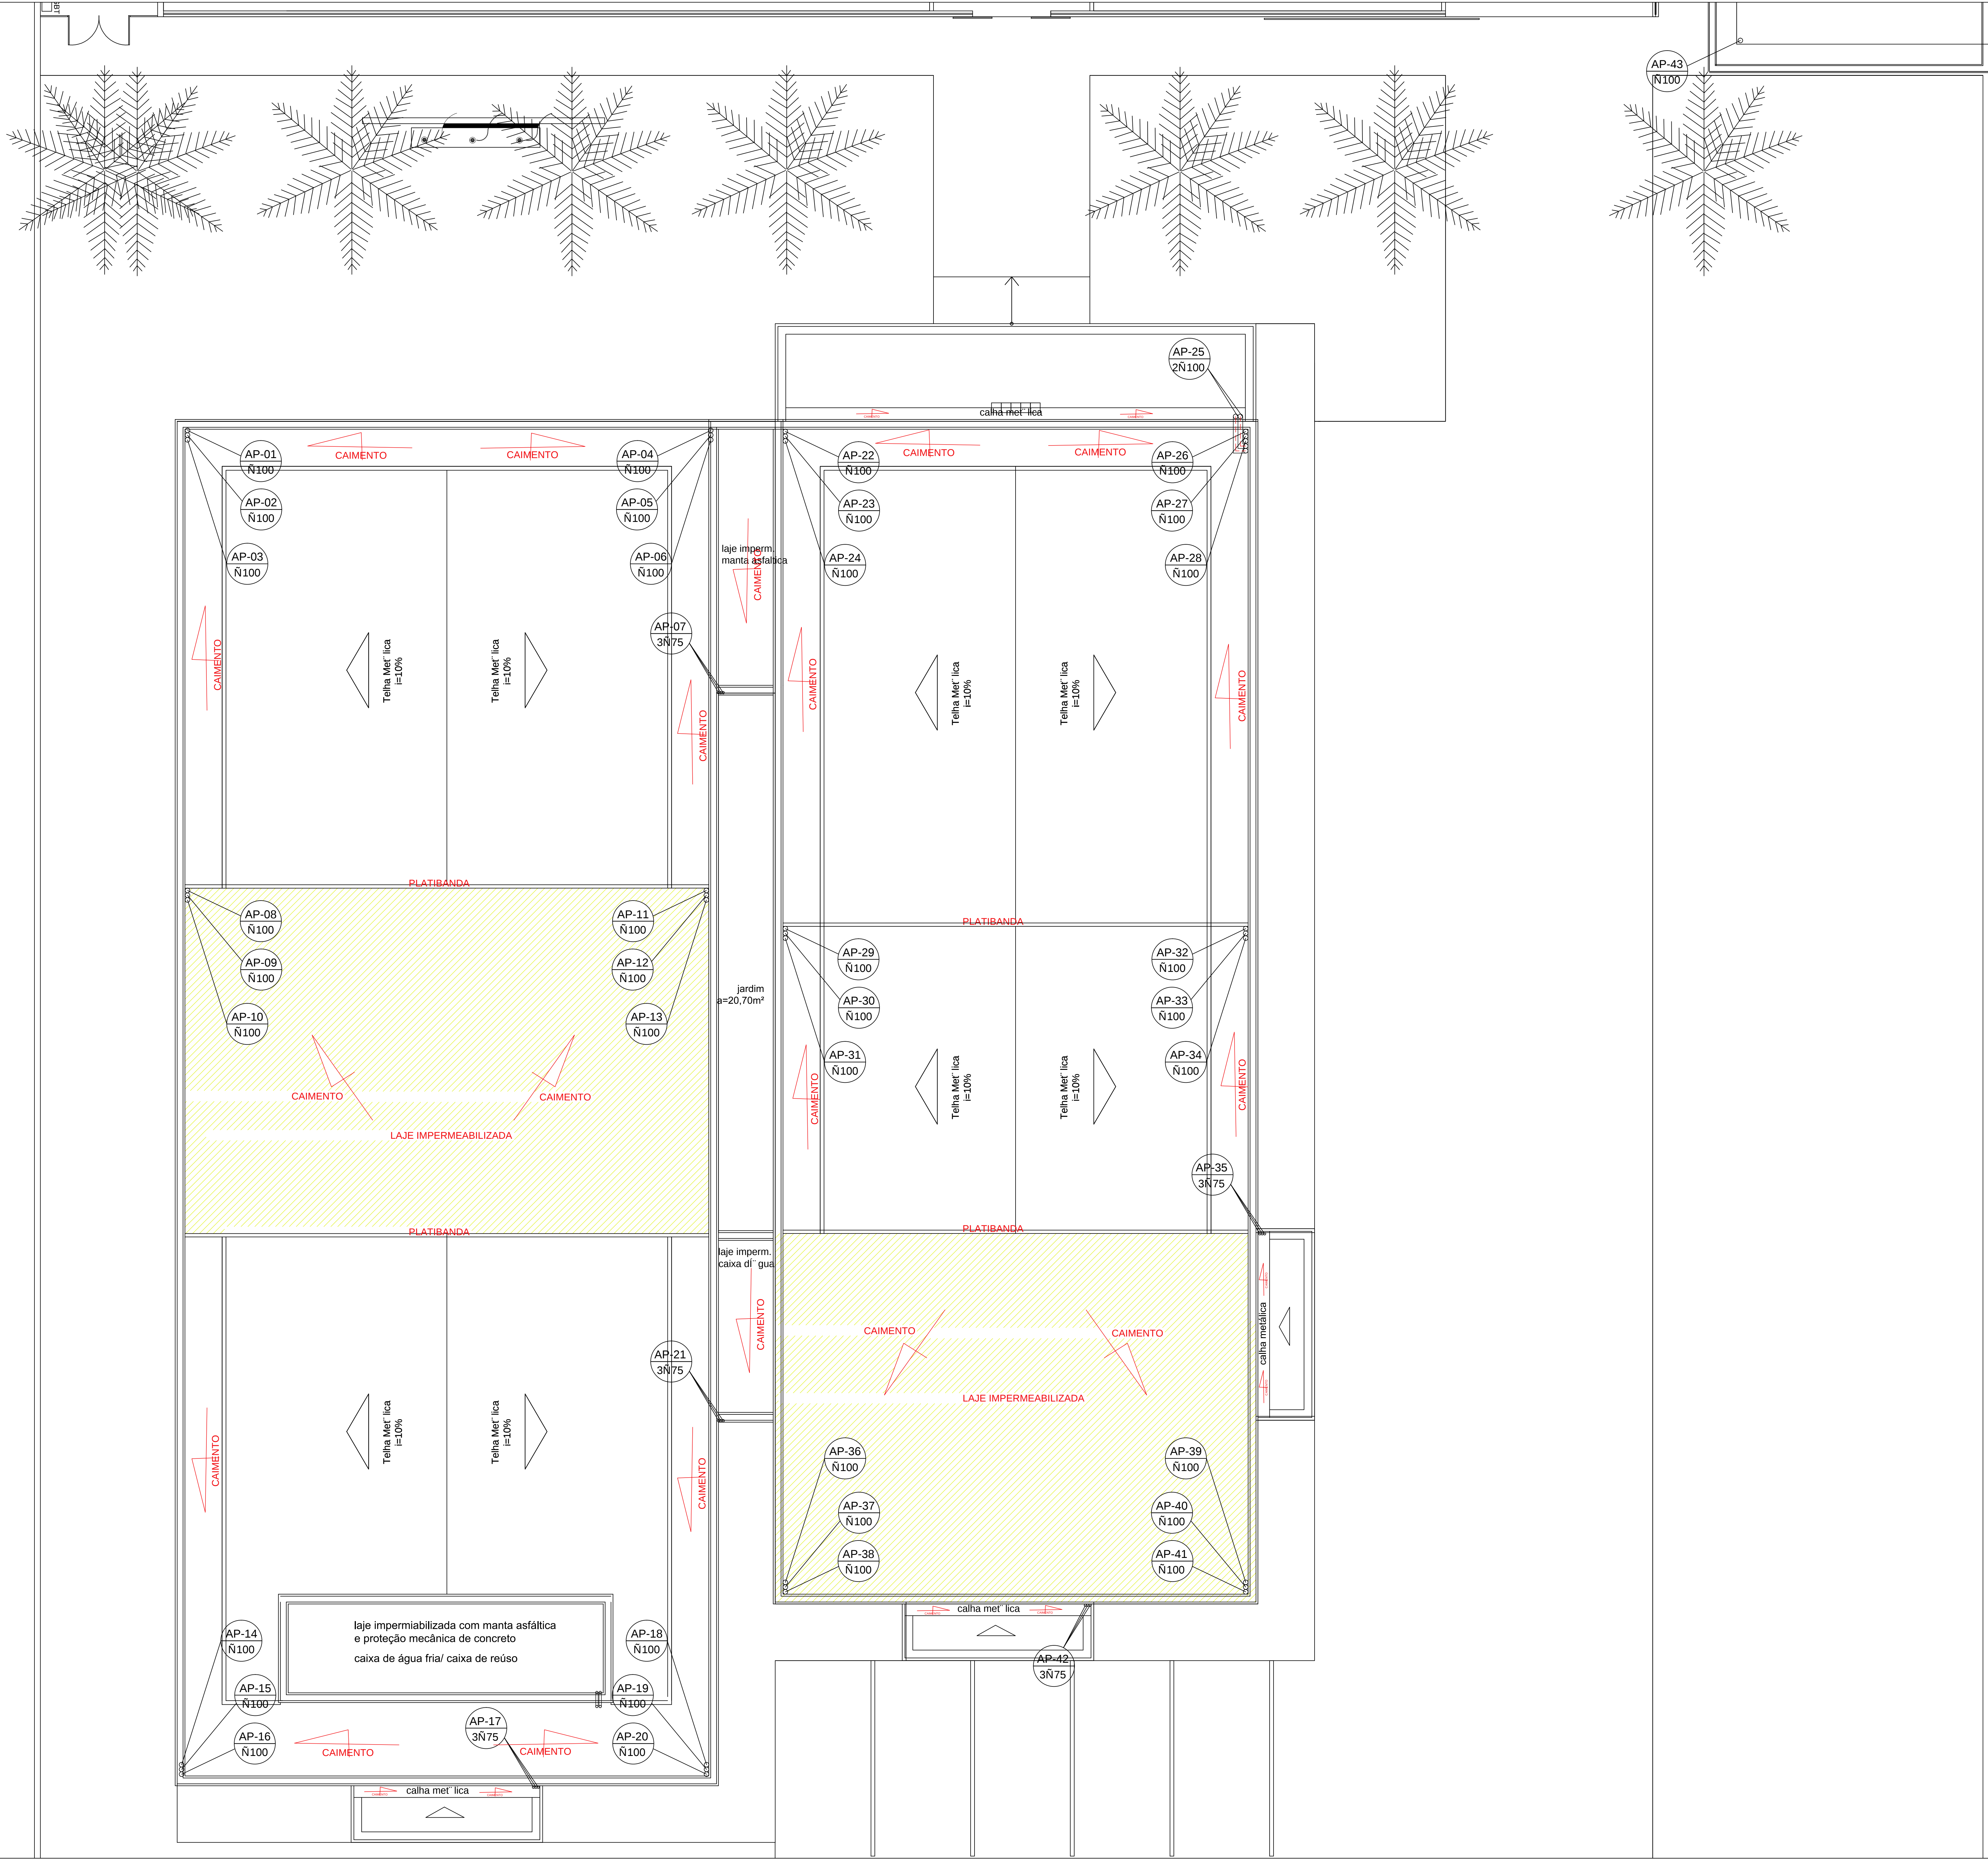

PATRIM NIO MUNICIPAL

- AP-01
 100 - COLUNA DE ÇGUAS PLUVIAIS
- CA - CAIXA DE AREIA COM TAMPA EM GRELHA 50X50cm
- CH - CONDUTOR HORIZONTAL ÇGUAS PLUVIAIS
- D - DRENO DE SPLIT Ñ32mm / 50mm
- CA - SETA INDICA O SENTIDO DO CAIMENTO DAS ÇGUAS PLUVIAIS - M NIMO DE 0,5%
- G - GRELHA CAPTA   O DE ÇGUAS PLUVIAIS



DETALHE 01 - GRELHA

ab

PROJETOS & CONSULTORIA
ENGENHARIA - ARQUITETURA - MEIO AMBIENTE

AB PROJETOS E
CONSULTORIA LTDA

Rua Dr. Mois s Pimentel Neto, n  01, Qd-A, Sala 02
Bairro Campestre, CEP 64.053-510, Teresina - PI
abprojetoseconsultoria@gmail.com
CMC n  202527-2

PROJETO EXECUTIVO INSTALAÇÃO PLUVIAL			
Obra: CONSTRUÇÃO DO FÓRUM DE ITAINÓPOLIS		Endereço: Rua Maria do Socorro Moura, s/n - Loteamento Jardim Itaipó - Itainópolis - Piauí	
CONTEÚDO DO PROJETO: INSTALAÇÃO PLUVIAL - COBERTURA			
Responsável Técnico: Verônica Scheren Castelo Branco - Engenheira Civil - CREA/PI 19.373			
Op. de CAD: Edson Pires	Data: Agosto/2022	Escala: 1/100	Revisão: 01