

ANEXO 17 - 02



TRIBUNAL DE JUSTIÇA DO ESTADO DO PIAUÍ
SUPERINTENDÊNCIA DE ENGENHARIA E ARQUITETURA

PROJETOS COMPLEMENTARES EXECUTIVOS
CFTV E CABEAMENTO ESTRUTURADO

Nº	PENAS
1	0.1
2	0.3
3	0.2
4	0.5
5	0.7
6	0.6
7	0.1
8	0.075
9	1.0
10	1.2
11	0.4

	Caixa de passagem de embutir no teto
	Caixa de passagem de embutir no piso
24U	Rack padrão 19" - porta acrílico
RJ45(2) PT TE 1	Tomada RJ45 - 0,30m do piso
RJ45(2) PT TE 1 PT TE 2	Tomada RJ45 - 1,20m do piso
RJ45(1) PT TE 47	Tomada RJ45 - 1,80m do piso
RJ(2) PT TE 70 PT TE 70	Tomada RJ45 no piso

400x400x400	Alvenaria (piso) - 400x400x400 mm
12U	Gabinete 19"/23 - porta acrílico cristal - 12U x 470mm
PP	Patch Panel
RJ45(1)	Tomada RJ45 c/ placa plana 2x4" - Bege - 1 módulo - média
RJ45(2)	Tomada RJ45 c/ placa plana 2x4" - Bege - 2 módulos - média
RJ(2)	Tomada de piso elevado em caixa (2)/x70x90mm - 2 módulos - RJ45

- Conduto pela parede ou forro
- Conduto pelo piso

CONDUTO NÃO COTADO - 3/4"



Rua Dr. Moisés Pimentel Neto, nº 01, Qd-A, Sala 02
Bairro Campestre, CEP 64.053-510, Teresina - PI
abprojetoconsultoria@gmail.com
CMC nº 202527-2

Obr.: CONSTRUÇÃO DO FÓRUM DE ALTOS	Endereço: Rua Projetada, s/n, Altos - Piau
--	--

Conteúdo da prancha:
CABEAMENTO ESTRUTURADO - PLANTA BAIXA E DETALHES

Responsável Técnico

Verônica Scheren Castelo Branco - Engenheira Civil - CREA/PI 19.373

Op. de CAD:
Caio Jose

	Data:
	Nov


2	Escala 1/100
---	-----------------

Revisão:
REV 01



1 / 2

Nº	PENAS
1	0.1
2	0.3
3	0.2
4	0.5
5	0.7
6	0.6
7	0.1
8	0.075
9	1.0
10	1.2
11	0.4


24U

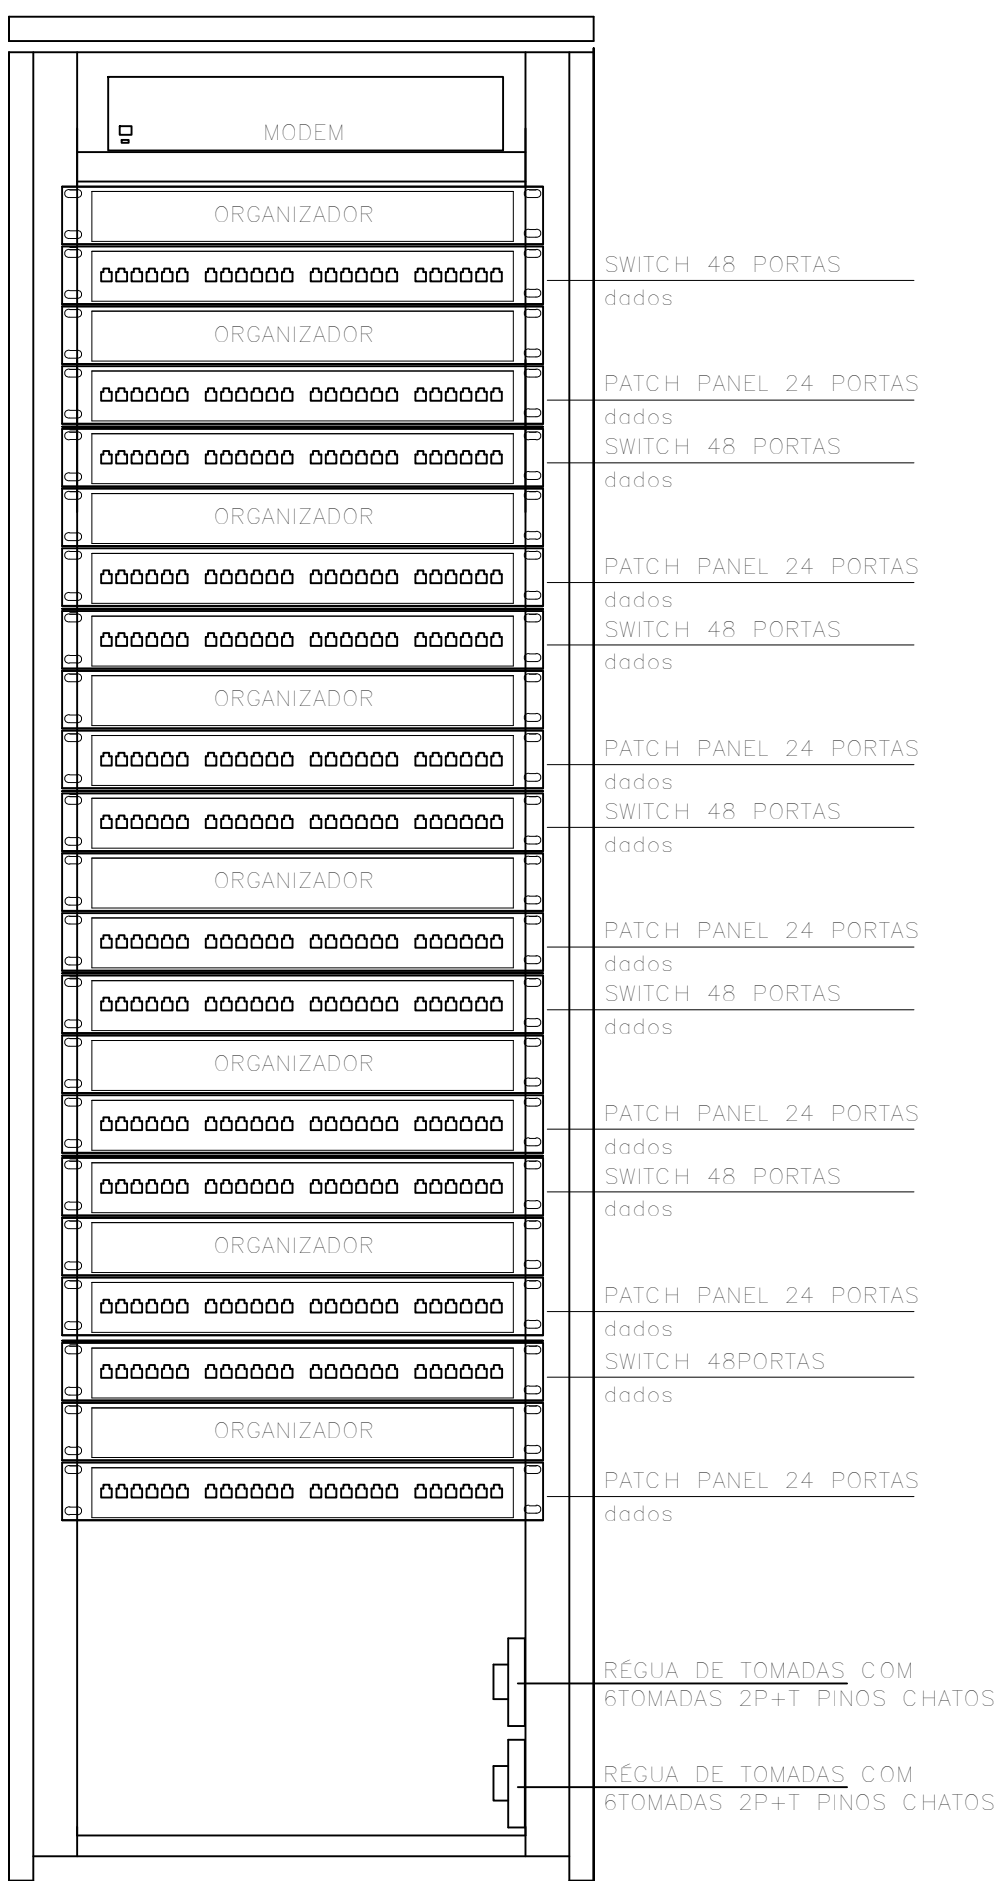

RACK 1 DADOS, VOZ E IMAGEM
402 PONTOS - 9 SWITCH'S

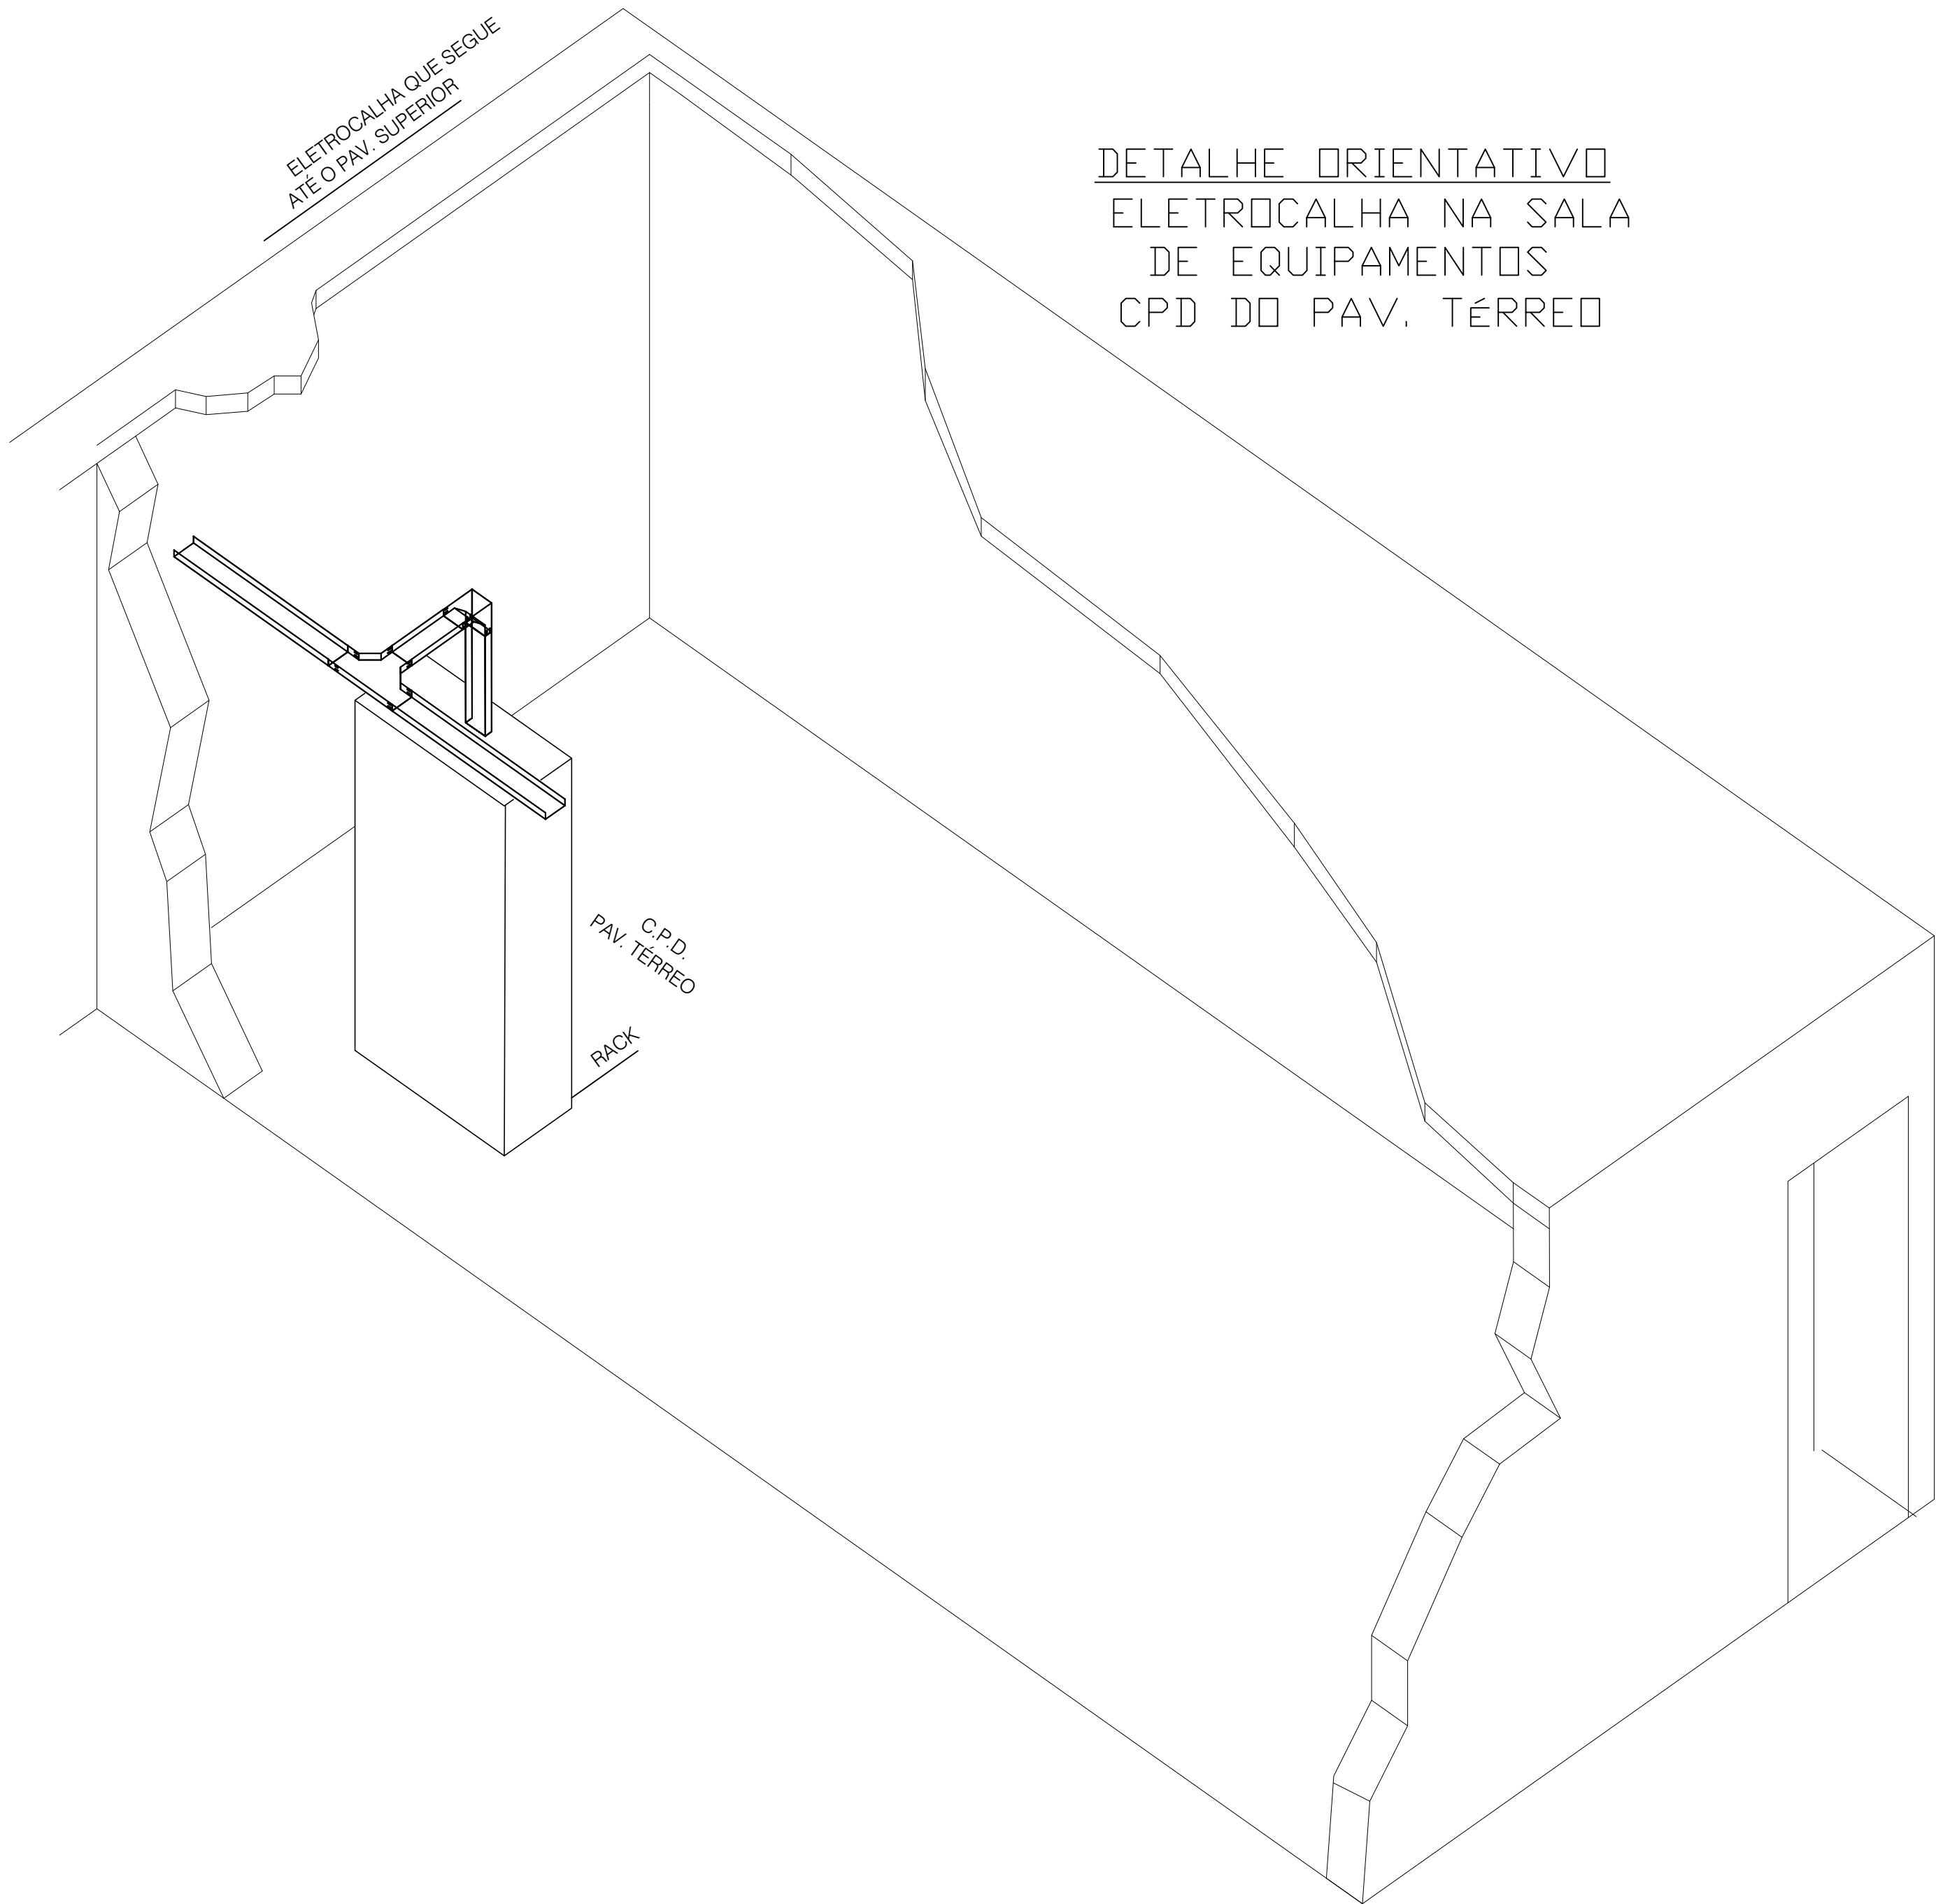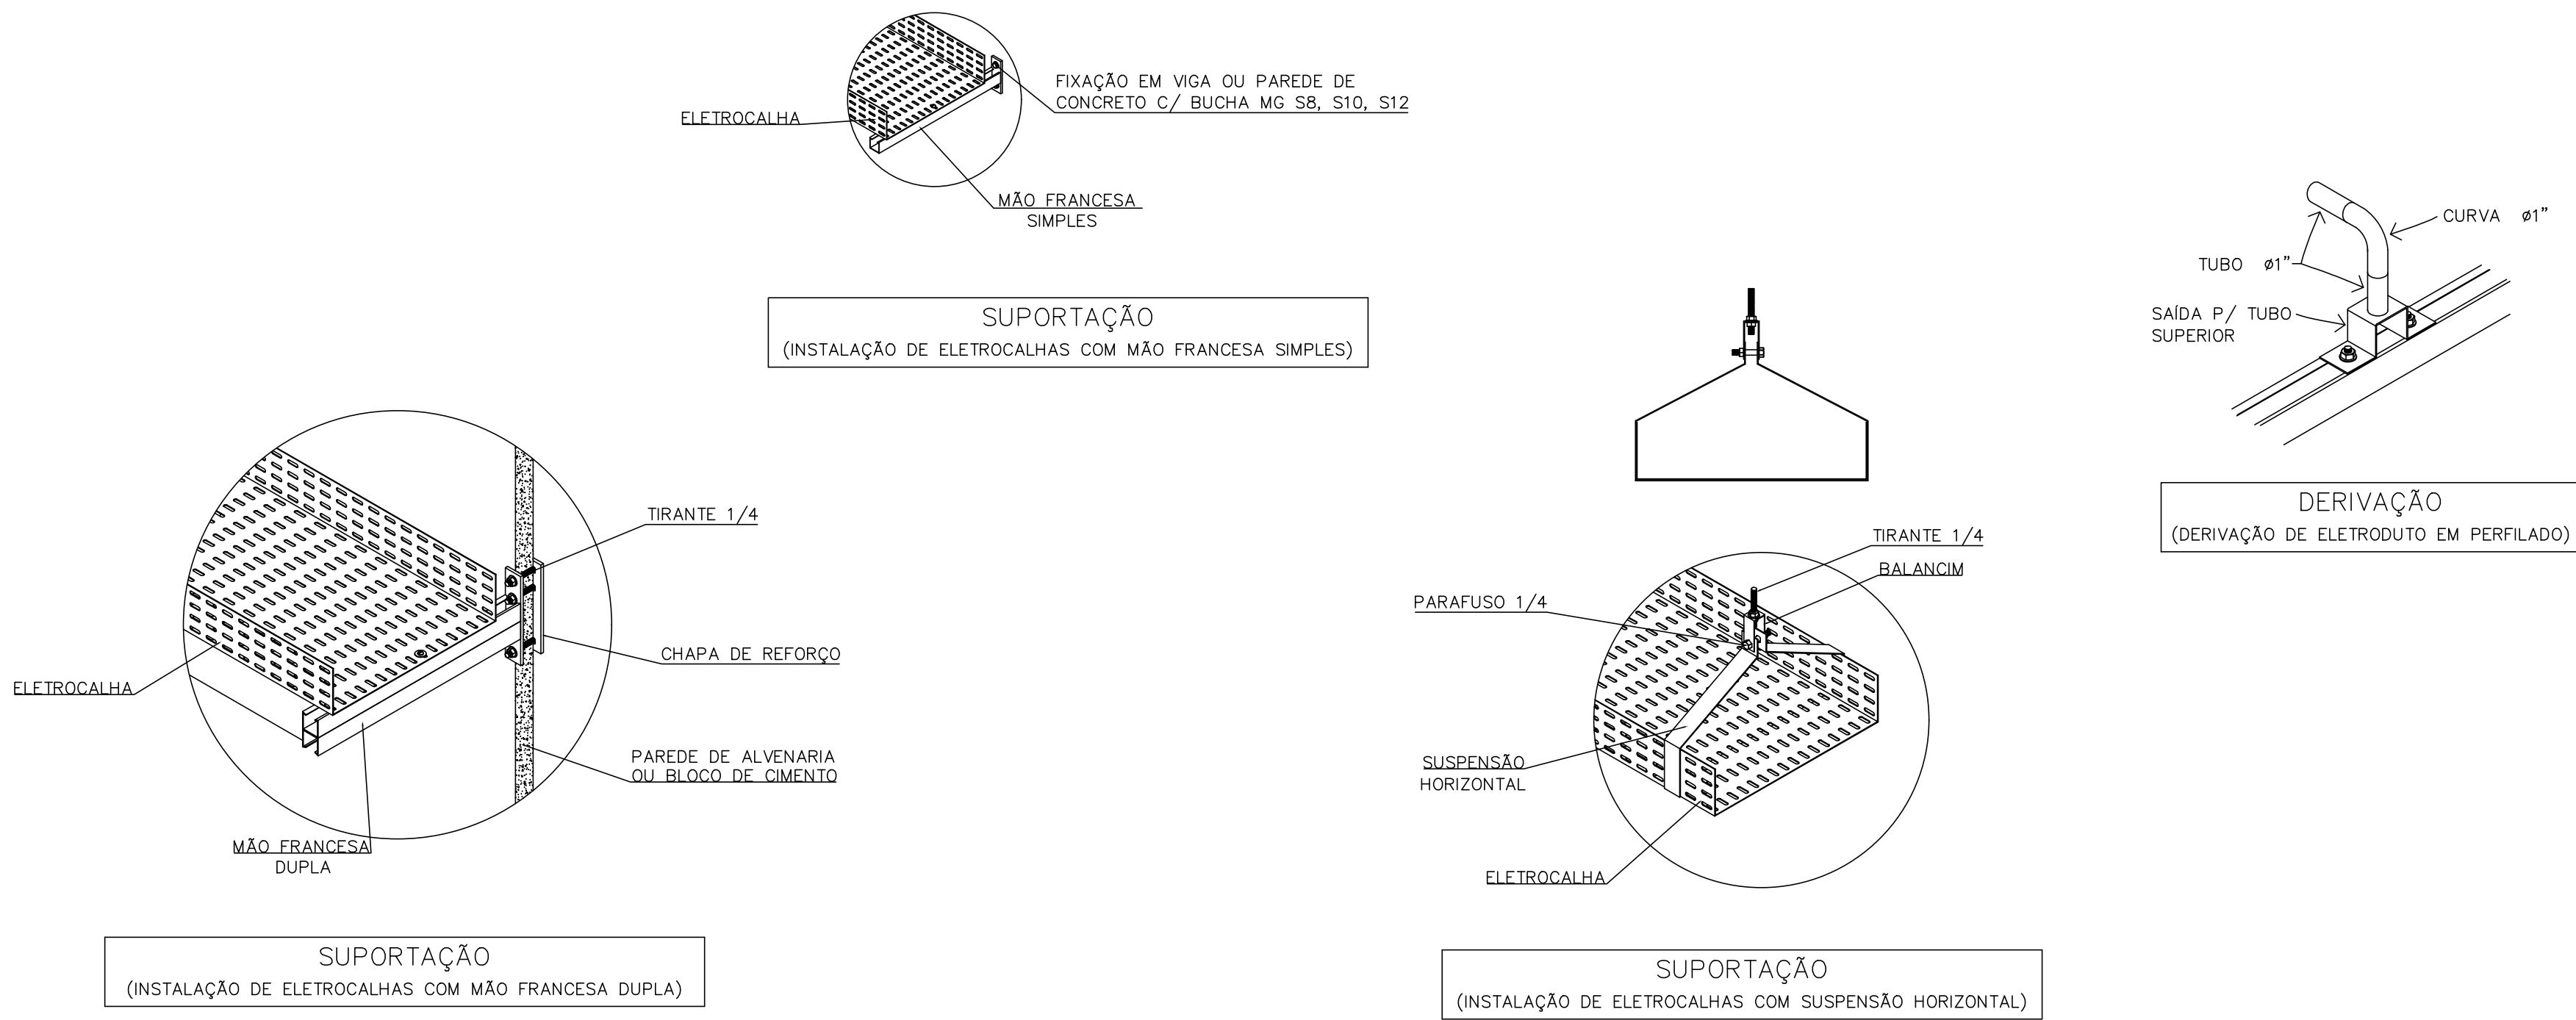


DETALHE ORIENTATIVO
ELETROCALHA NA SALA
DE EQUIPAMENTOS
CPD DO PAV. TÉRREO

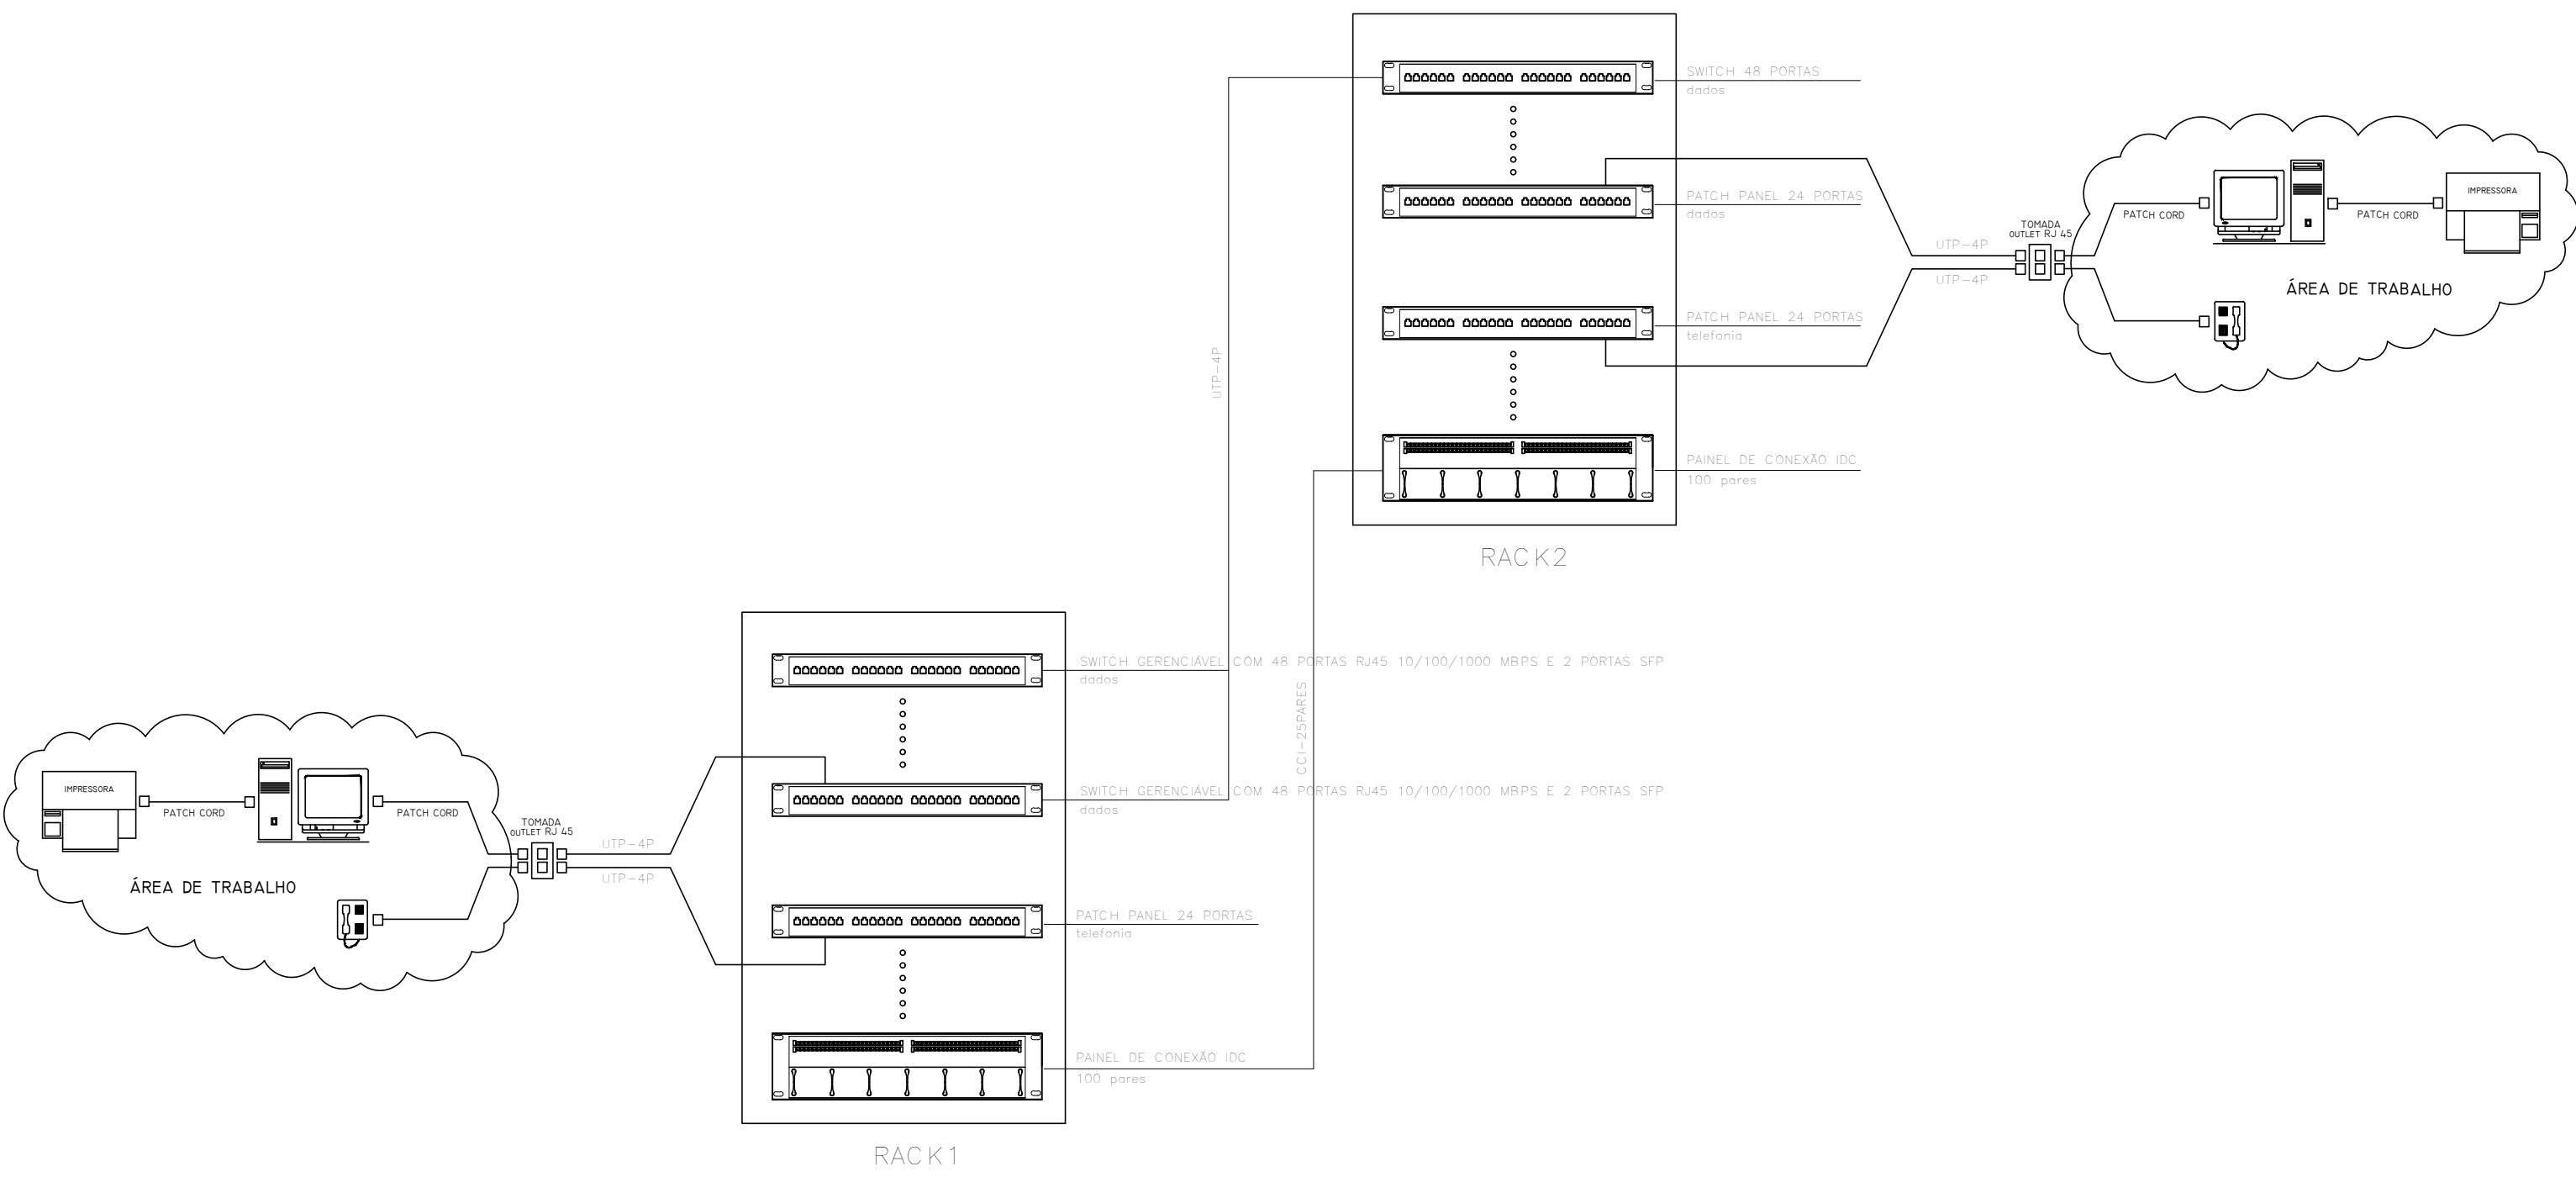

ARRANJO TÍPICO DOS EQUIPAMENTOS

DG-TELEFONIA-TÉRREO

80x80cm

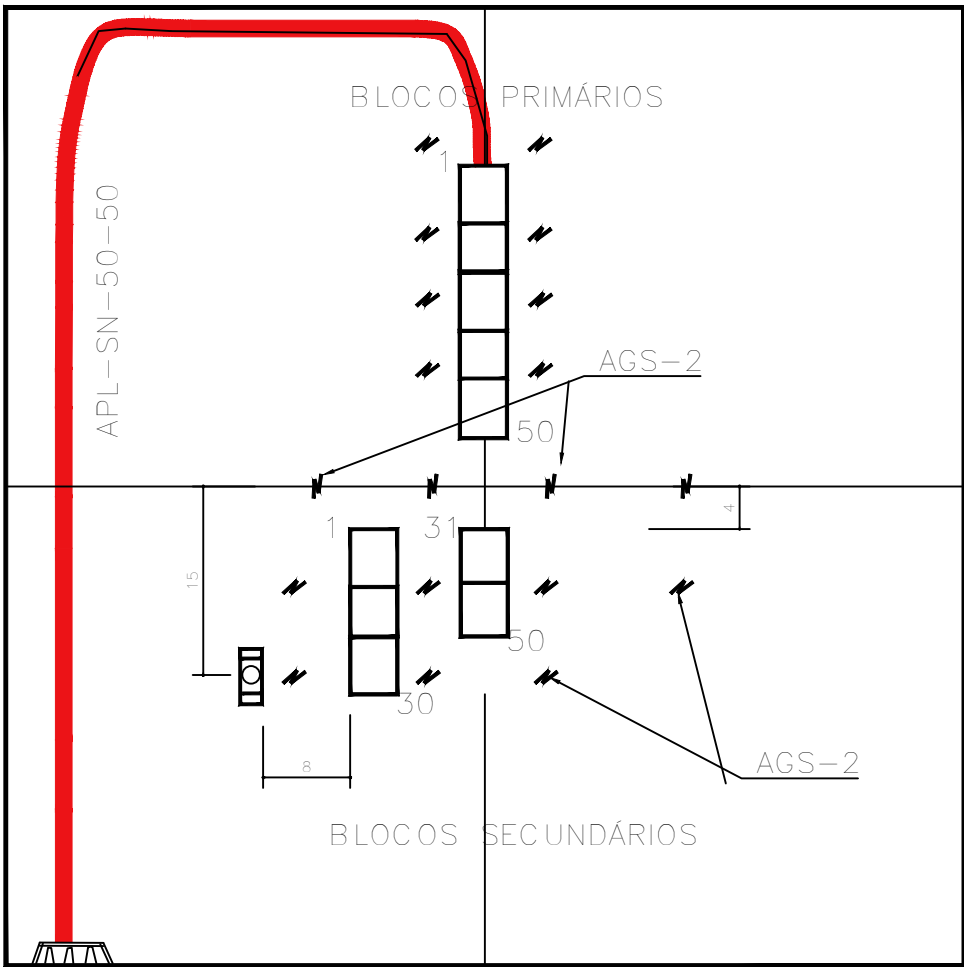


DISTRIBUIÇÃO GERAL-DG

NOTAS GERAIS


- ELETRODUTOS NÃO COTADOS #3/4"

- IDENTIFICAÇÃO DO CABEAMENTO:


DADOS

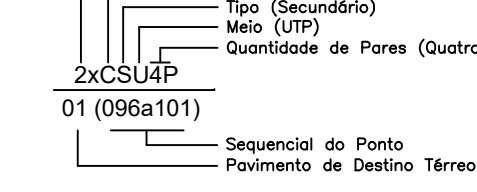

TELEFONIA SECUNDÁRIO

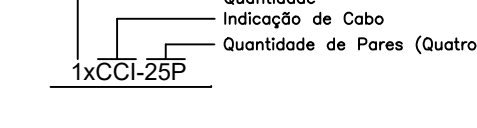


TELEFONIA PRIMÁRIO

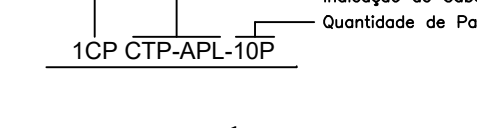

- NO PROJETO ELÉTRICO:
Dimensionar nível de iluminação de 540 lx;
Circuito exclusivo para a sala de equipamentos;

ATERRAMENTO DO SISTEMA DE CABEAMENTO

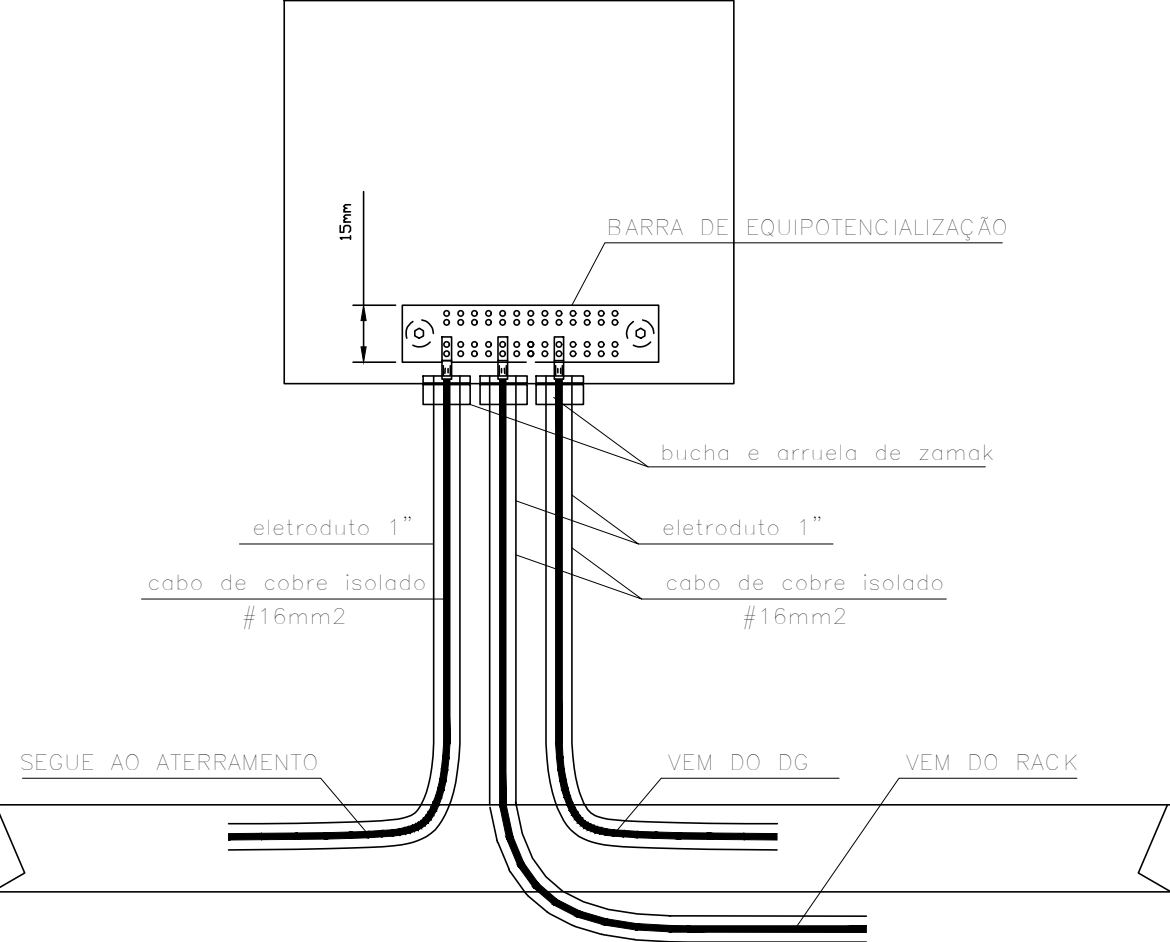

AB PROJETOS E
CONSULTORIA LTDA

Rua Dr. Moisés Pimentel Neto, nº 01, Od-A, Sala 02
Bairro Campestre, CEP 64.053-510, Teresina - PI
abprojetoseconsultoria@gmail.com
CMC nº 202527-2

PROJETO EXECUTIVO CABEAMENTO ESTRUTURADO

Obras:	Endereço:
CONSTRUÇÃO DO FÓRUM DE ALTOS	Rua Projetada, s/n, Altos - Piauí

Conteúdo da prancha:
CABEAMENTO ESTRUTURADO - DETALHES DE PROJETO

Responsável Técnico:
Verônica Scheren Castelo Branco - Engenheira Civil - CREA/PI 19.373

Op. de CAD:	Data:	Escala:	Revisão:
Caio José	Novembro/2022	1/100	REV 01