


ANEXO 17 – 05



TRIBUNAL DE JUSTIÇA DO ESTADO DO PIAUÍ
SUPERINTENDÊNCIA DE ENGENHARIA E ARQUITETURA

PROJETOS COMPLEMENTARES EXECUTIVOS

HIDROSSANITÁRIO

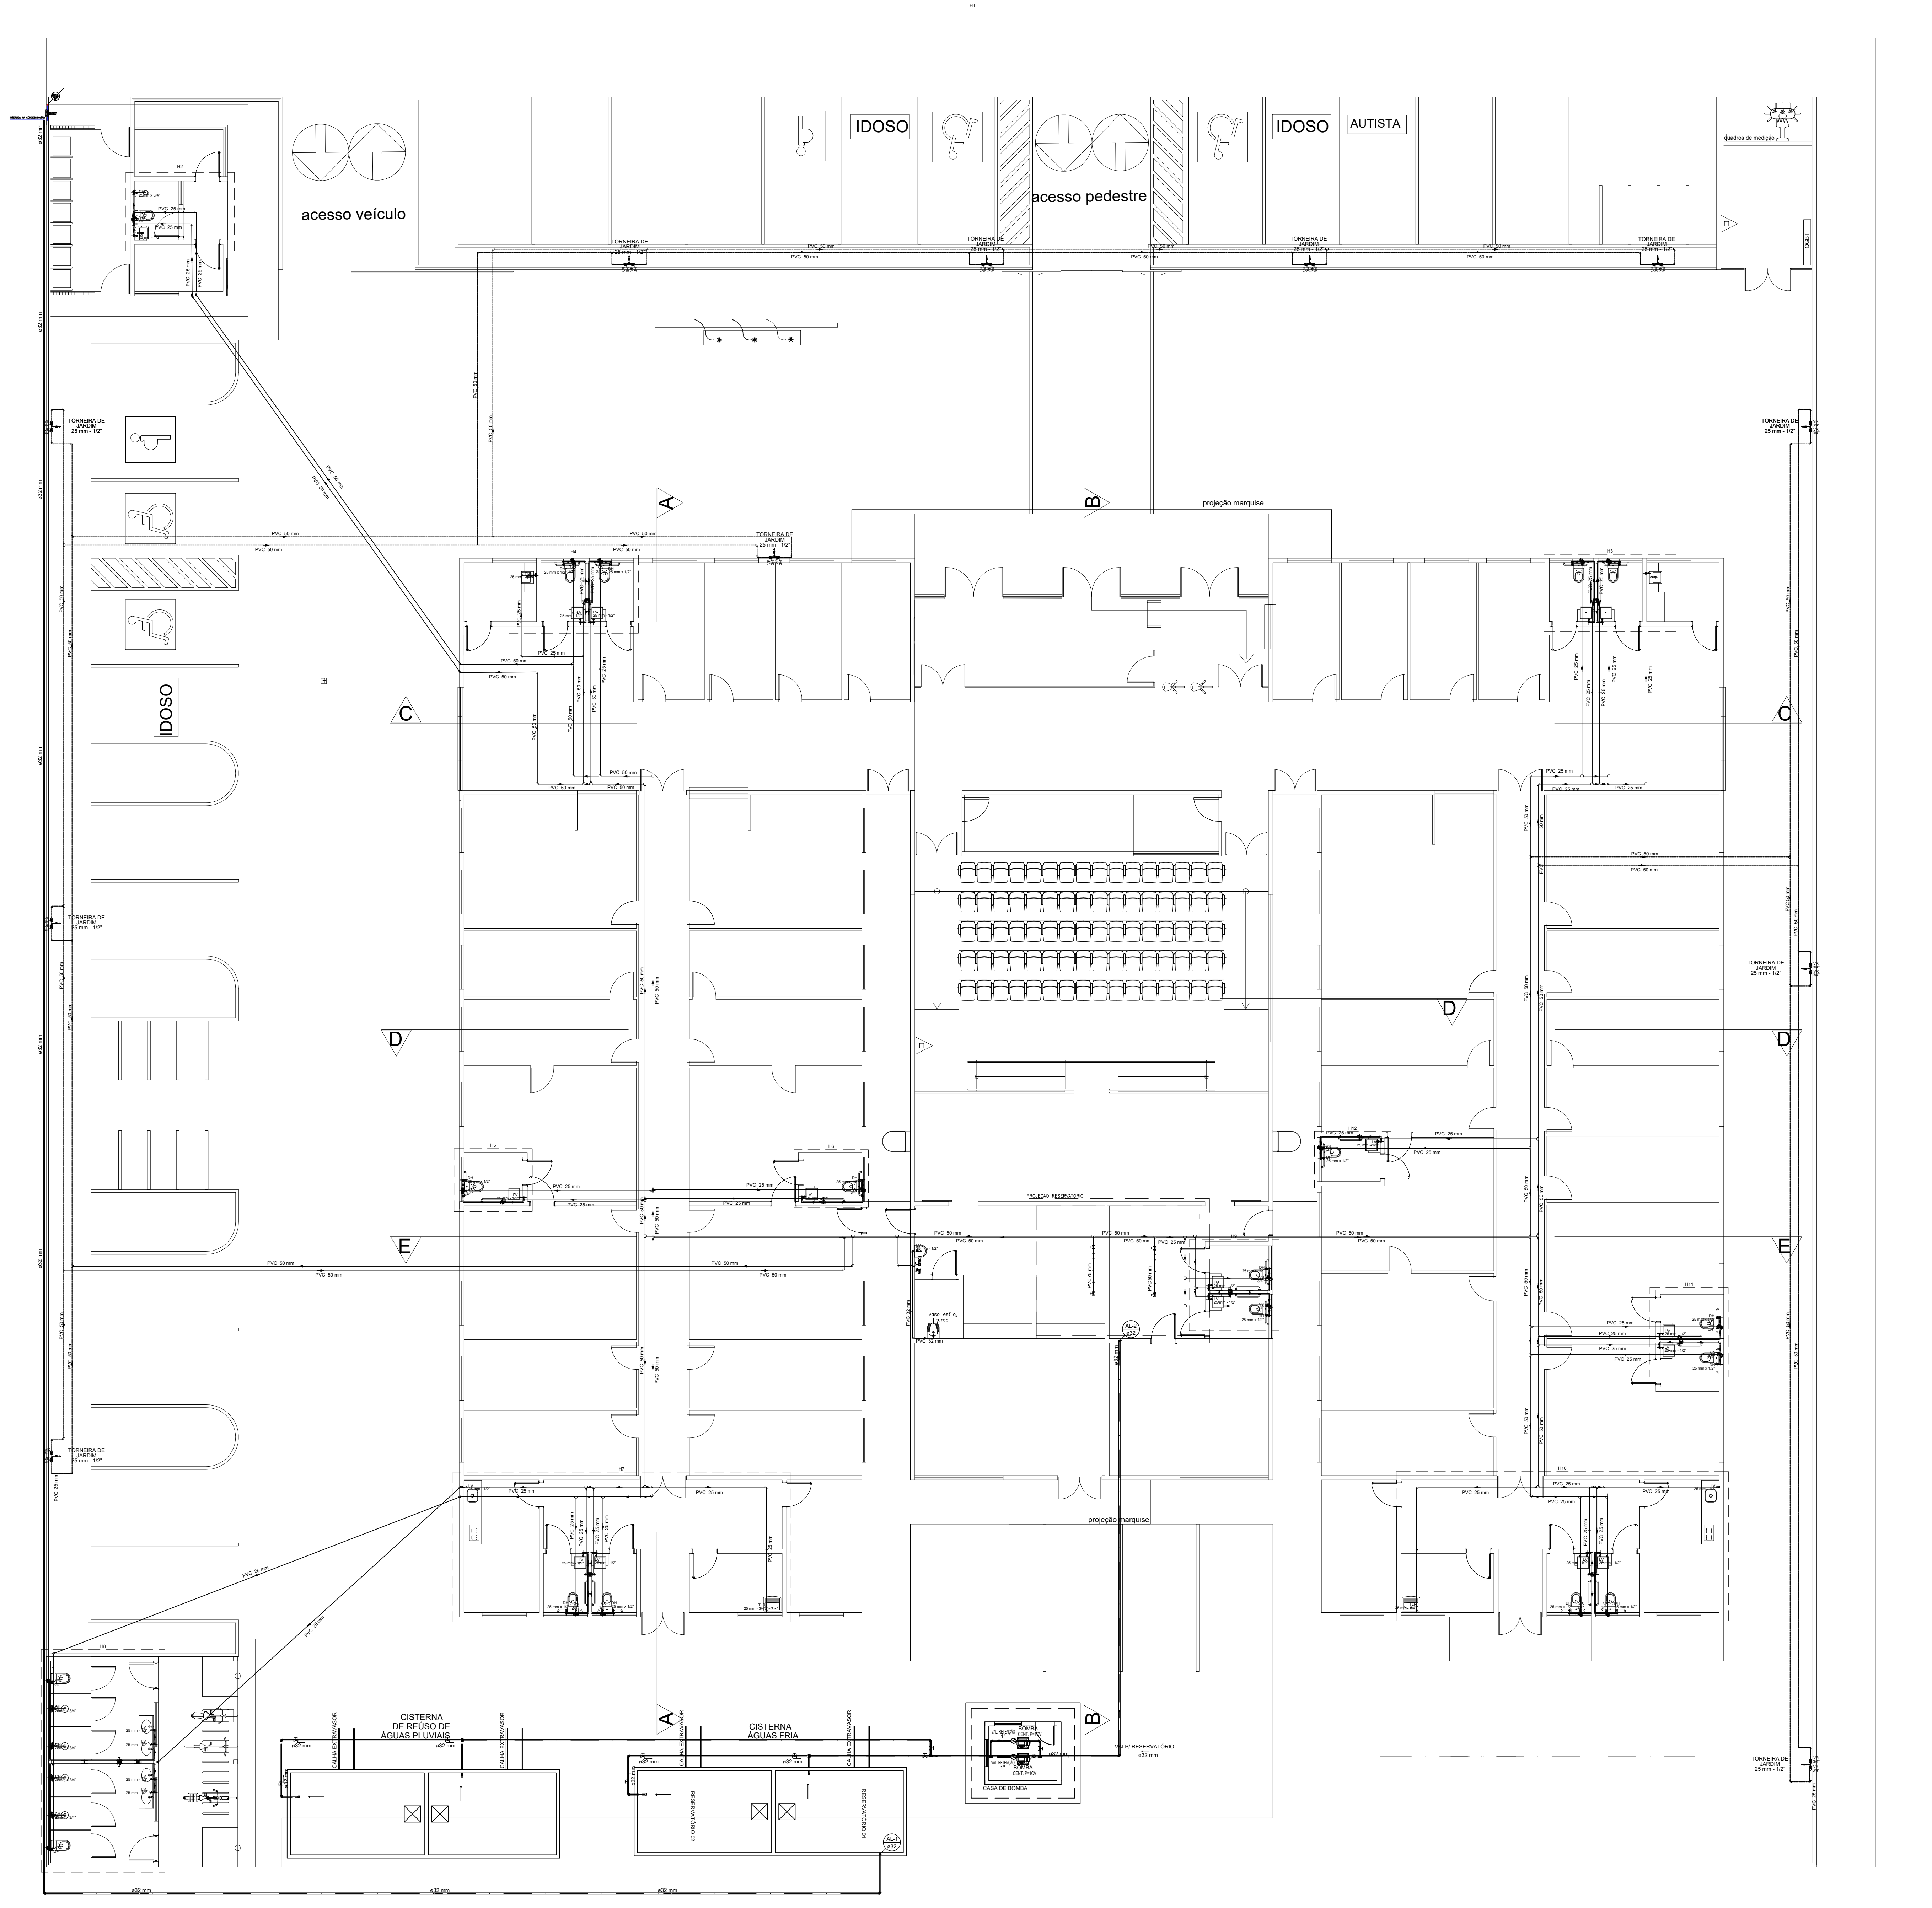


AB PROJETOS E CONSULTORIA LTDA
Rua Dr. Moisés Pimentel Neto, nº 01, Qd-A, Sala 02
Bairro Campestre, CEP 64.053-510, Teresina - PI
abprojetoseconsultoria@gmail.com
CMC nº 202527-2

PROJETO EXECUTIVO DE INSTALAÇÃO HIDRAULICA


Obr:	Endereço:
CONSTRUÇÃO DO FÓRUM DE ALTOS	Rua Projetada, s/n, Altos - Piauí

Composição da prancha:			
PLANTA BAIXA TERREO			
Responsável Técnico:			
Verônica Scheren Castelo Branco - Engenheira Civil - CREA/PI 19.373			
Op. de CAD:	Data:	Escala:	Revisão:
Caio José	Novembro/2022	1/100	REV 01

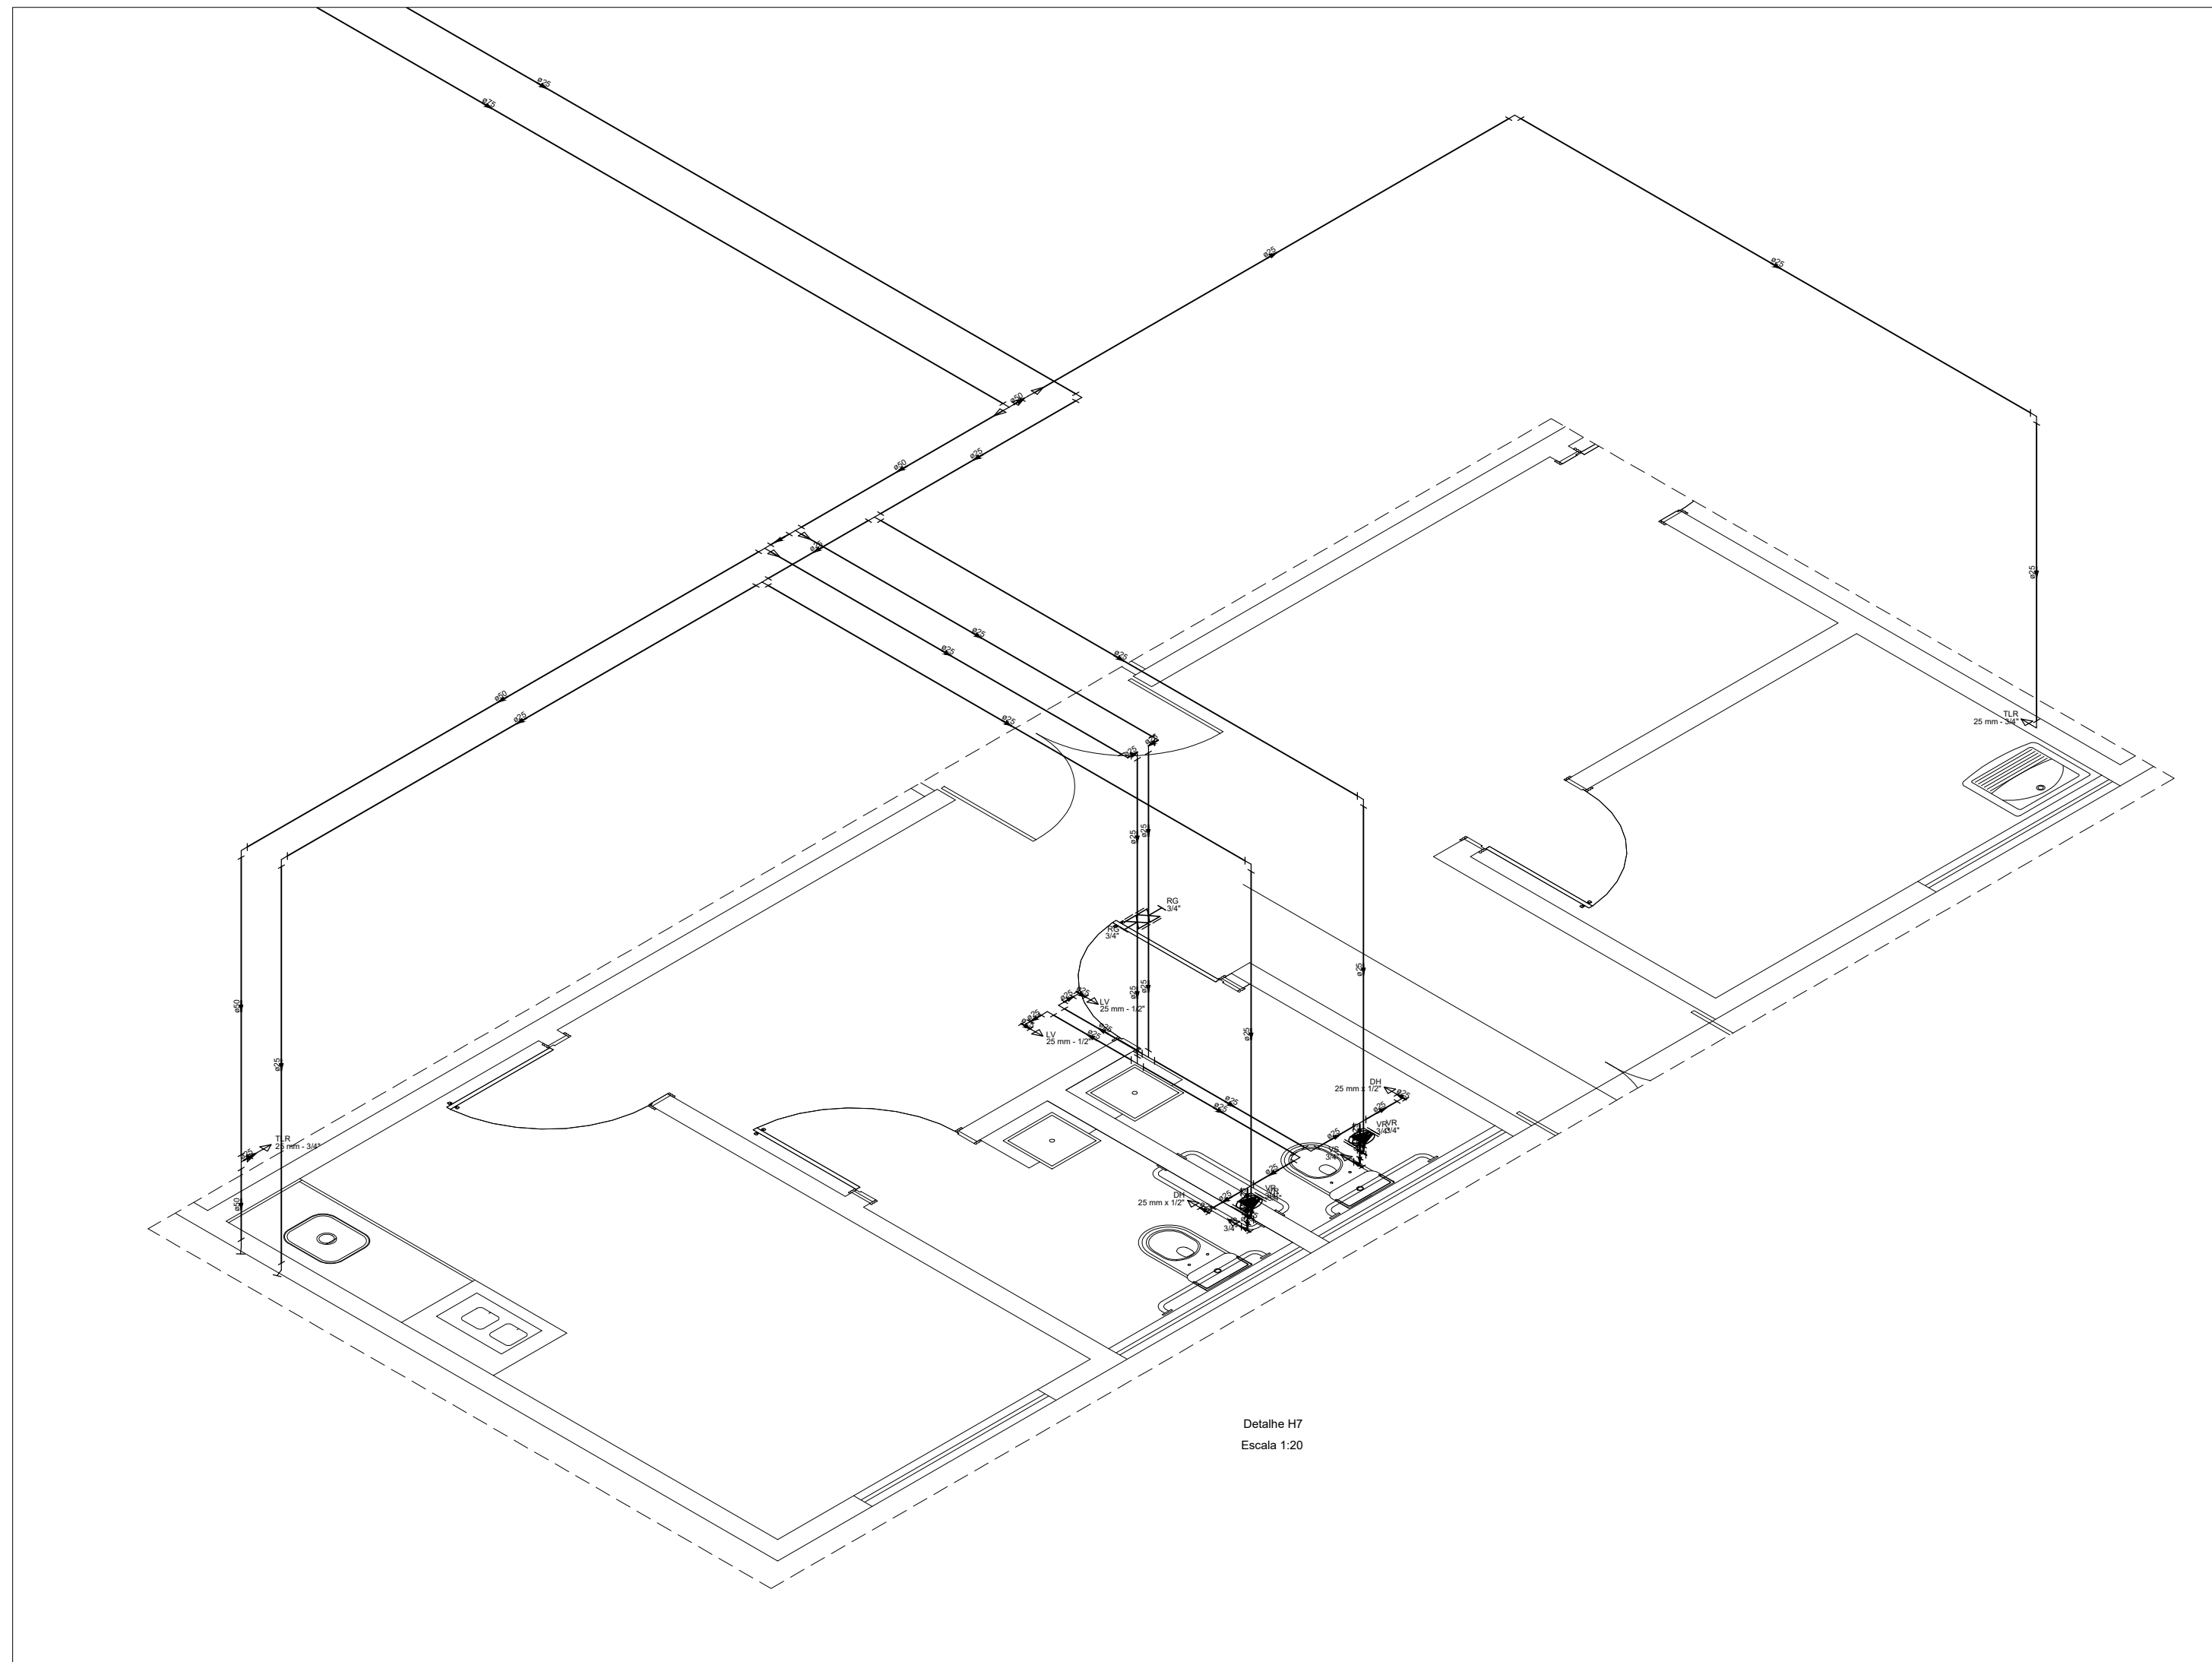


Detalhe H17

Escala 1:20

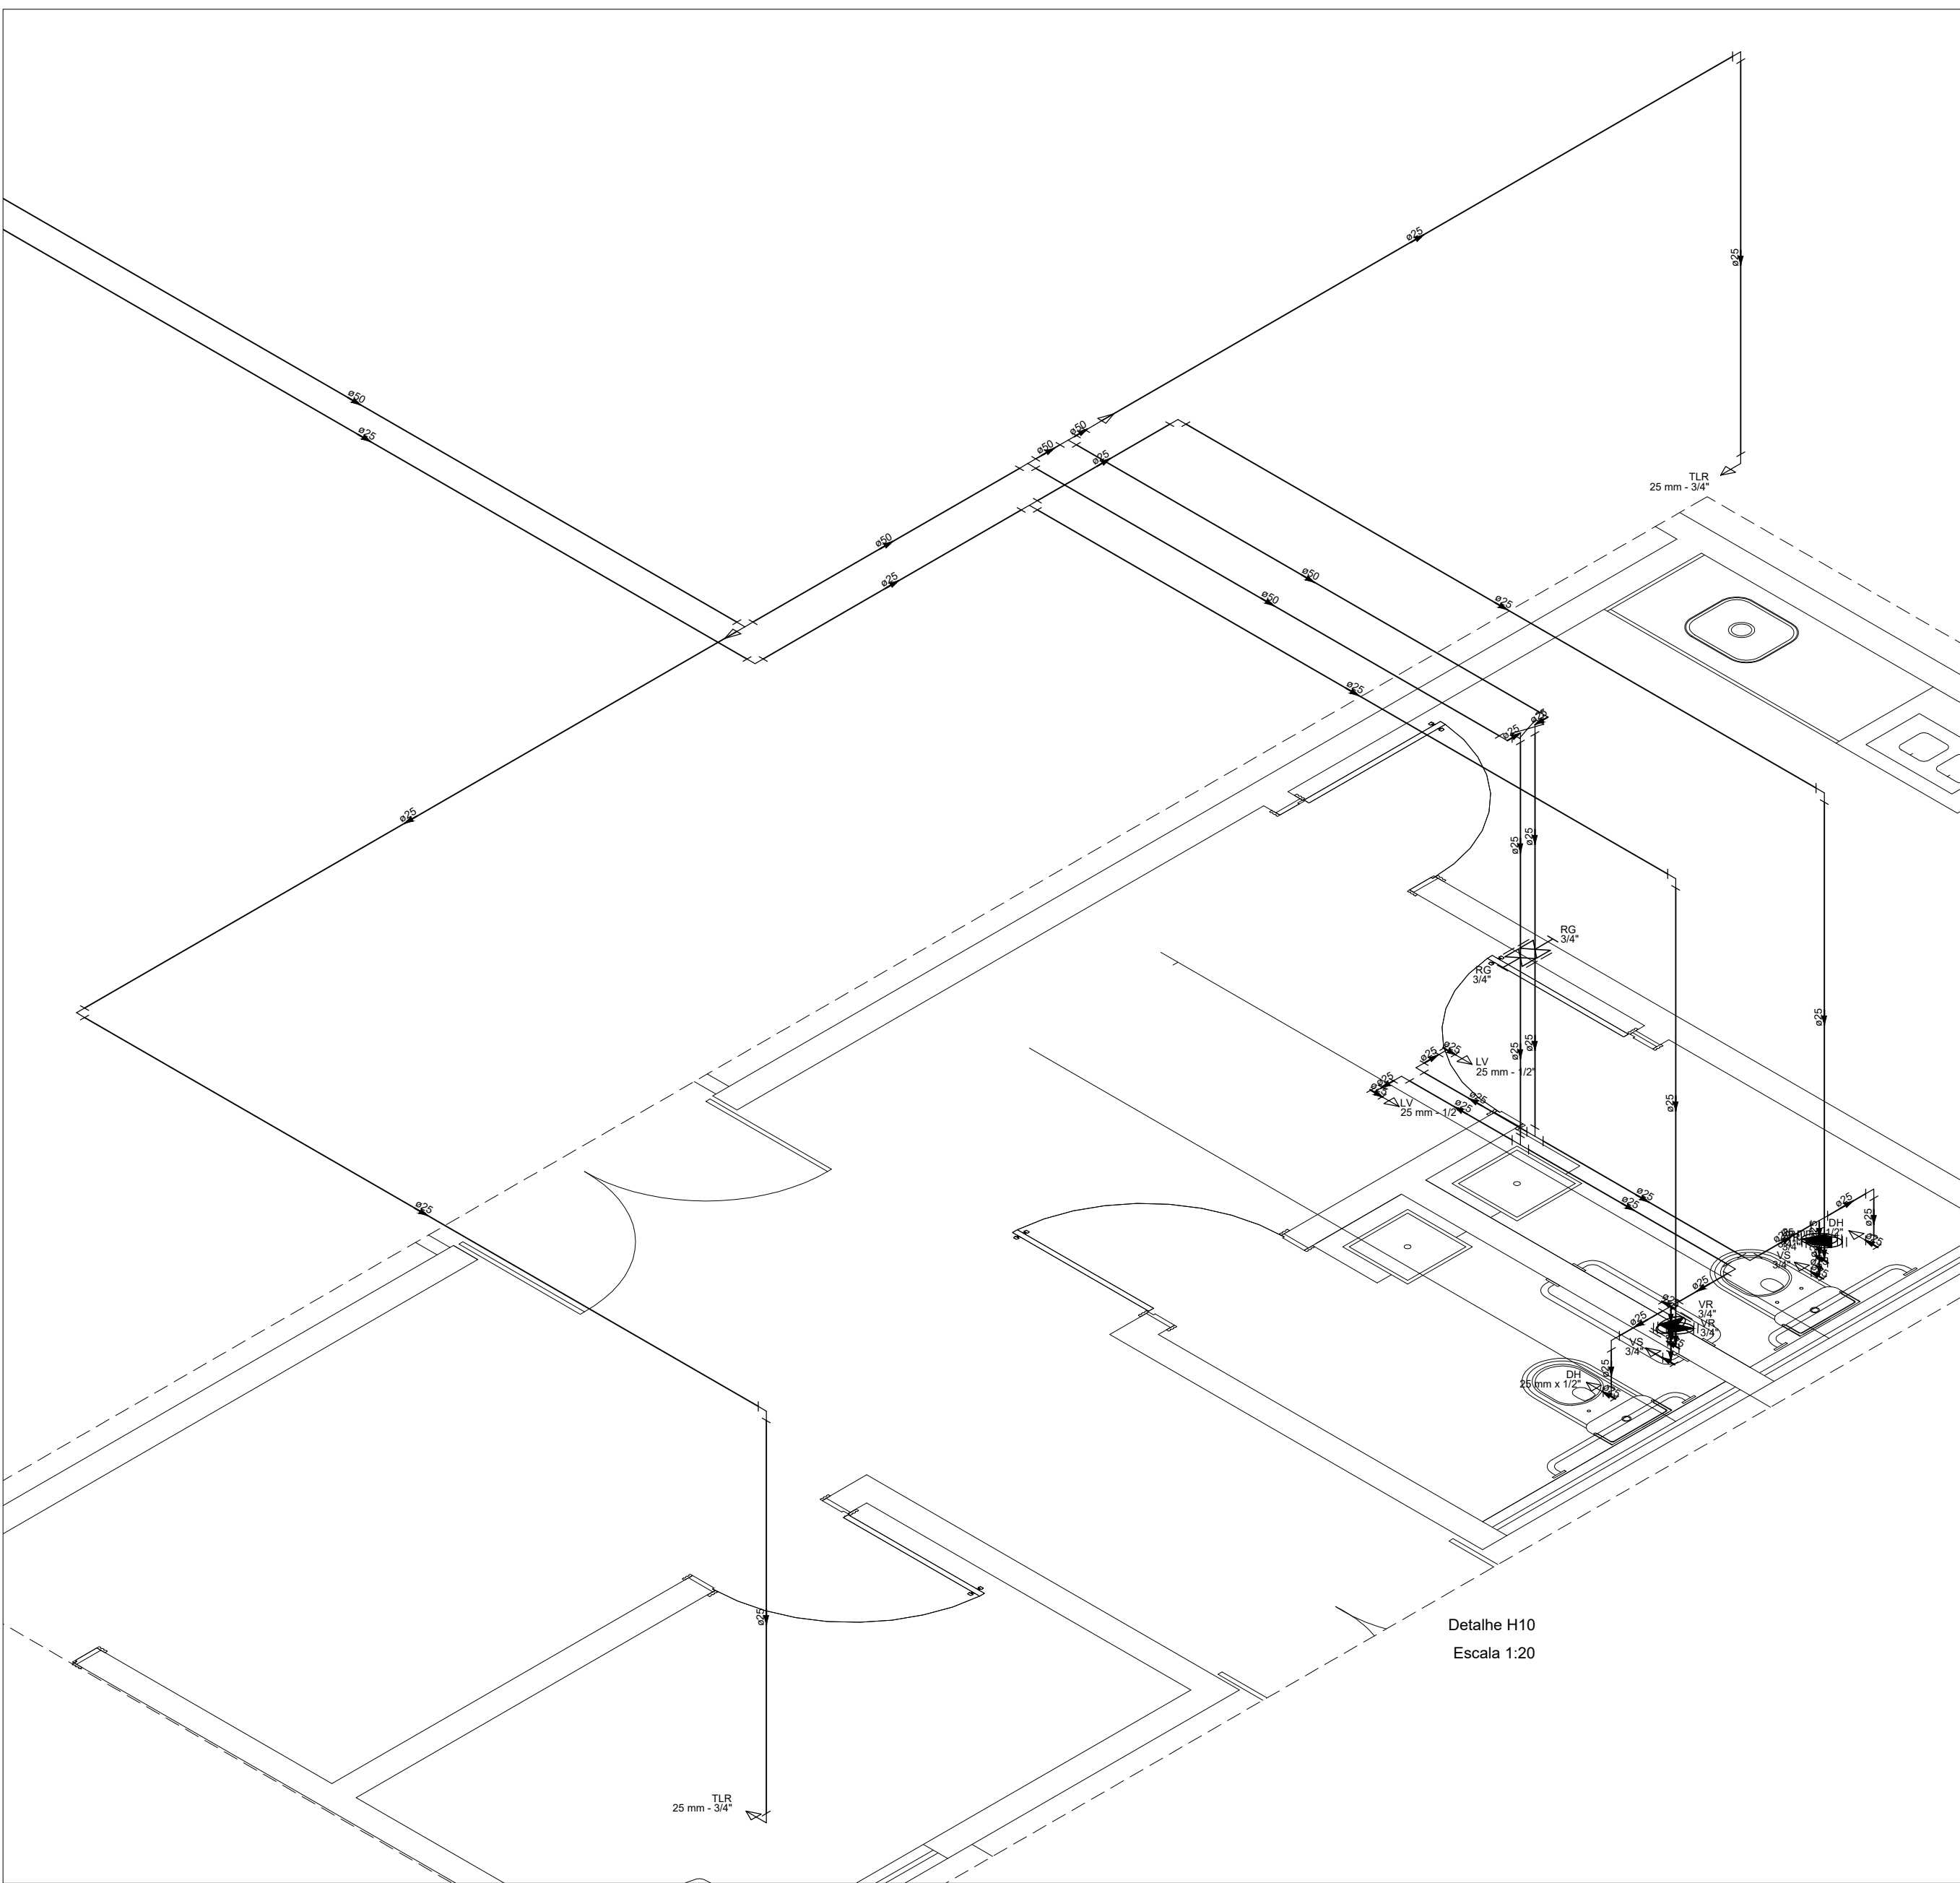


Detalhe H10

Escala 1:20

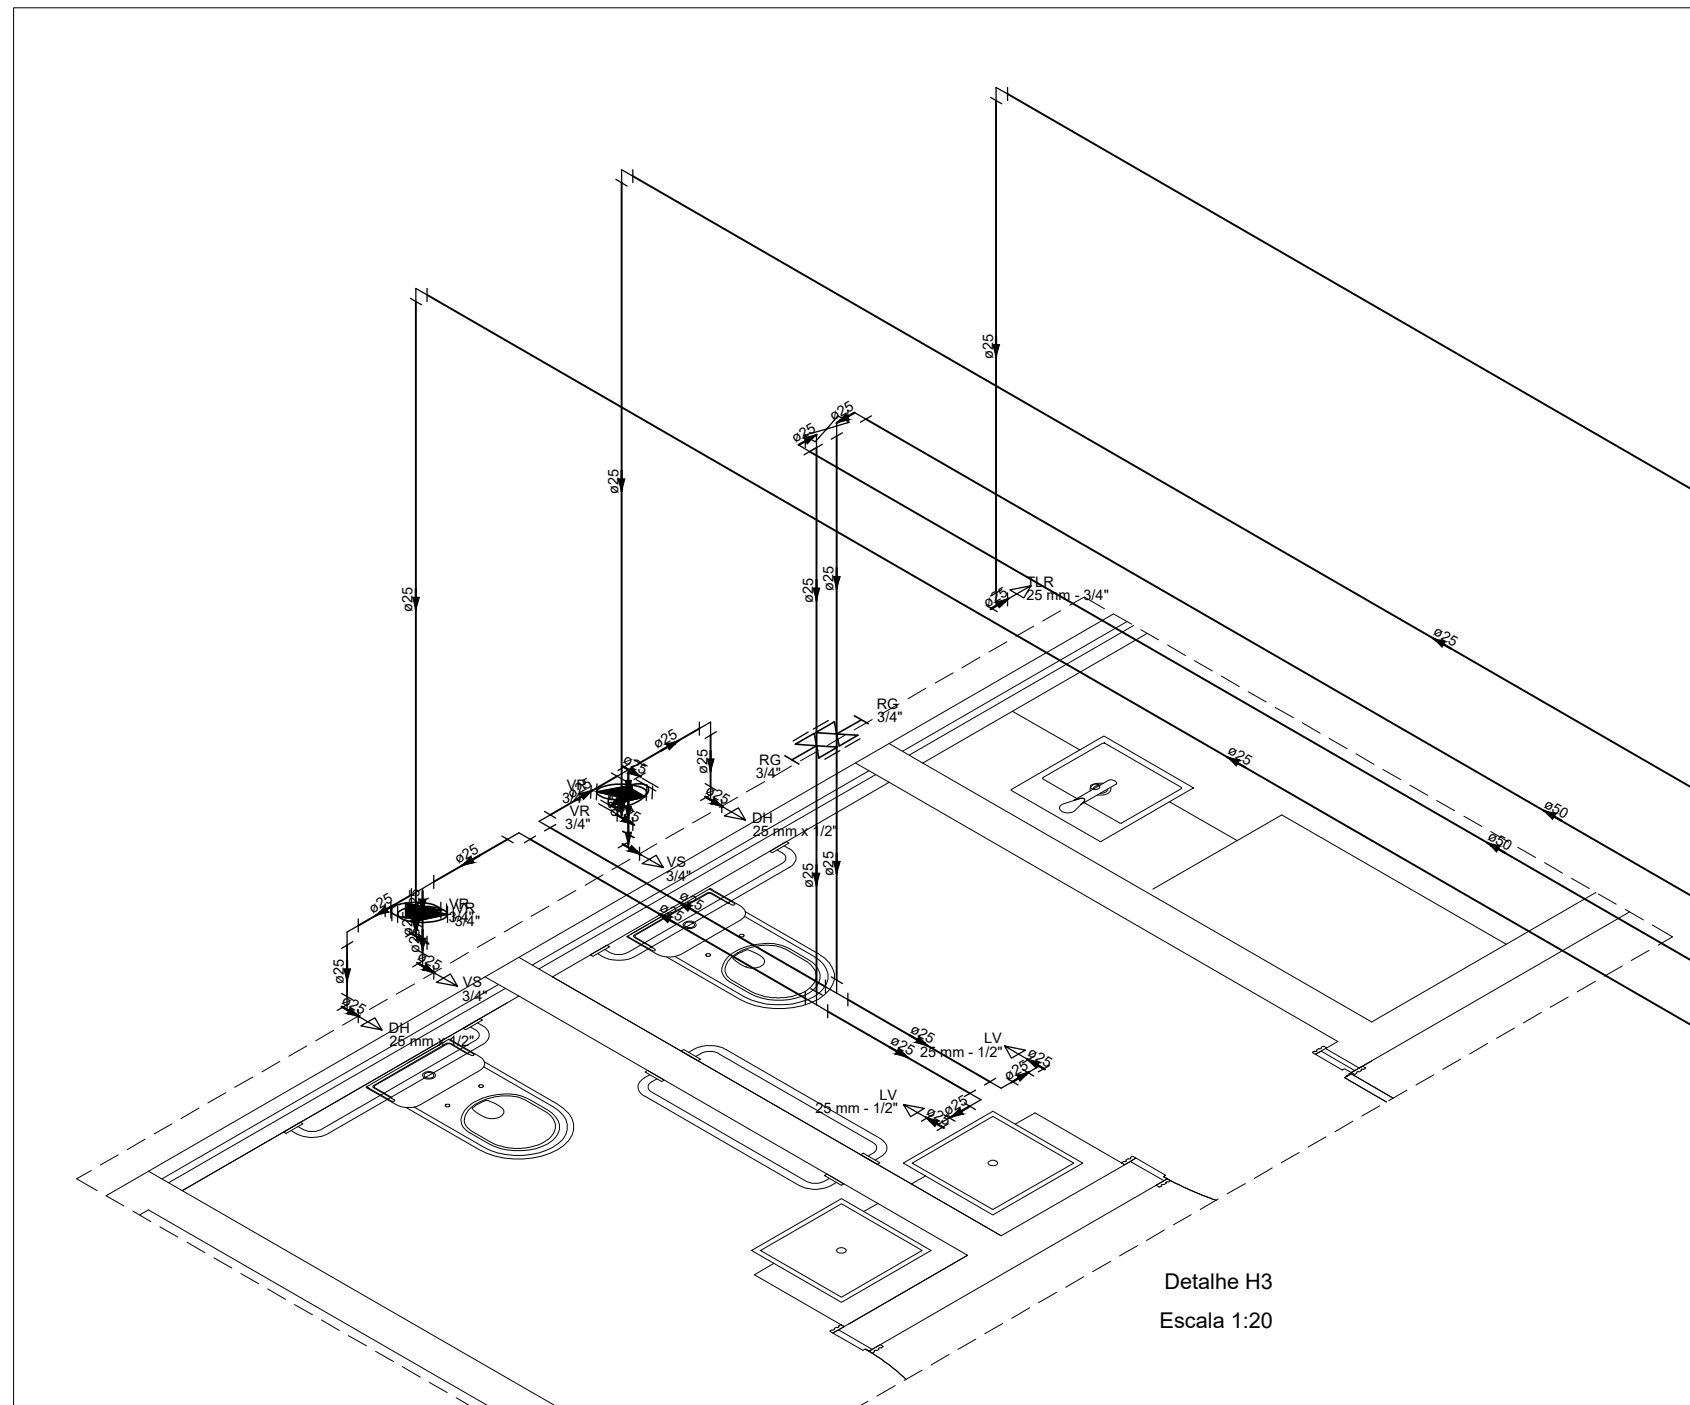


Detalhe H3

Escala 1:20

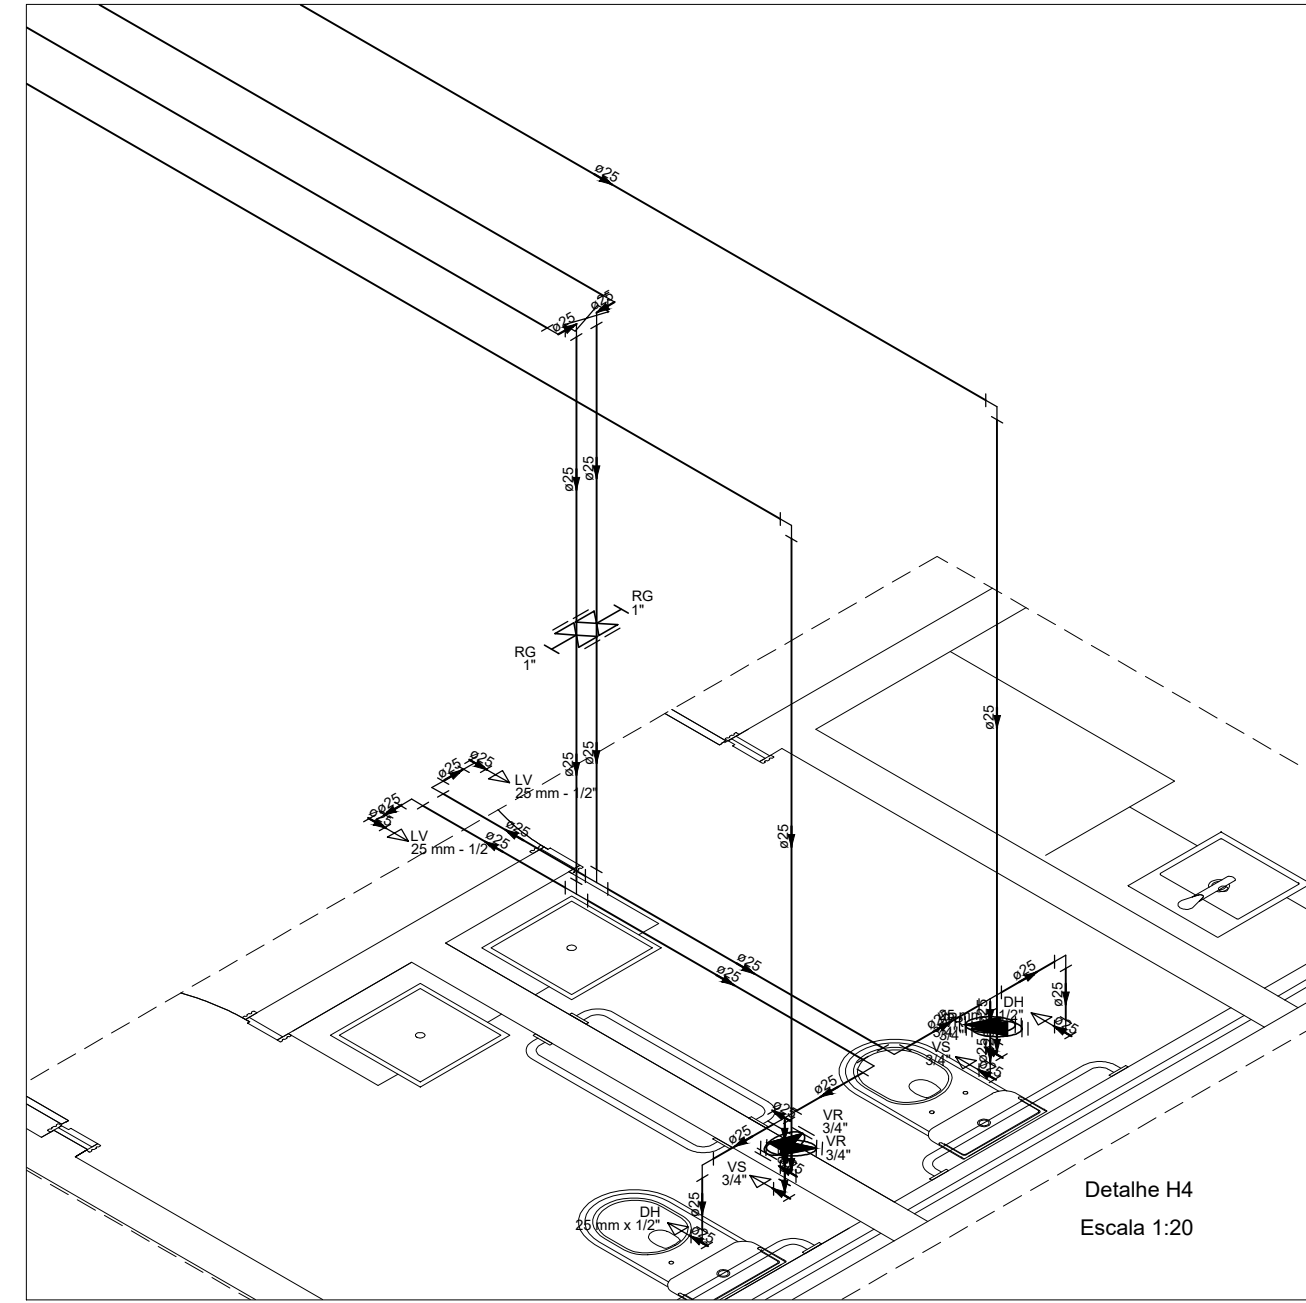


Detalhe H4

Escala 1:20

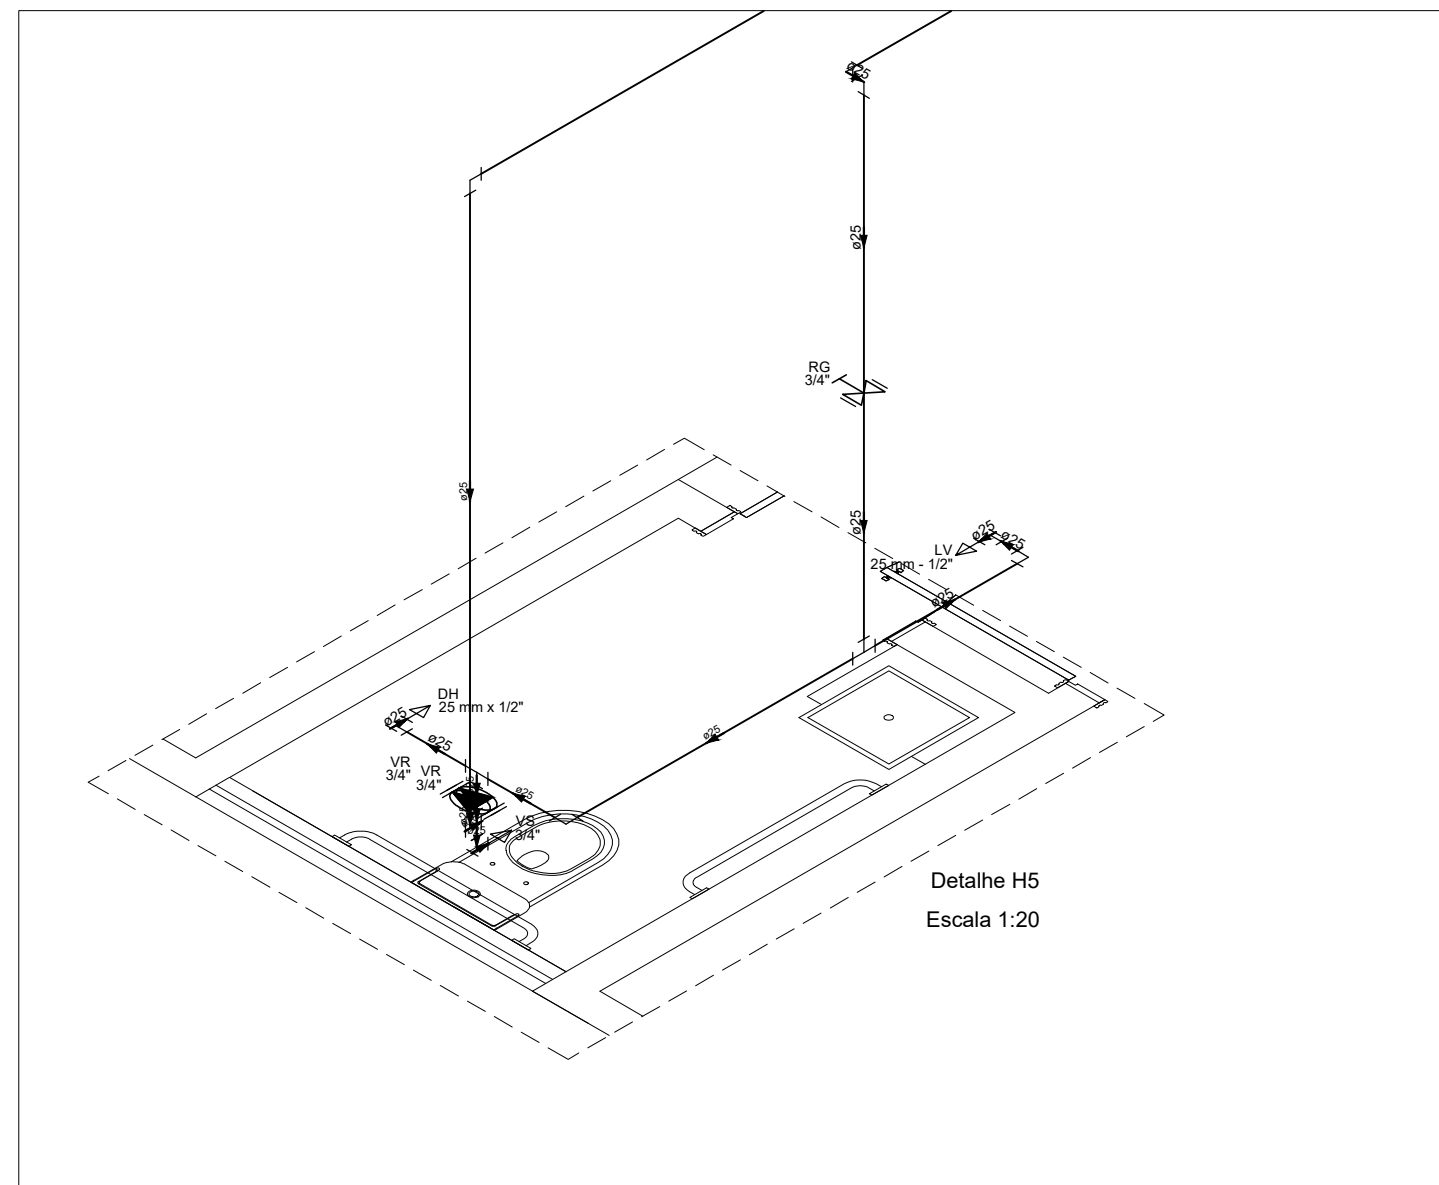


Detalhe H5

Escala 1:20

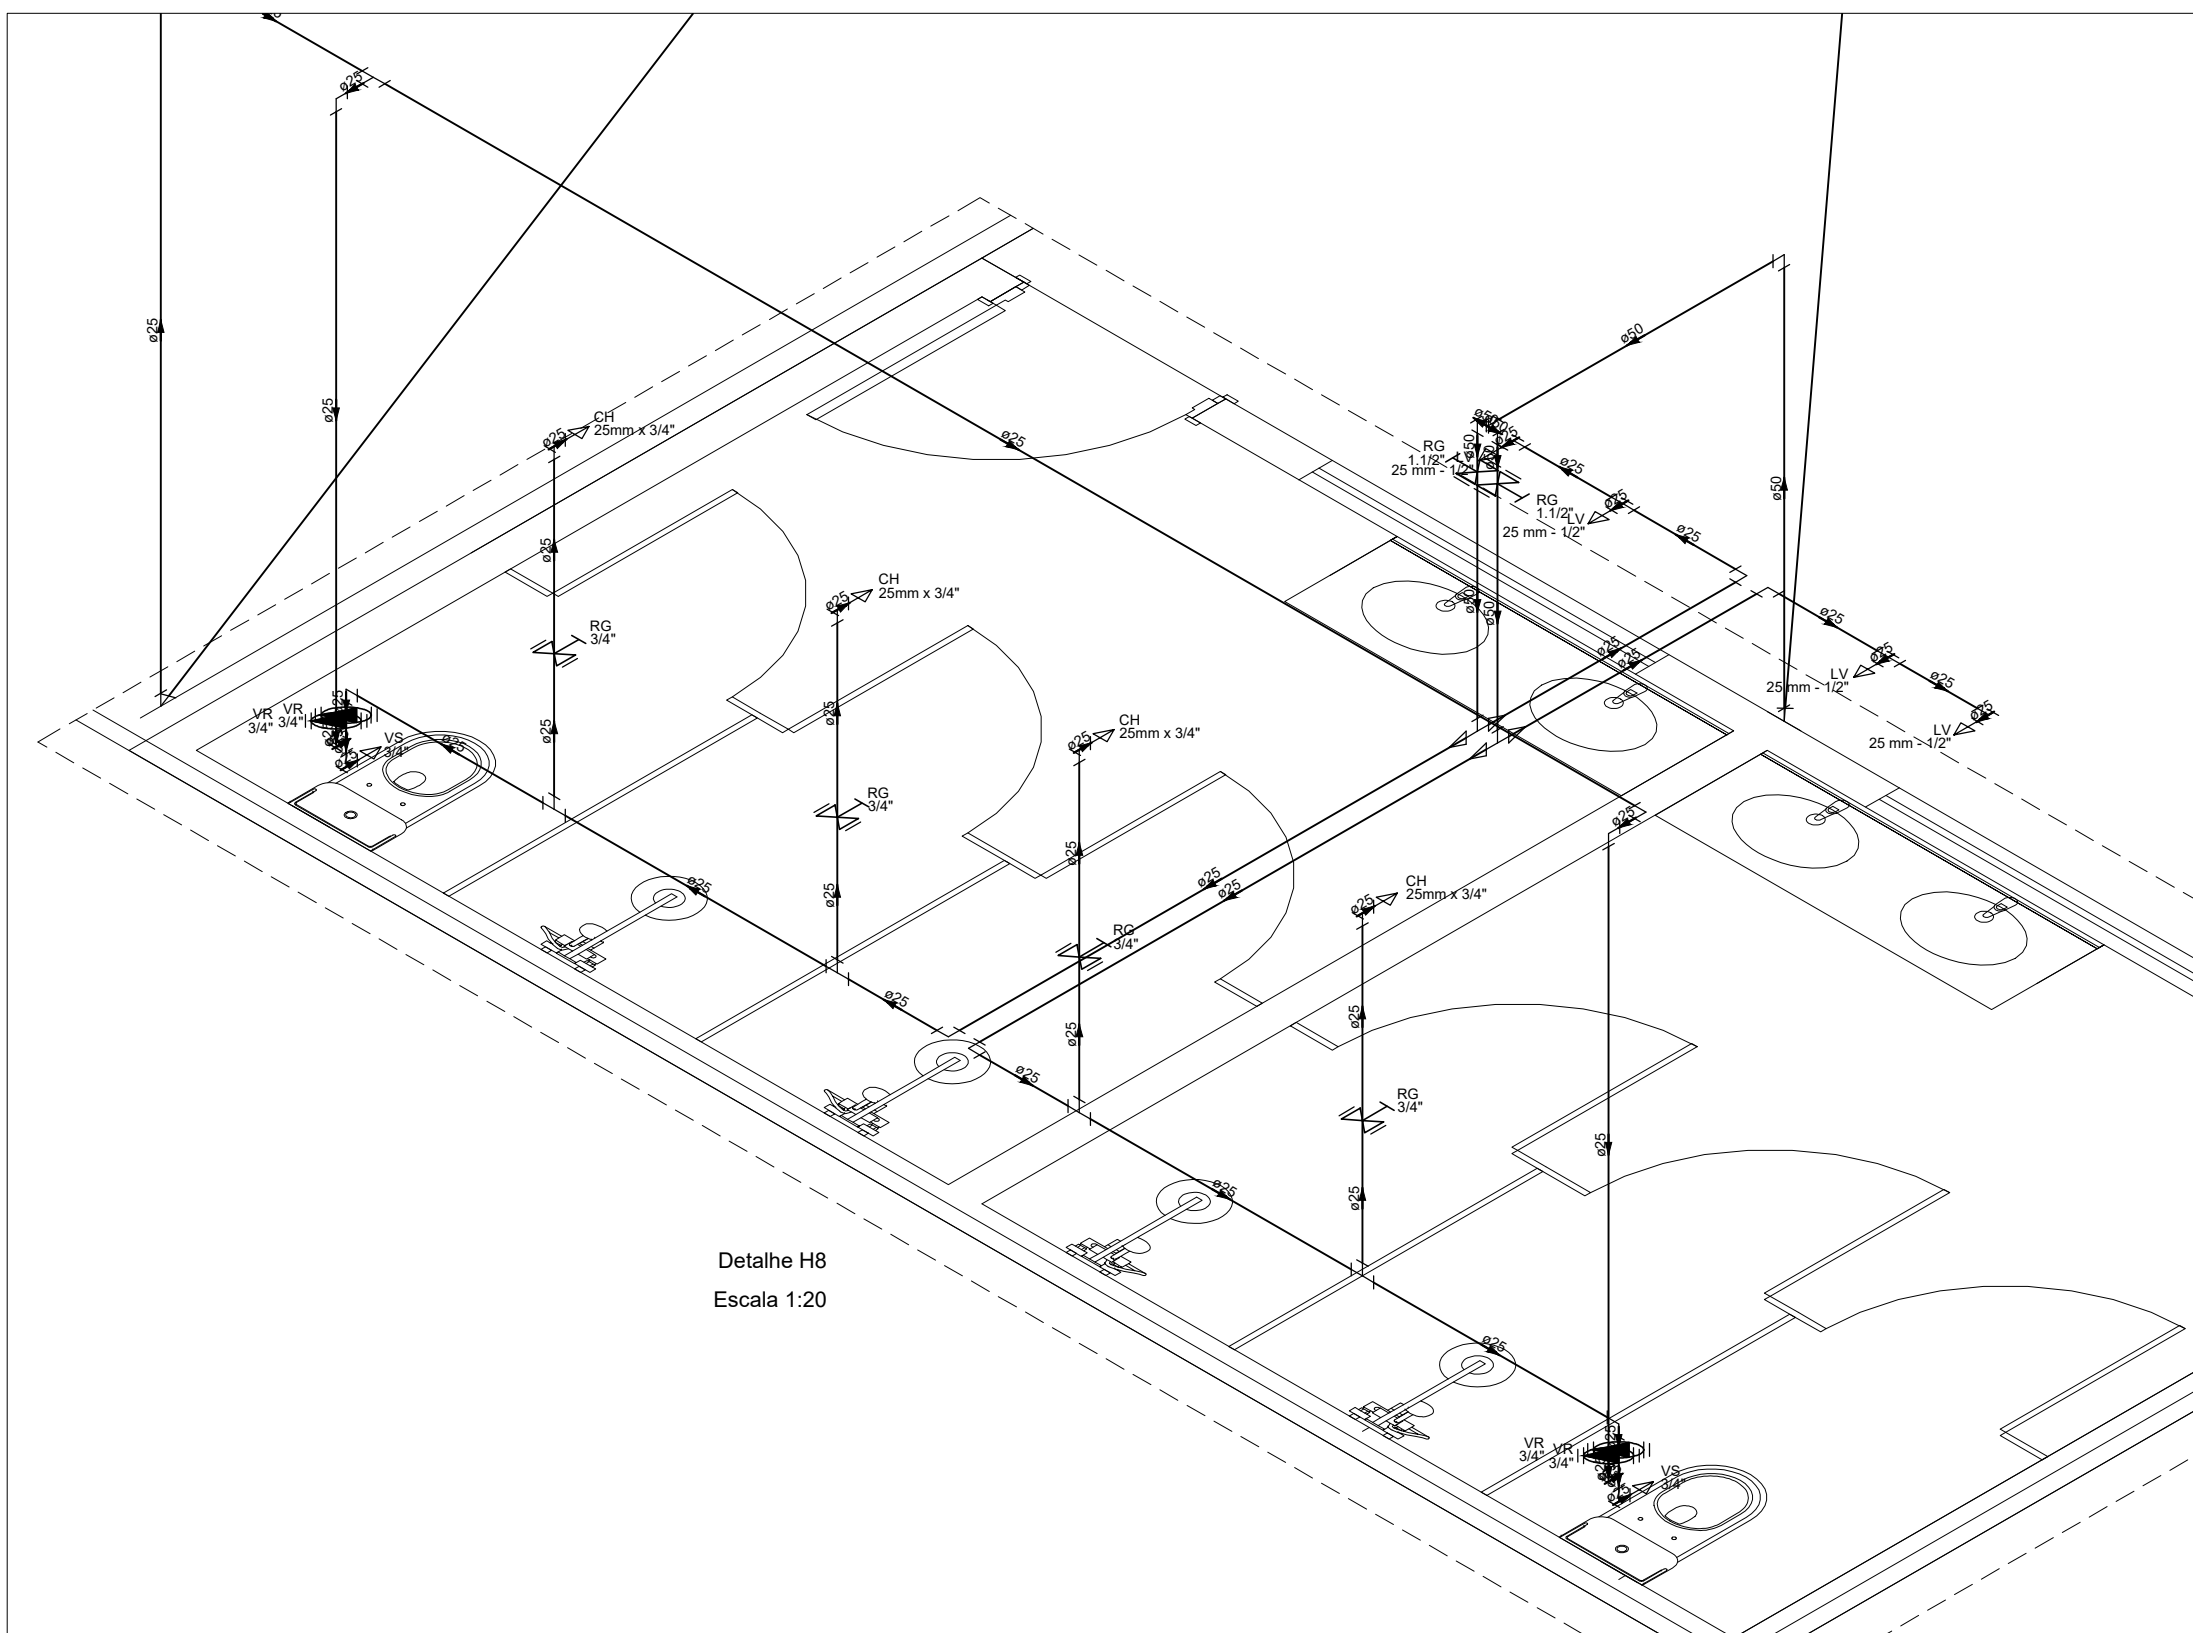


Detalhe H8

Escala 1:20

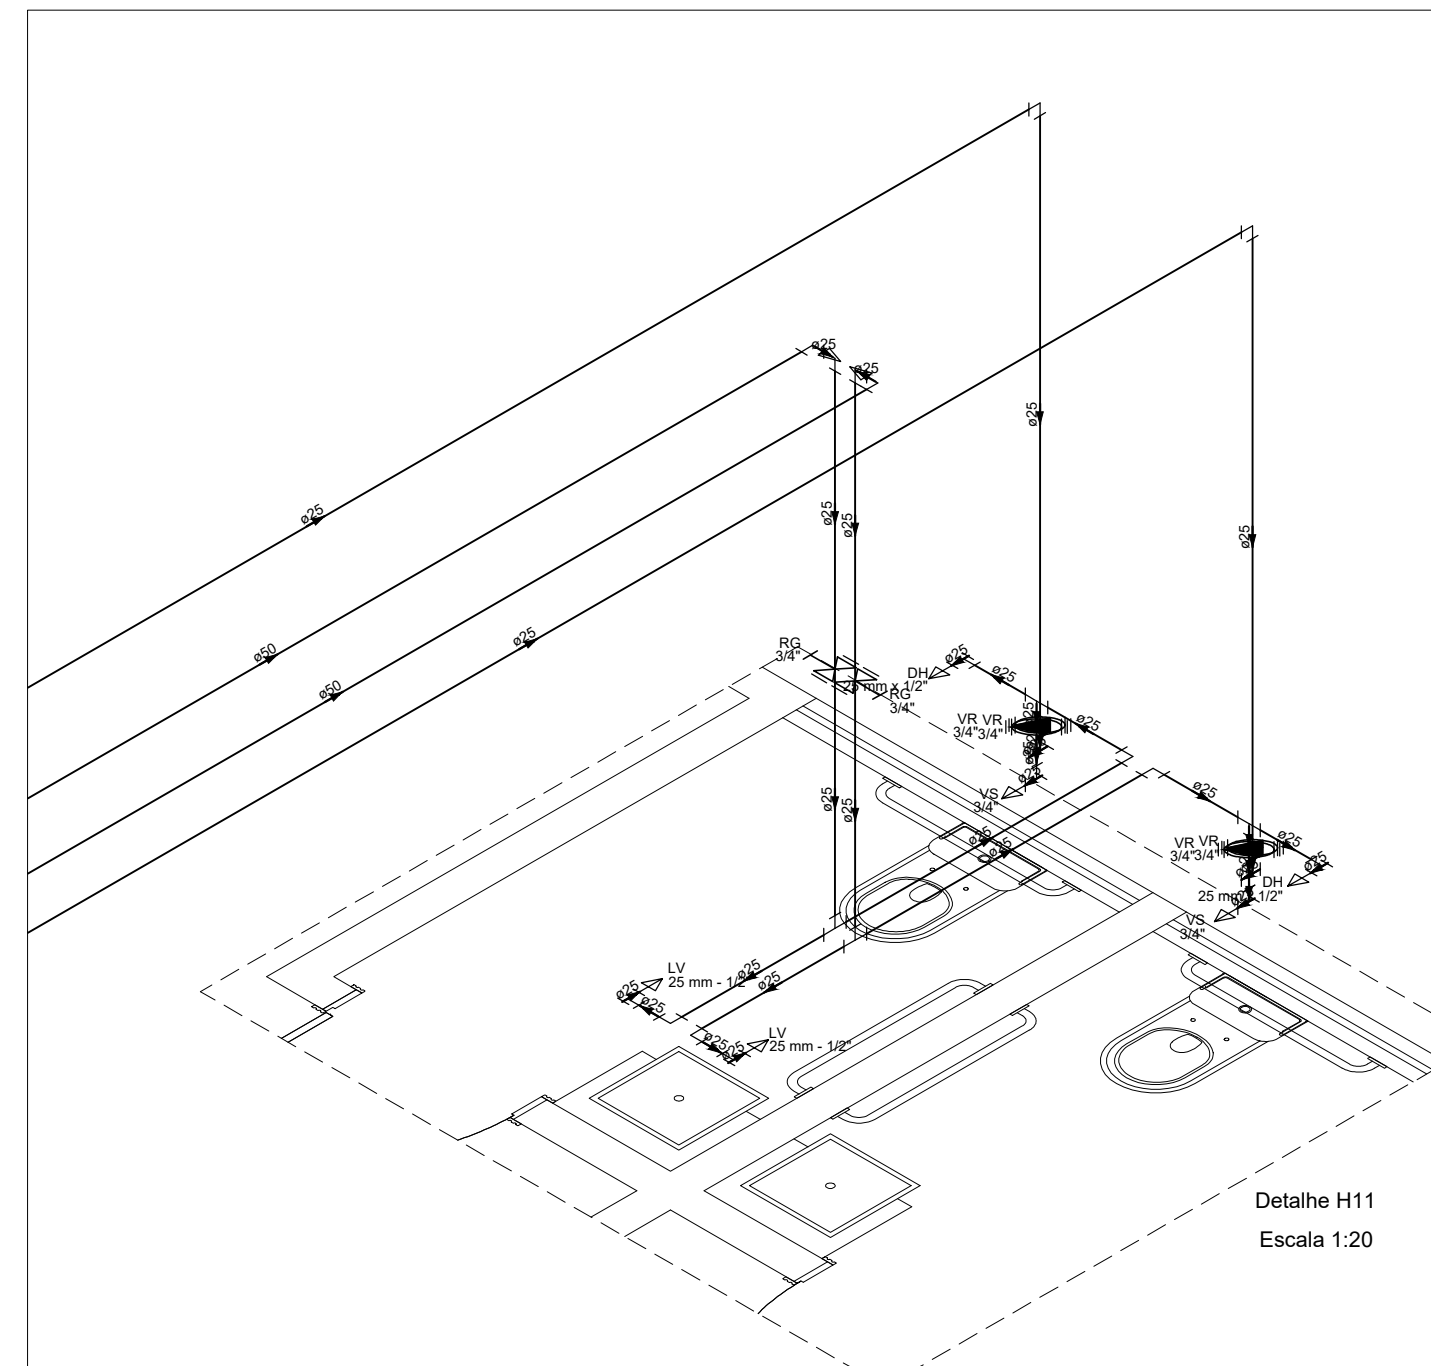


Detalhe H11

Escala 1:20

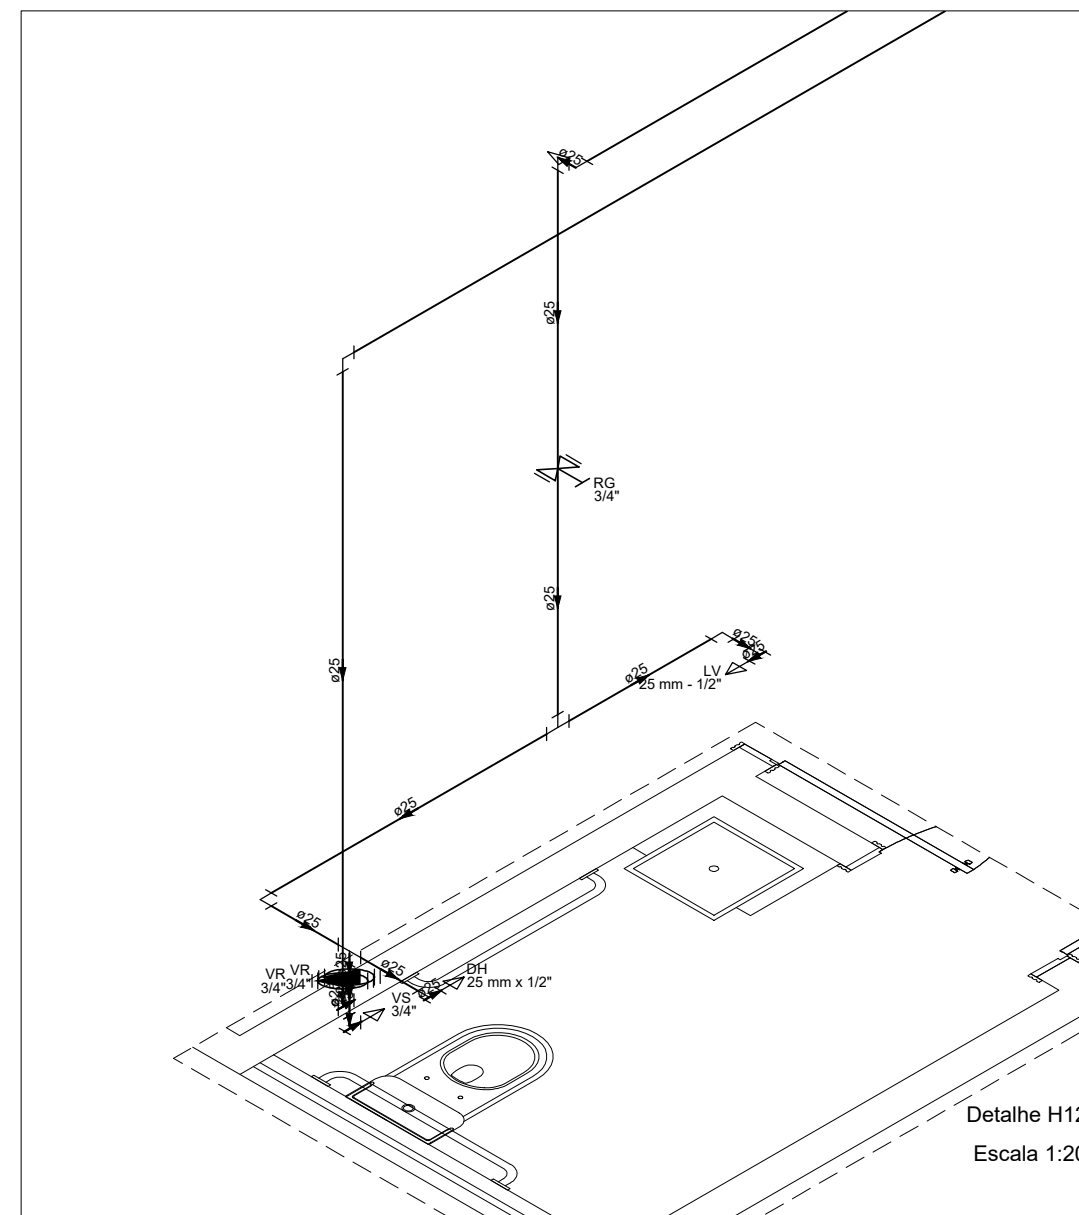


Detalhe H12

Escala 1:20

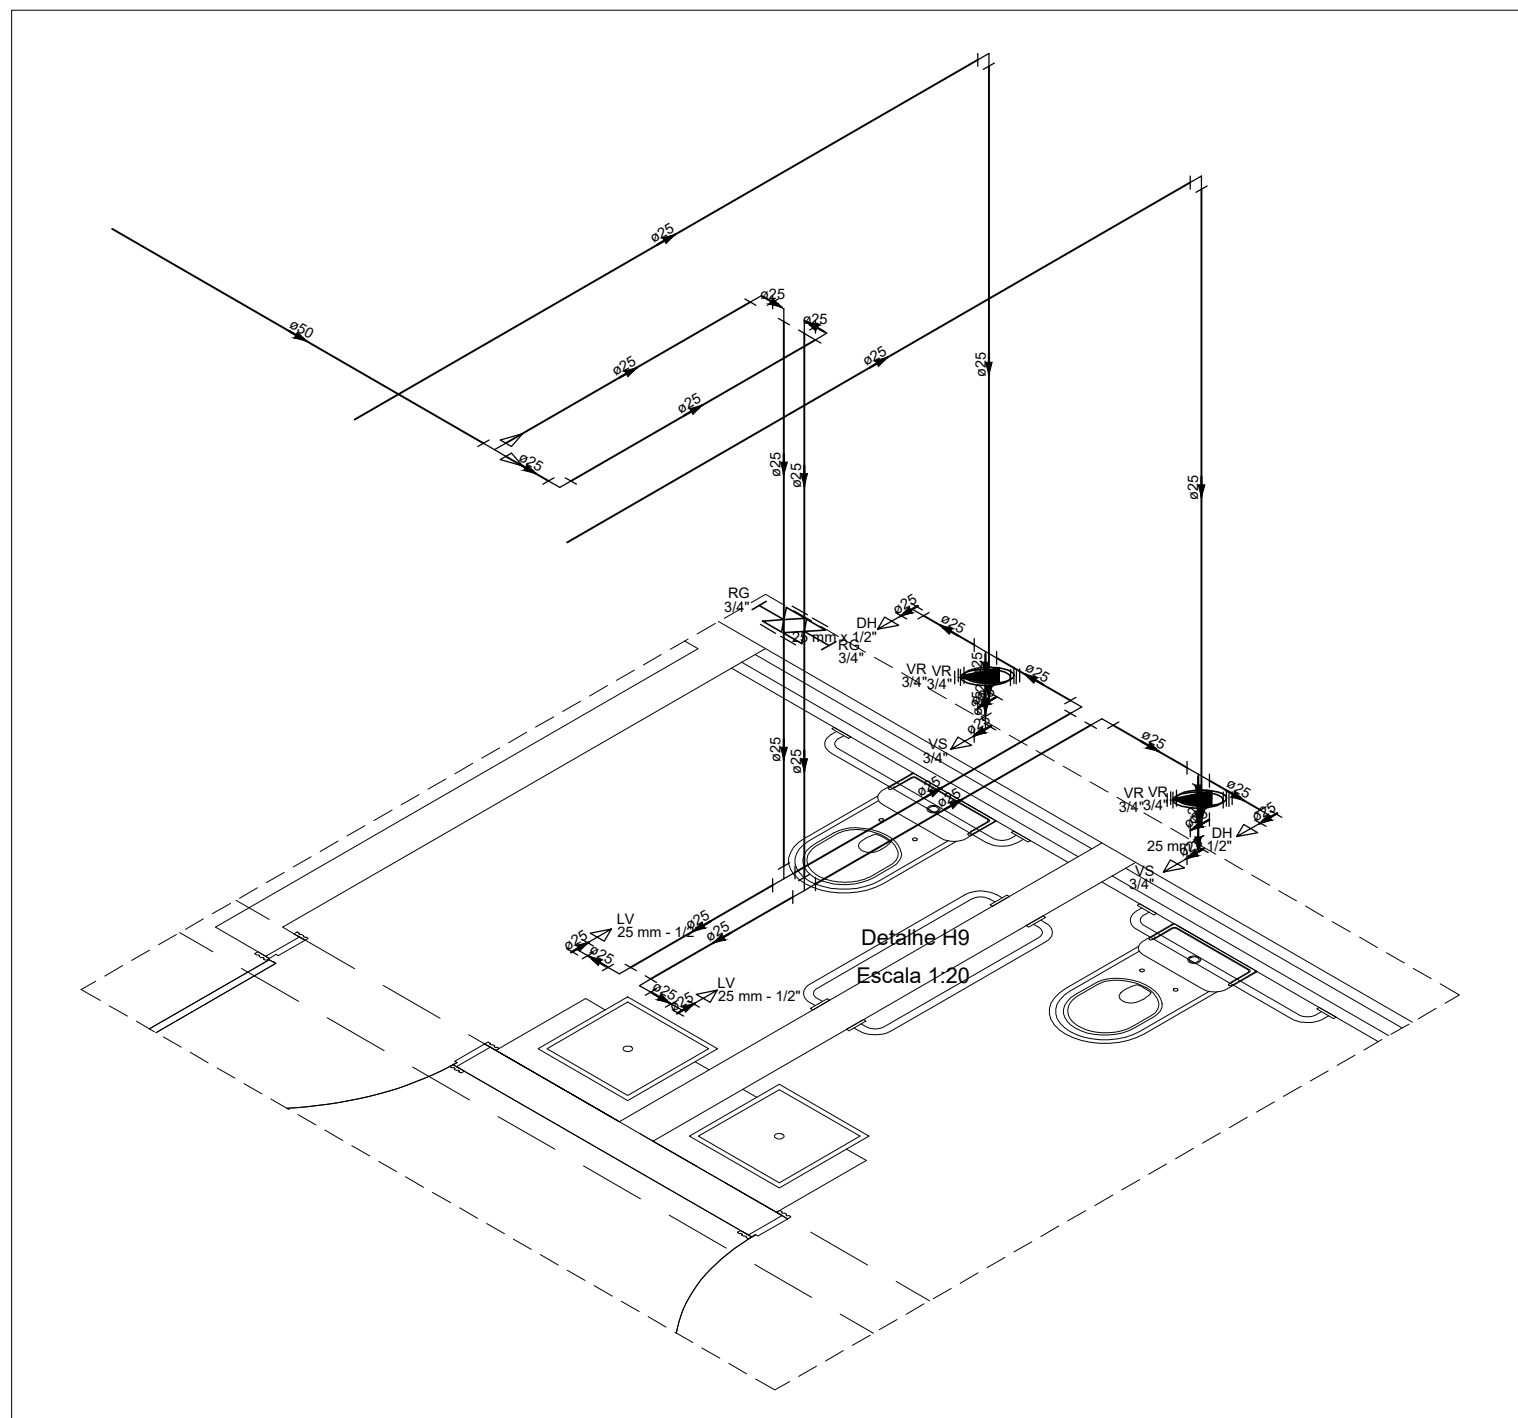


Detalhe H9

Escala 1:20

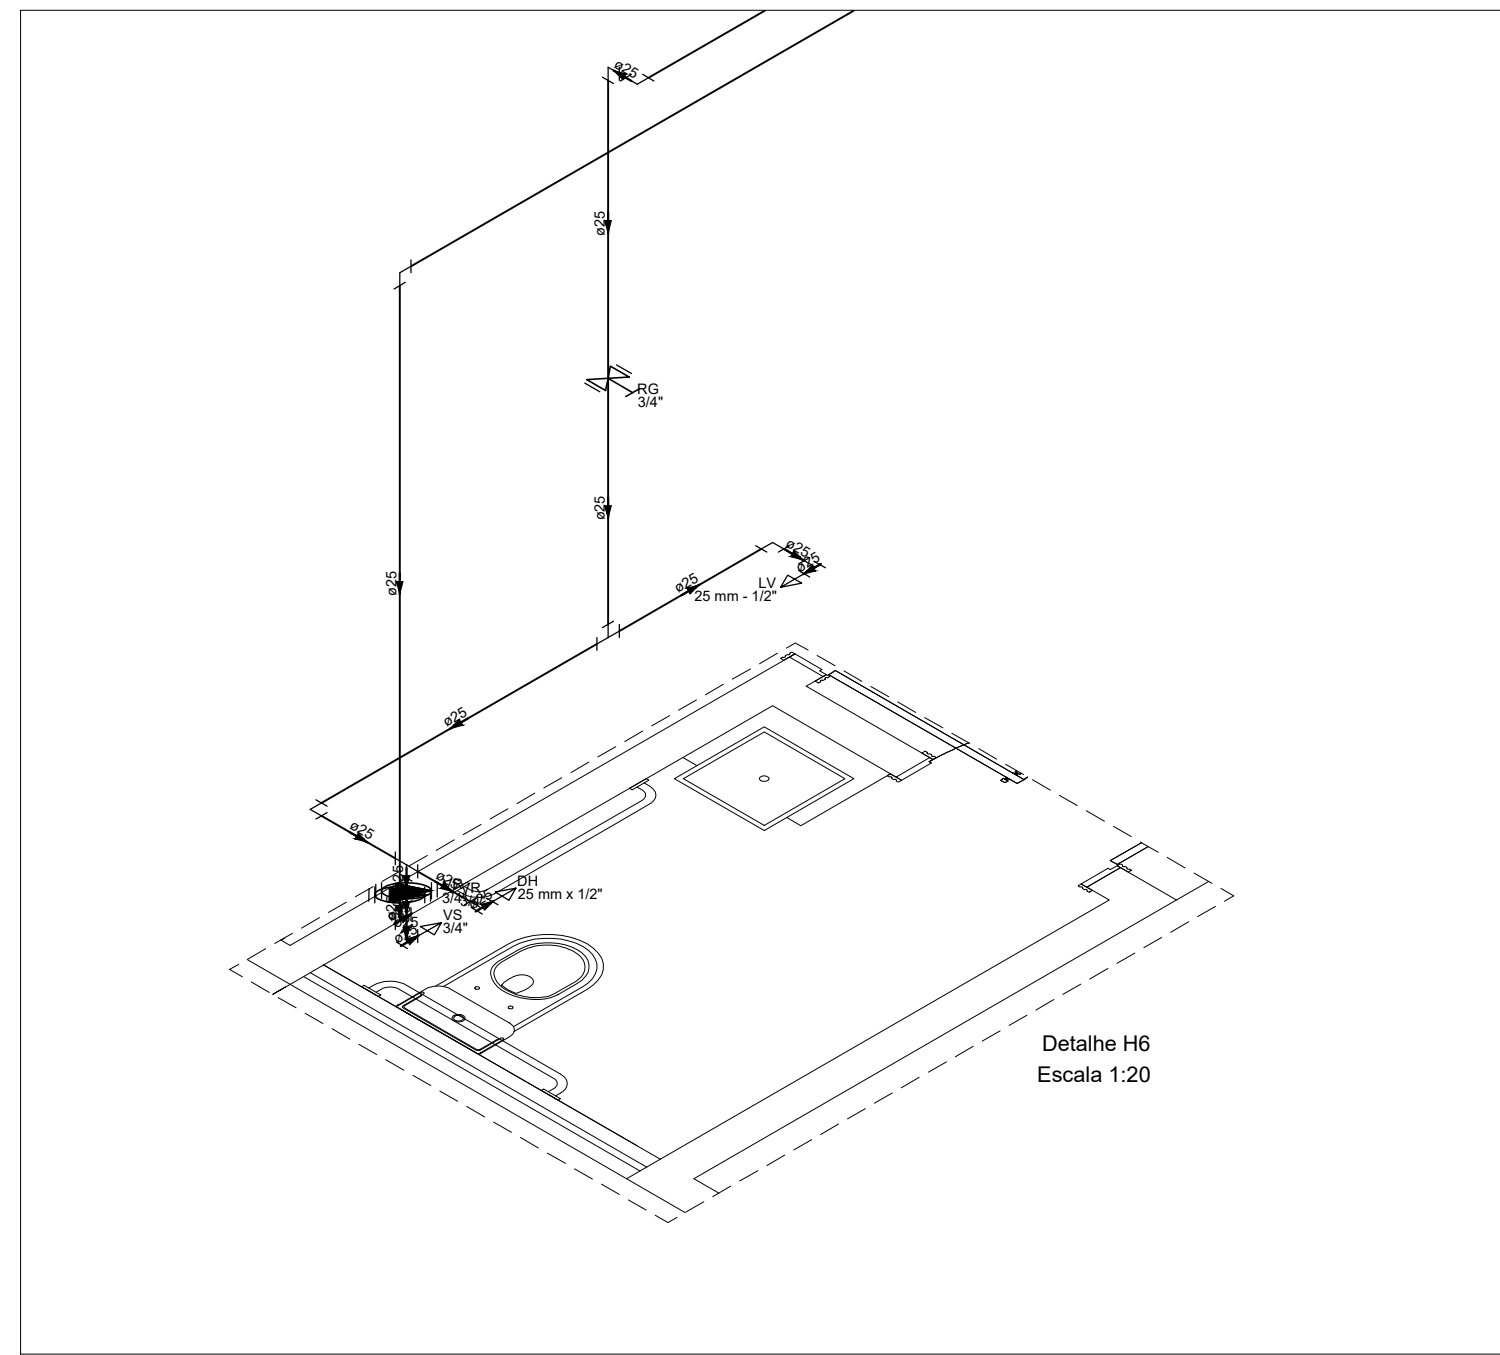


Detalhe H6

Escala 1:20

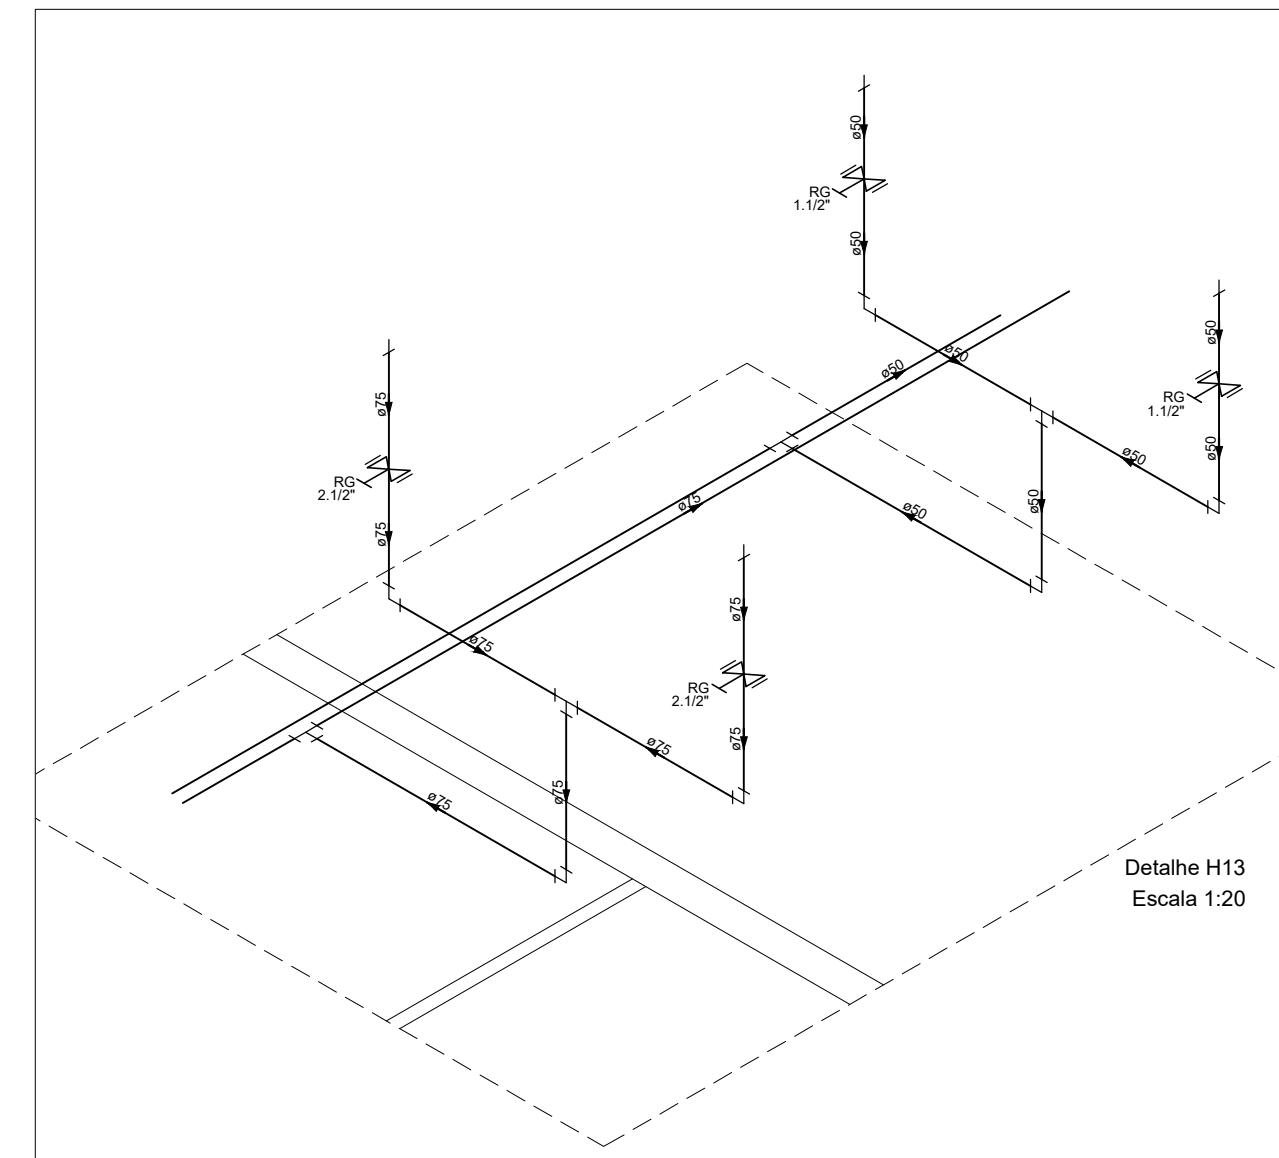


Detalhe H13

Escala 1:20

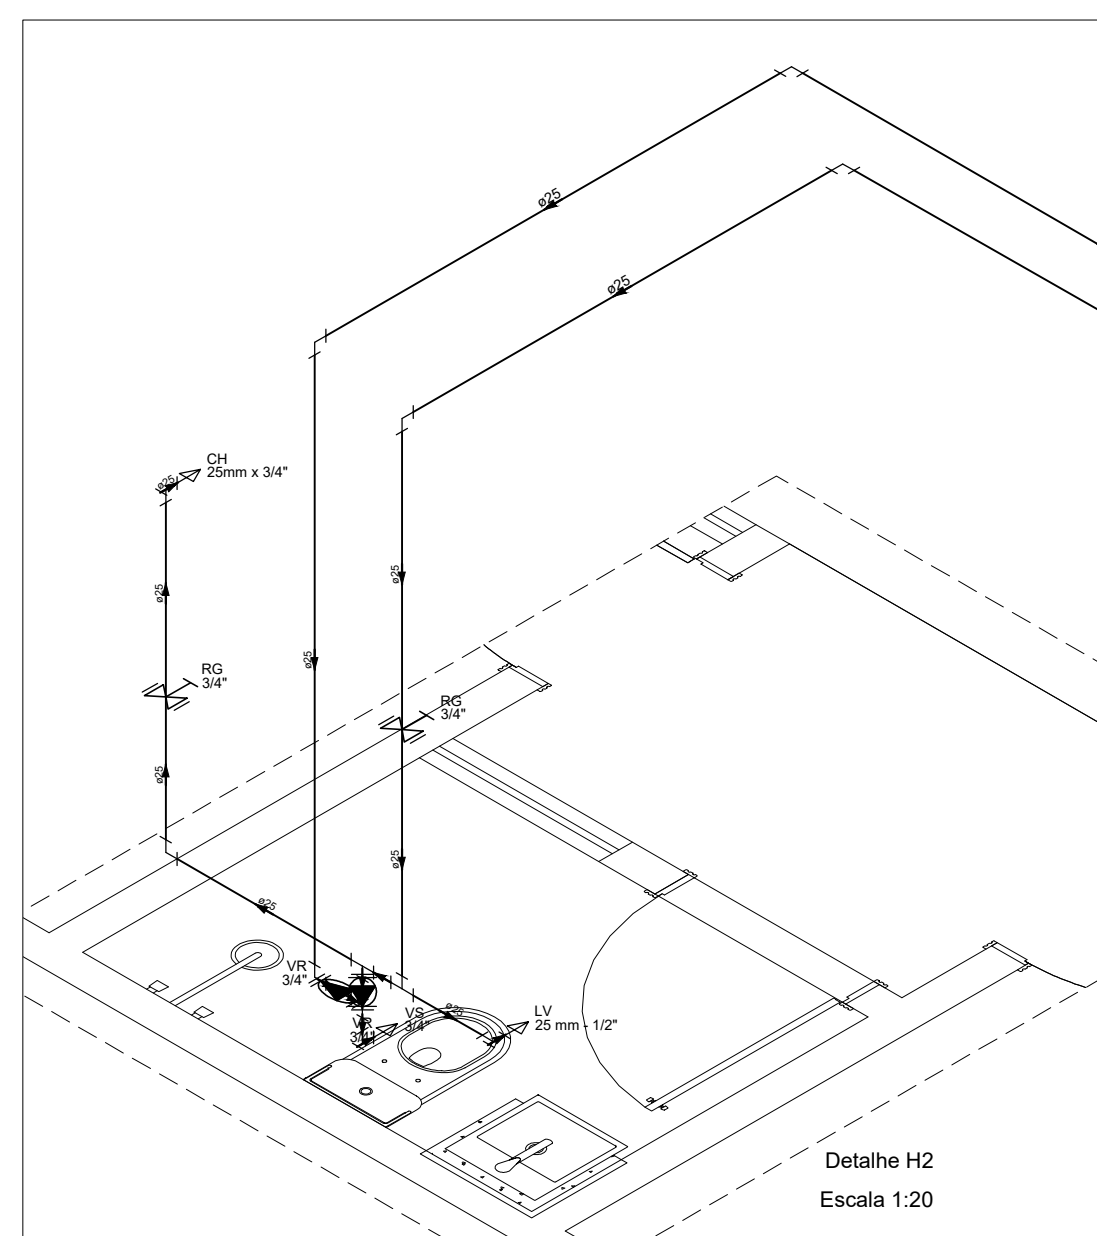


Detalhe H2

Escala 1:20

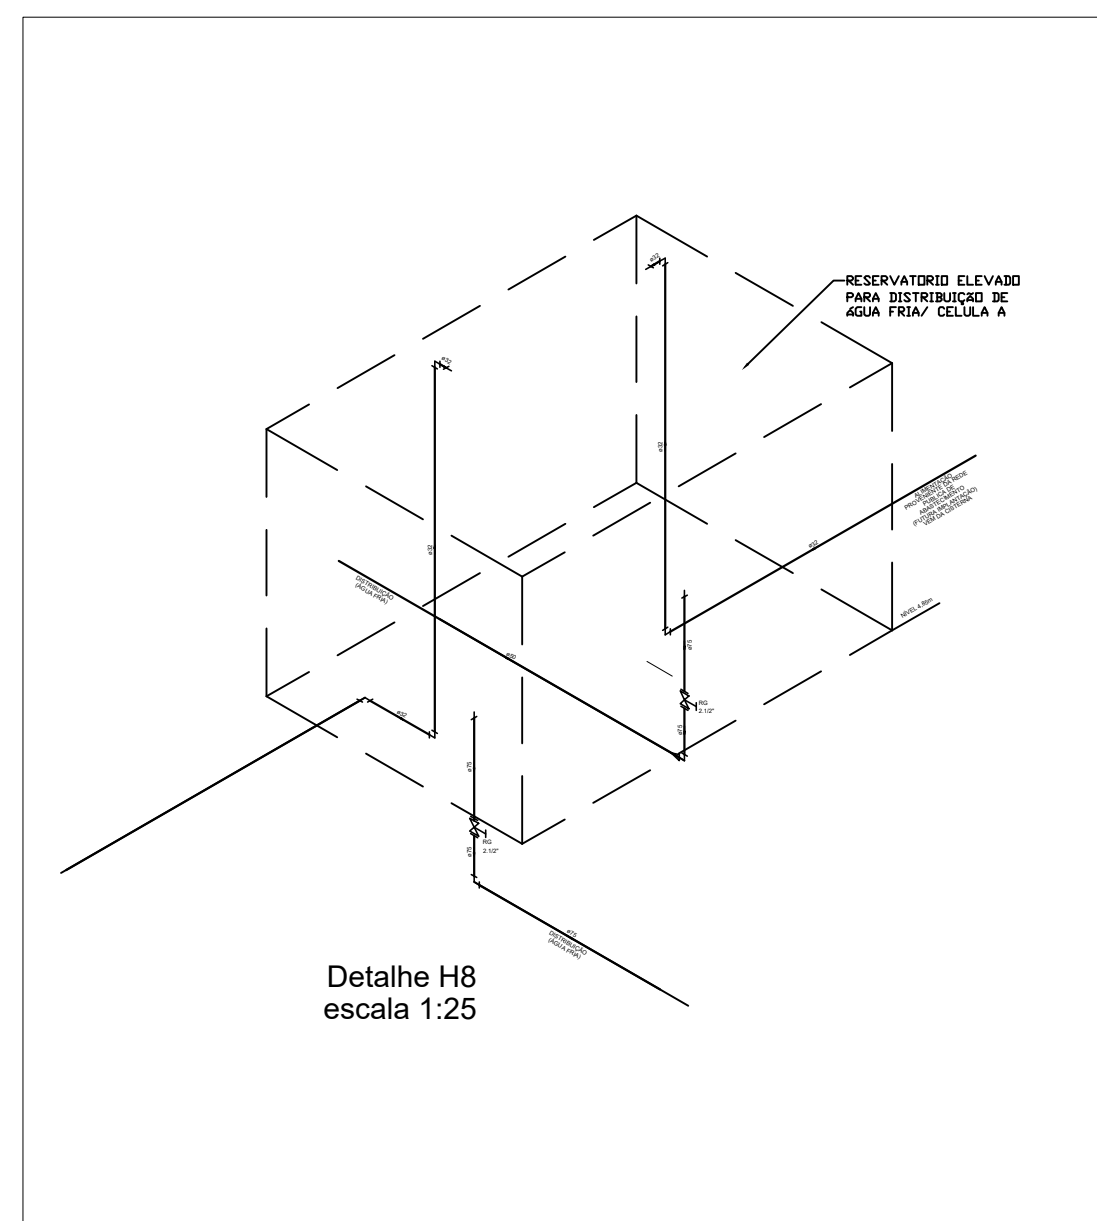

Detalhe H8

escala 1:25

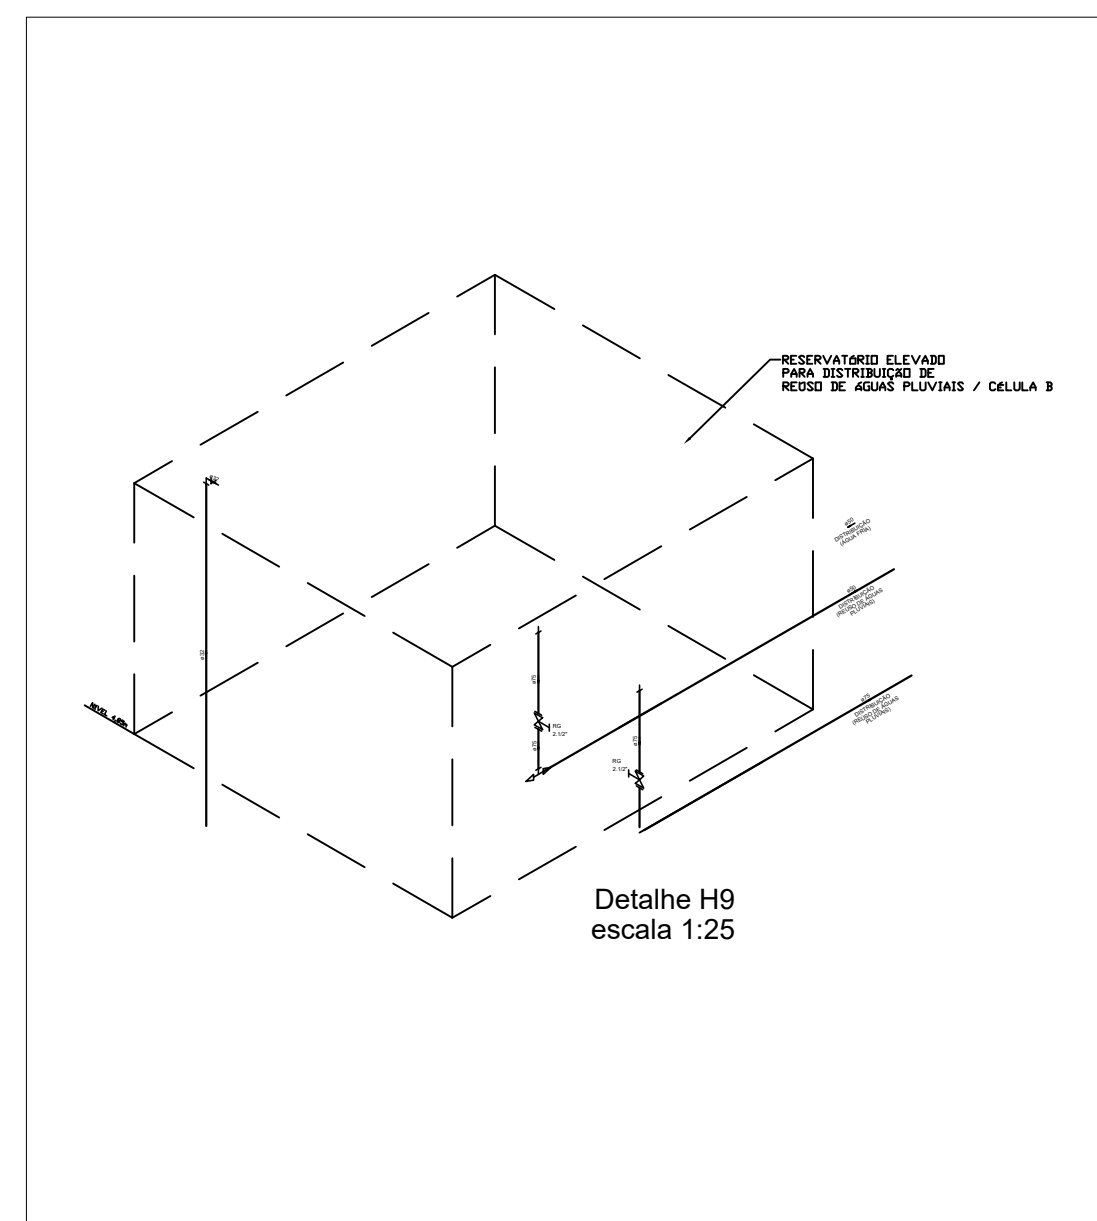

Detalhe H9

escala 1:25



AB PROJETOS E
CONSULTORIA LTDA

Rua Dr. Moisés Pimentel Neto, nº 01, Qd-A, Sala 02
Bairro Campestre, CEP 64.053-510, Teresina - PI
abprojetoseconsultoria@gmail.com
CMC nº 202527-2

PROJETO EXECUTIVO DE INSTALAÇÃO HIDRAULICA

Obr: **CONSTRUÇÃO DO FÓRUM DE ALTOS**

Endereço: **Rua Projetada, s/n, Altos - Piauí**


Conteúdo da prancha:
DETALHES
Responsável Técnico:
Verônica Scheren Castelo Branco - Engenheira Civil - CREA/PI 19.373

Op. de CAD: **Caio José**

Data: **Novembro/2022**

Escala: **1/100**

Revisão: **REV 01**

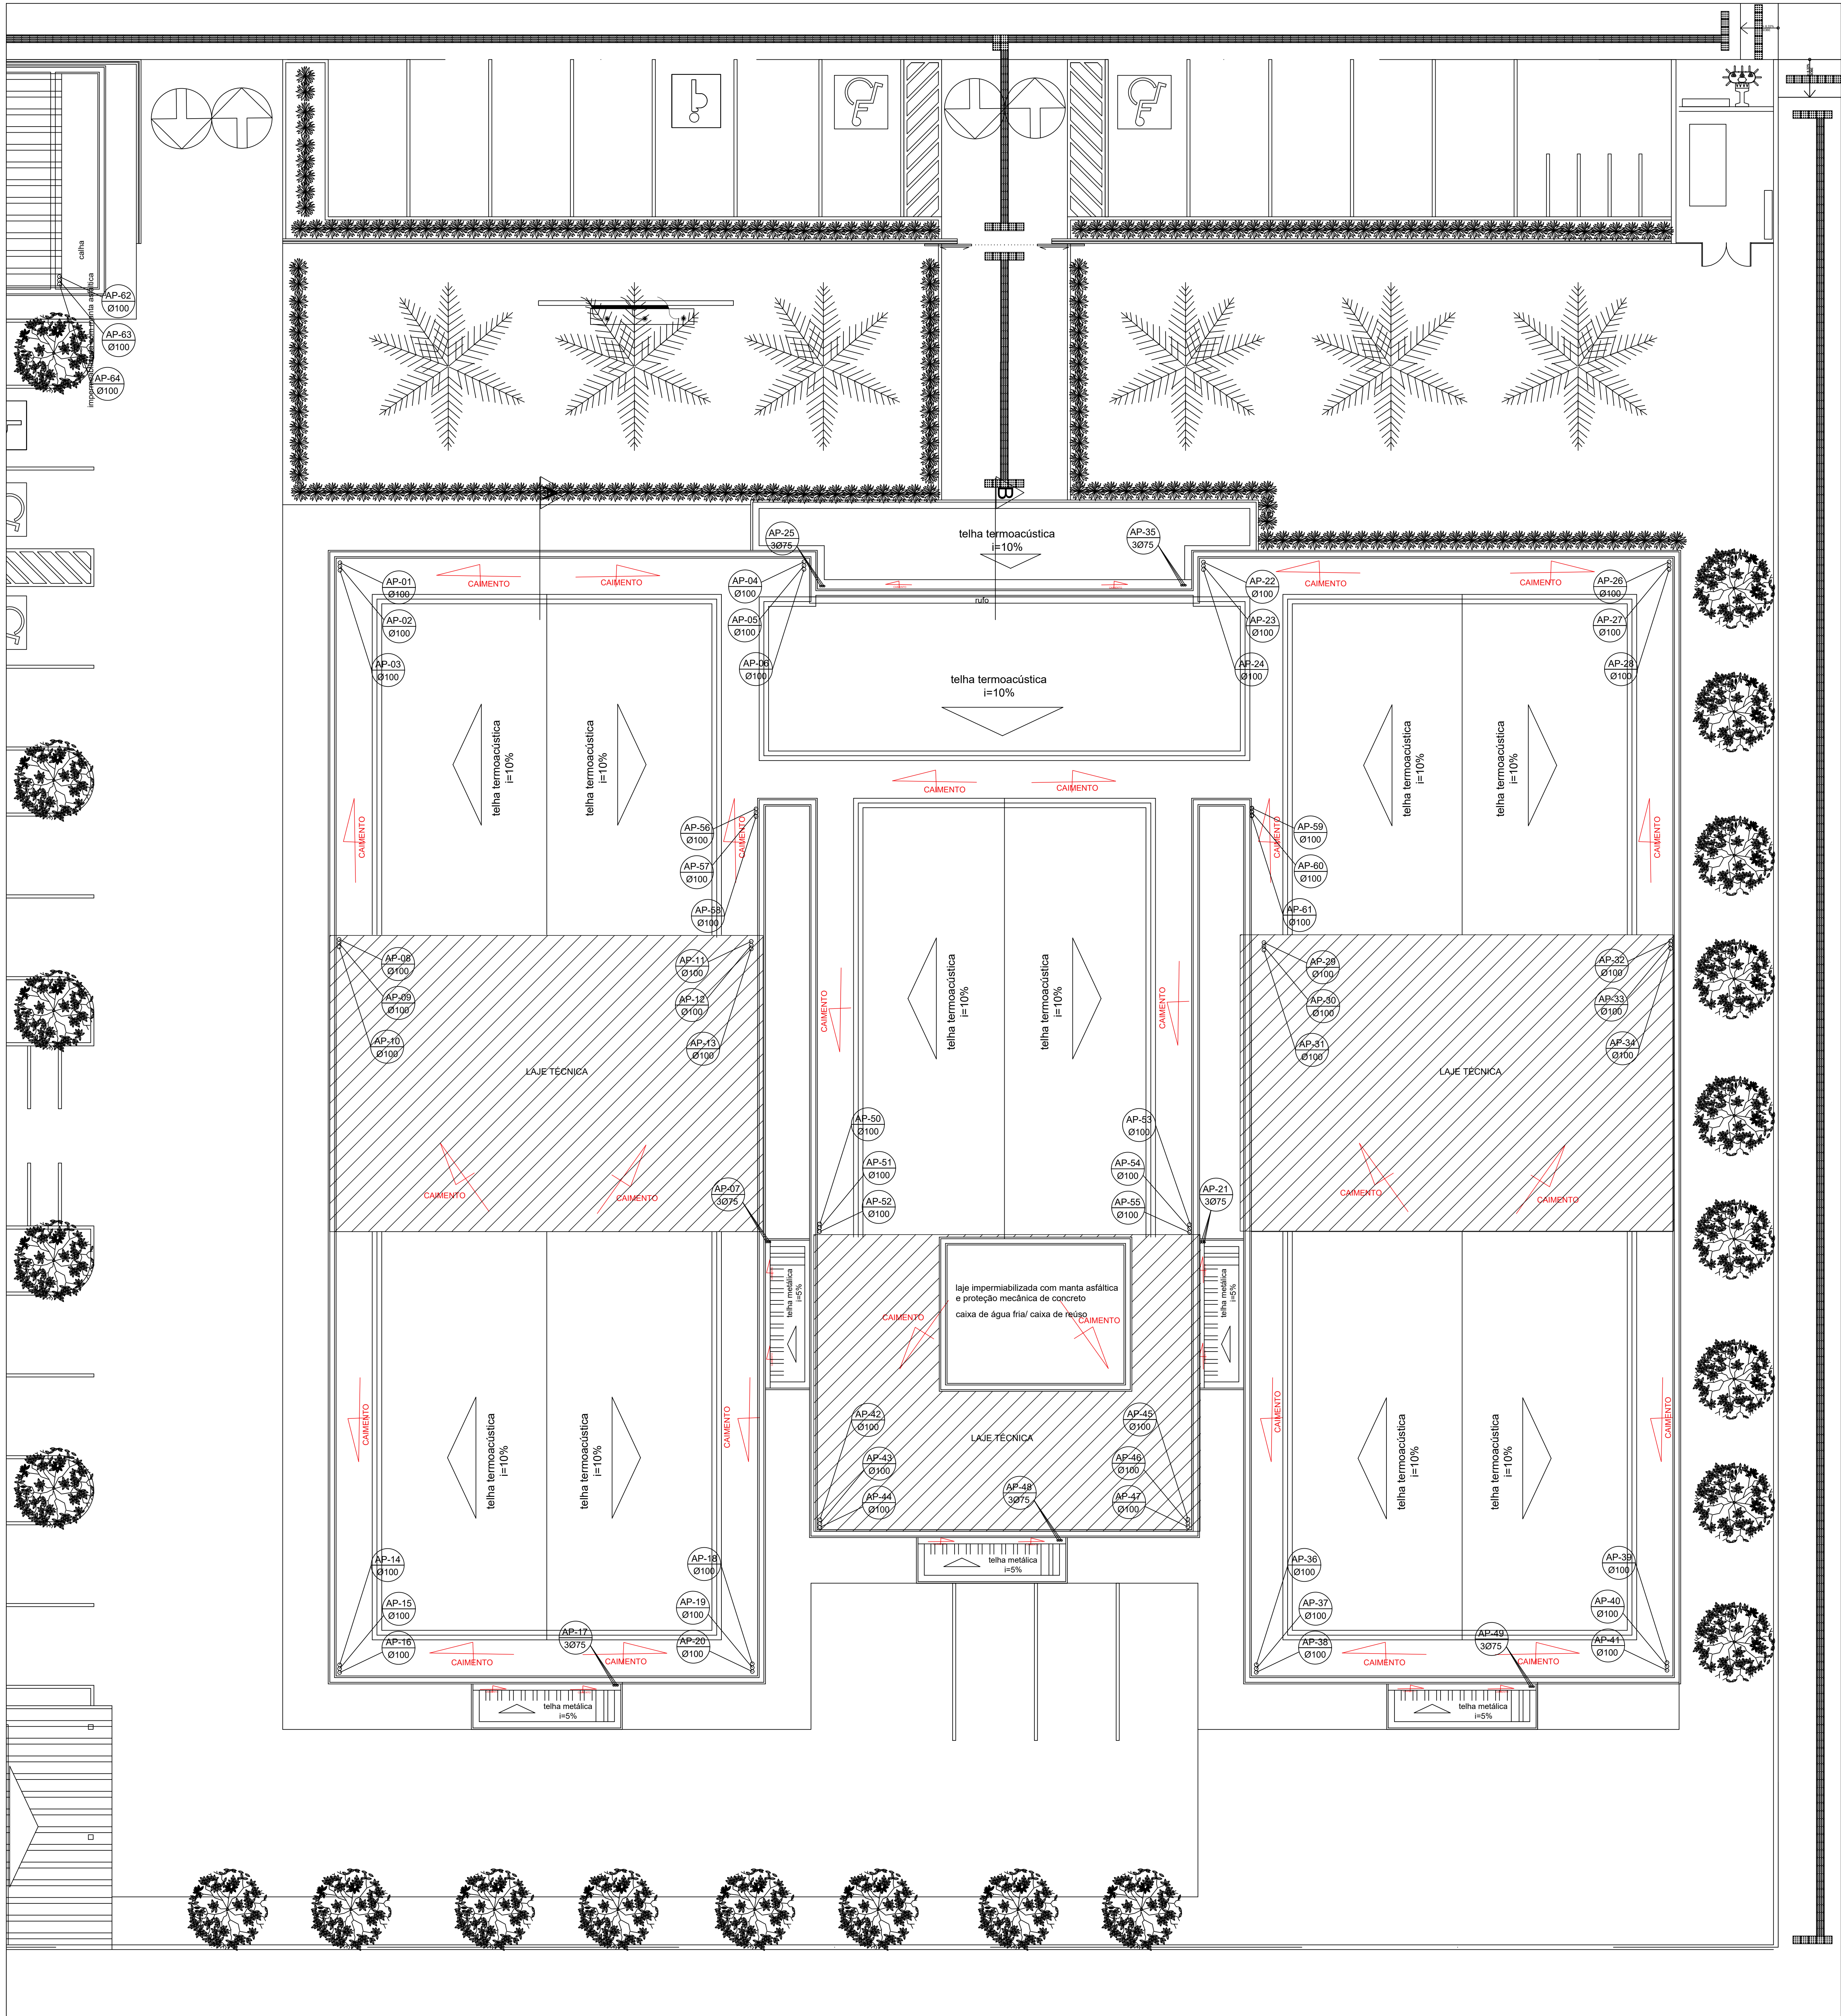

- AP-01 Ø100 - COLUNA DE ÁGUAS PLUVIAIS
- CAIXA DE AREIA COM TAMPA EM GRELHA 50X50cm
- CONDUTOR HORIZONTAL ÁGUAS PLUVIAIS
- DRENO DE SPLIT Ø32mm / 50mm
- SETA INDICA O SENTIDO DO CAIMENTO DAS ÁGUAS PLUVIAIS - MÍNIMO DE 0,5%
- GRELHA CAPTAÇÃO DE ÁGUAS PLUVIAIS



DETALHE 01 - GRELHA

ab

PROJETOS & CONSULTORIA

ENGENHARIA • ARQUITETURA • MEIO AMBIENTE

AB PROJETOS E CONSULTORIA LTDA

Rua Dr. Moisés Pimentel Neto, nº 01, Qd-A, Sala 02
Bairro Campestre, CEP 64.053-510, Teresina - PI
abprojetoconsultoria@gmail.com
CMC nº 202527-2

PROJETO EXECUTIVO DE INSTALAÇÃO PLUVIAL

CONSTRUÇÃO DO FÓRUM DE ALTOS

Rua Projetada, s/n, Altos - Piauí

Confeccionado da prancha:
INSTALAÇÃO PLUVIAL - PLANTA DE COBERTURA

Responsável Técnico:
Verônica Scheren Castelo Branco - Engenheira Civil - CREA/PI 19.373


Op. de CAD:
Caio José

Data:
Novembro/2022

Escala:
1/100

Revisão:


2/2

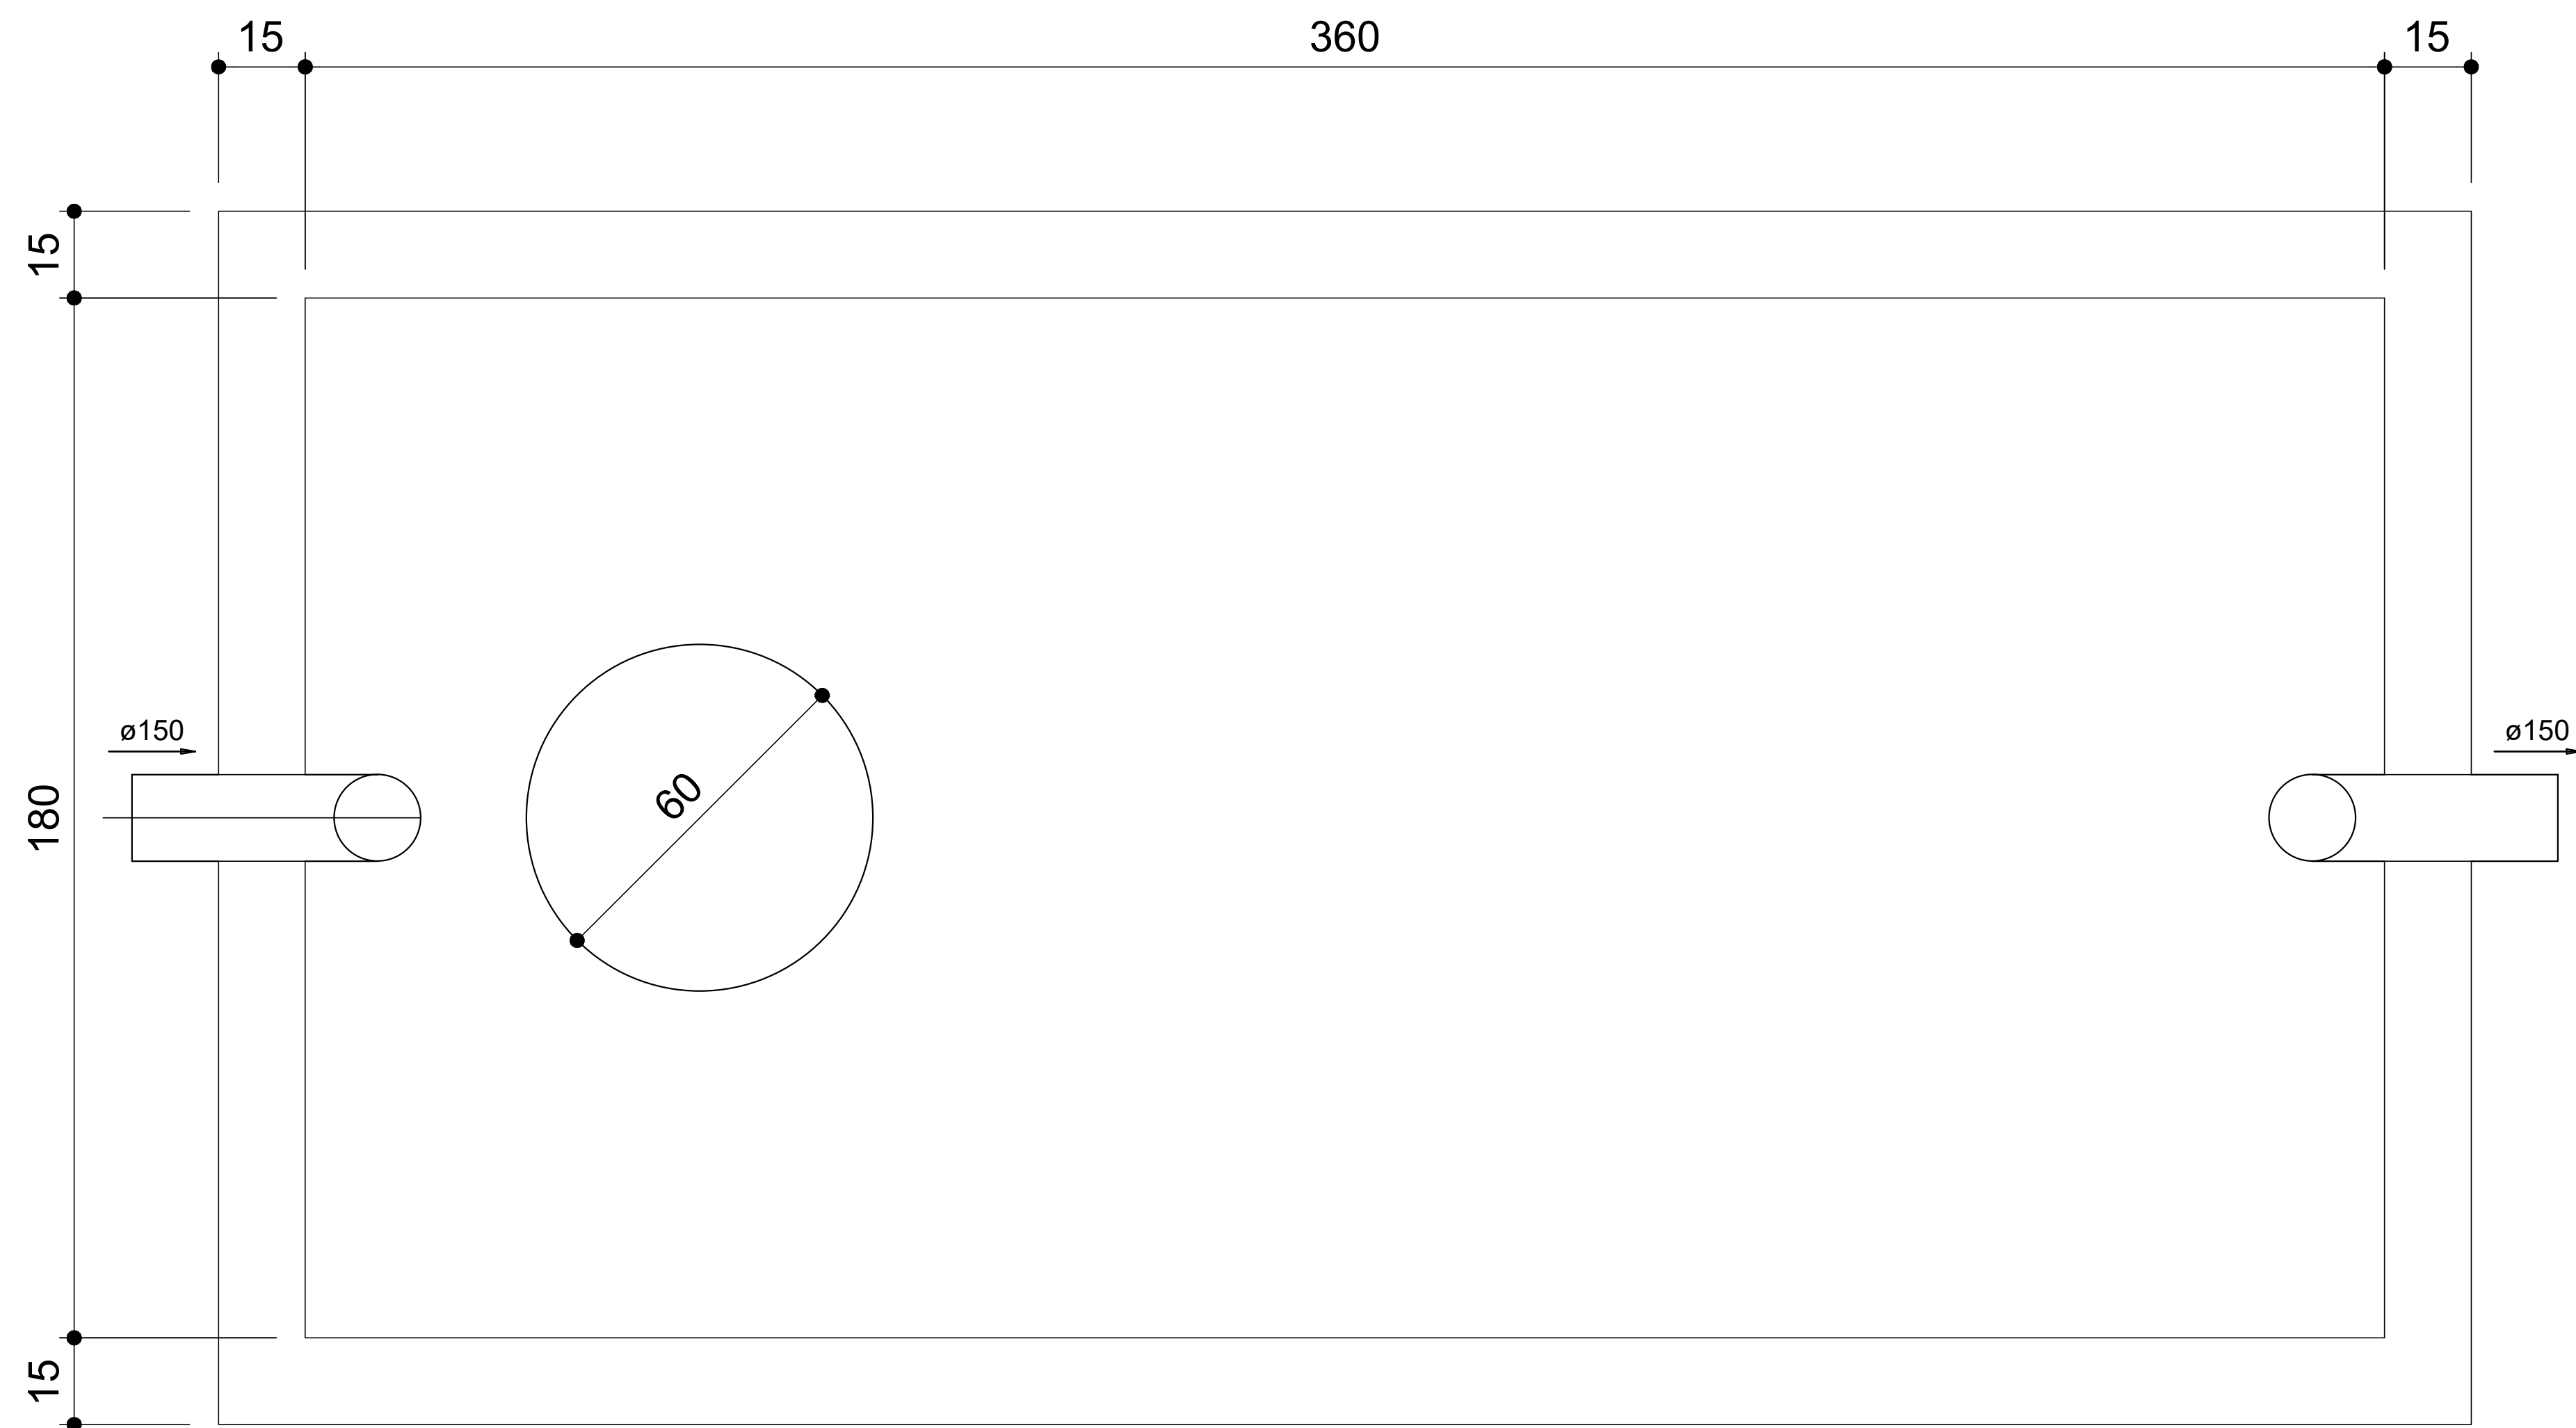


TANQUE SÉPTICO
PLANTA BAIXA - ESC. 1:25



TANQUE SÉPTICO
CORTE - ESC. 1:25

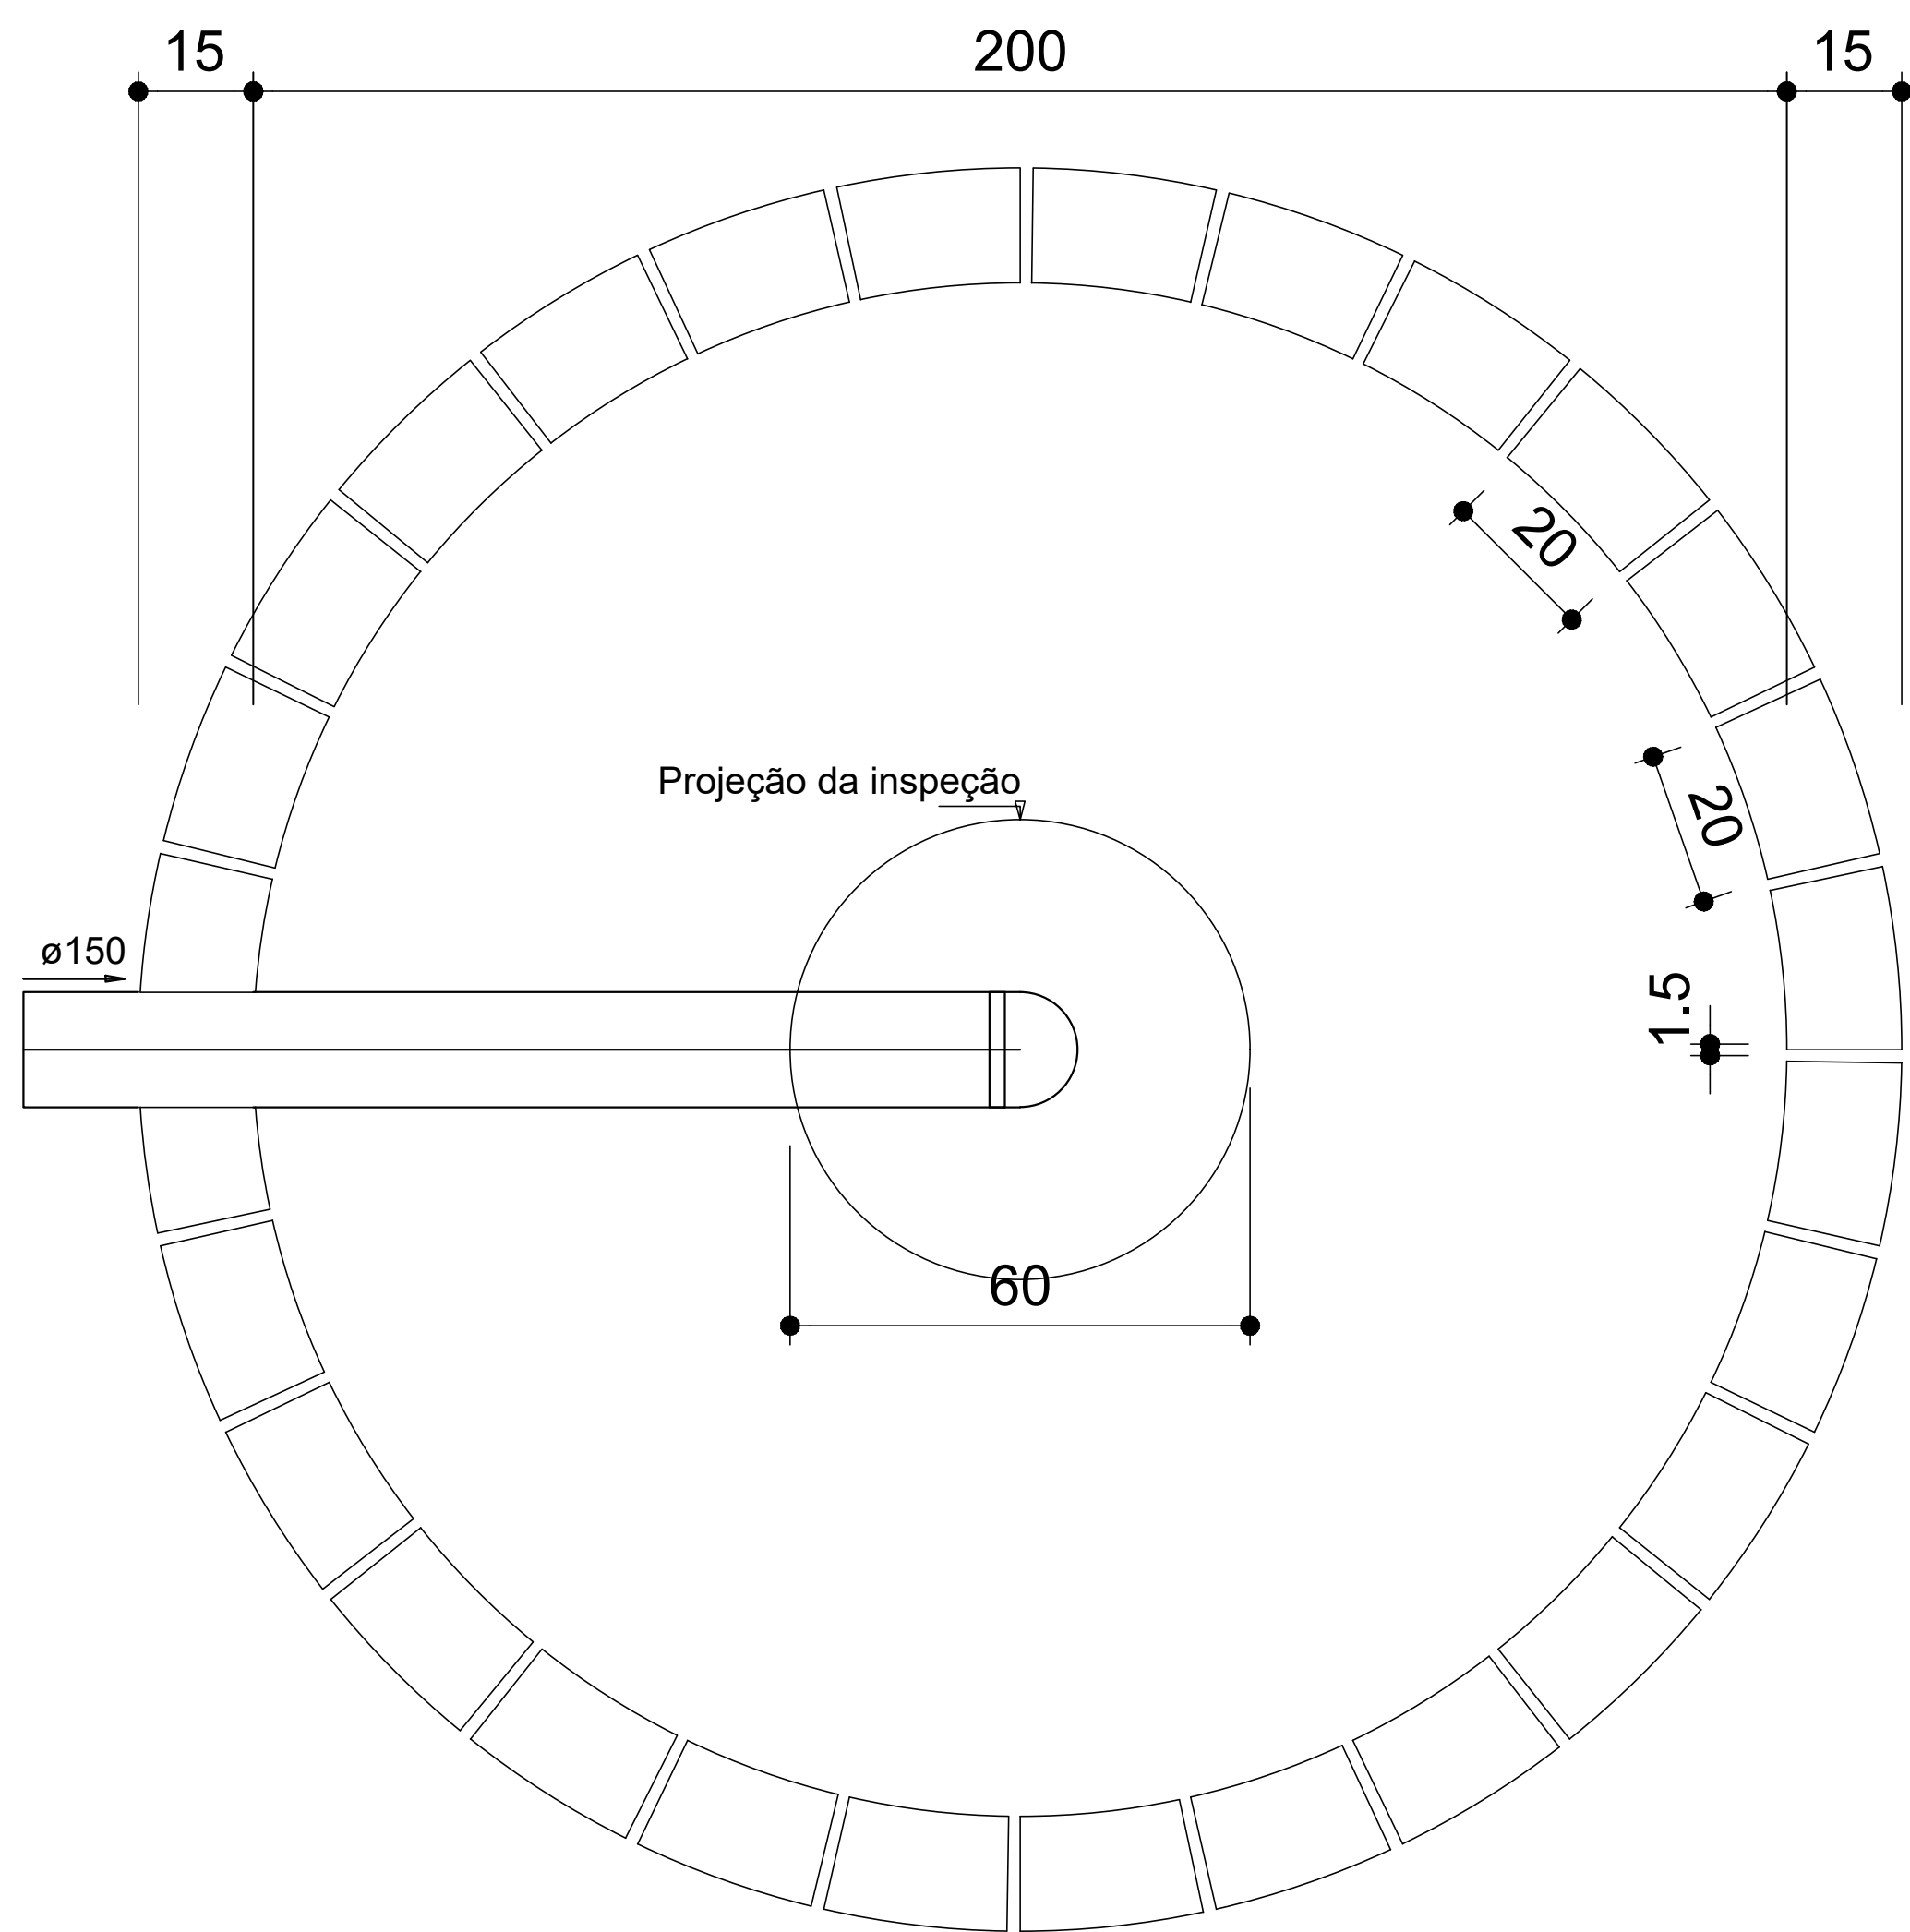

SUMIDOURO
PLANTA BAIXA - ESC. 1:25

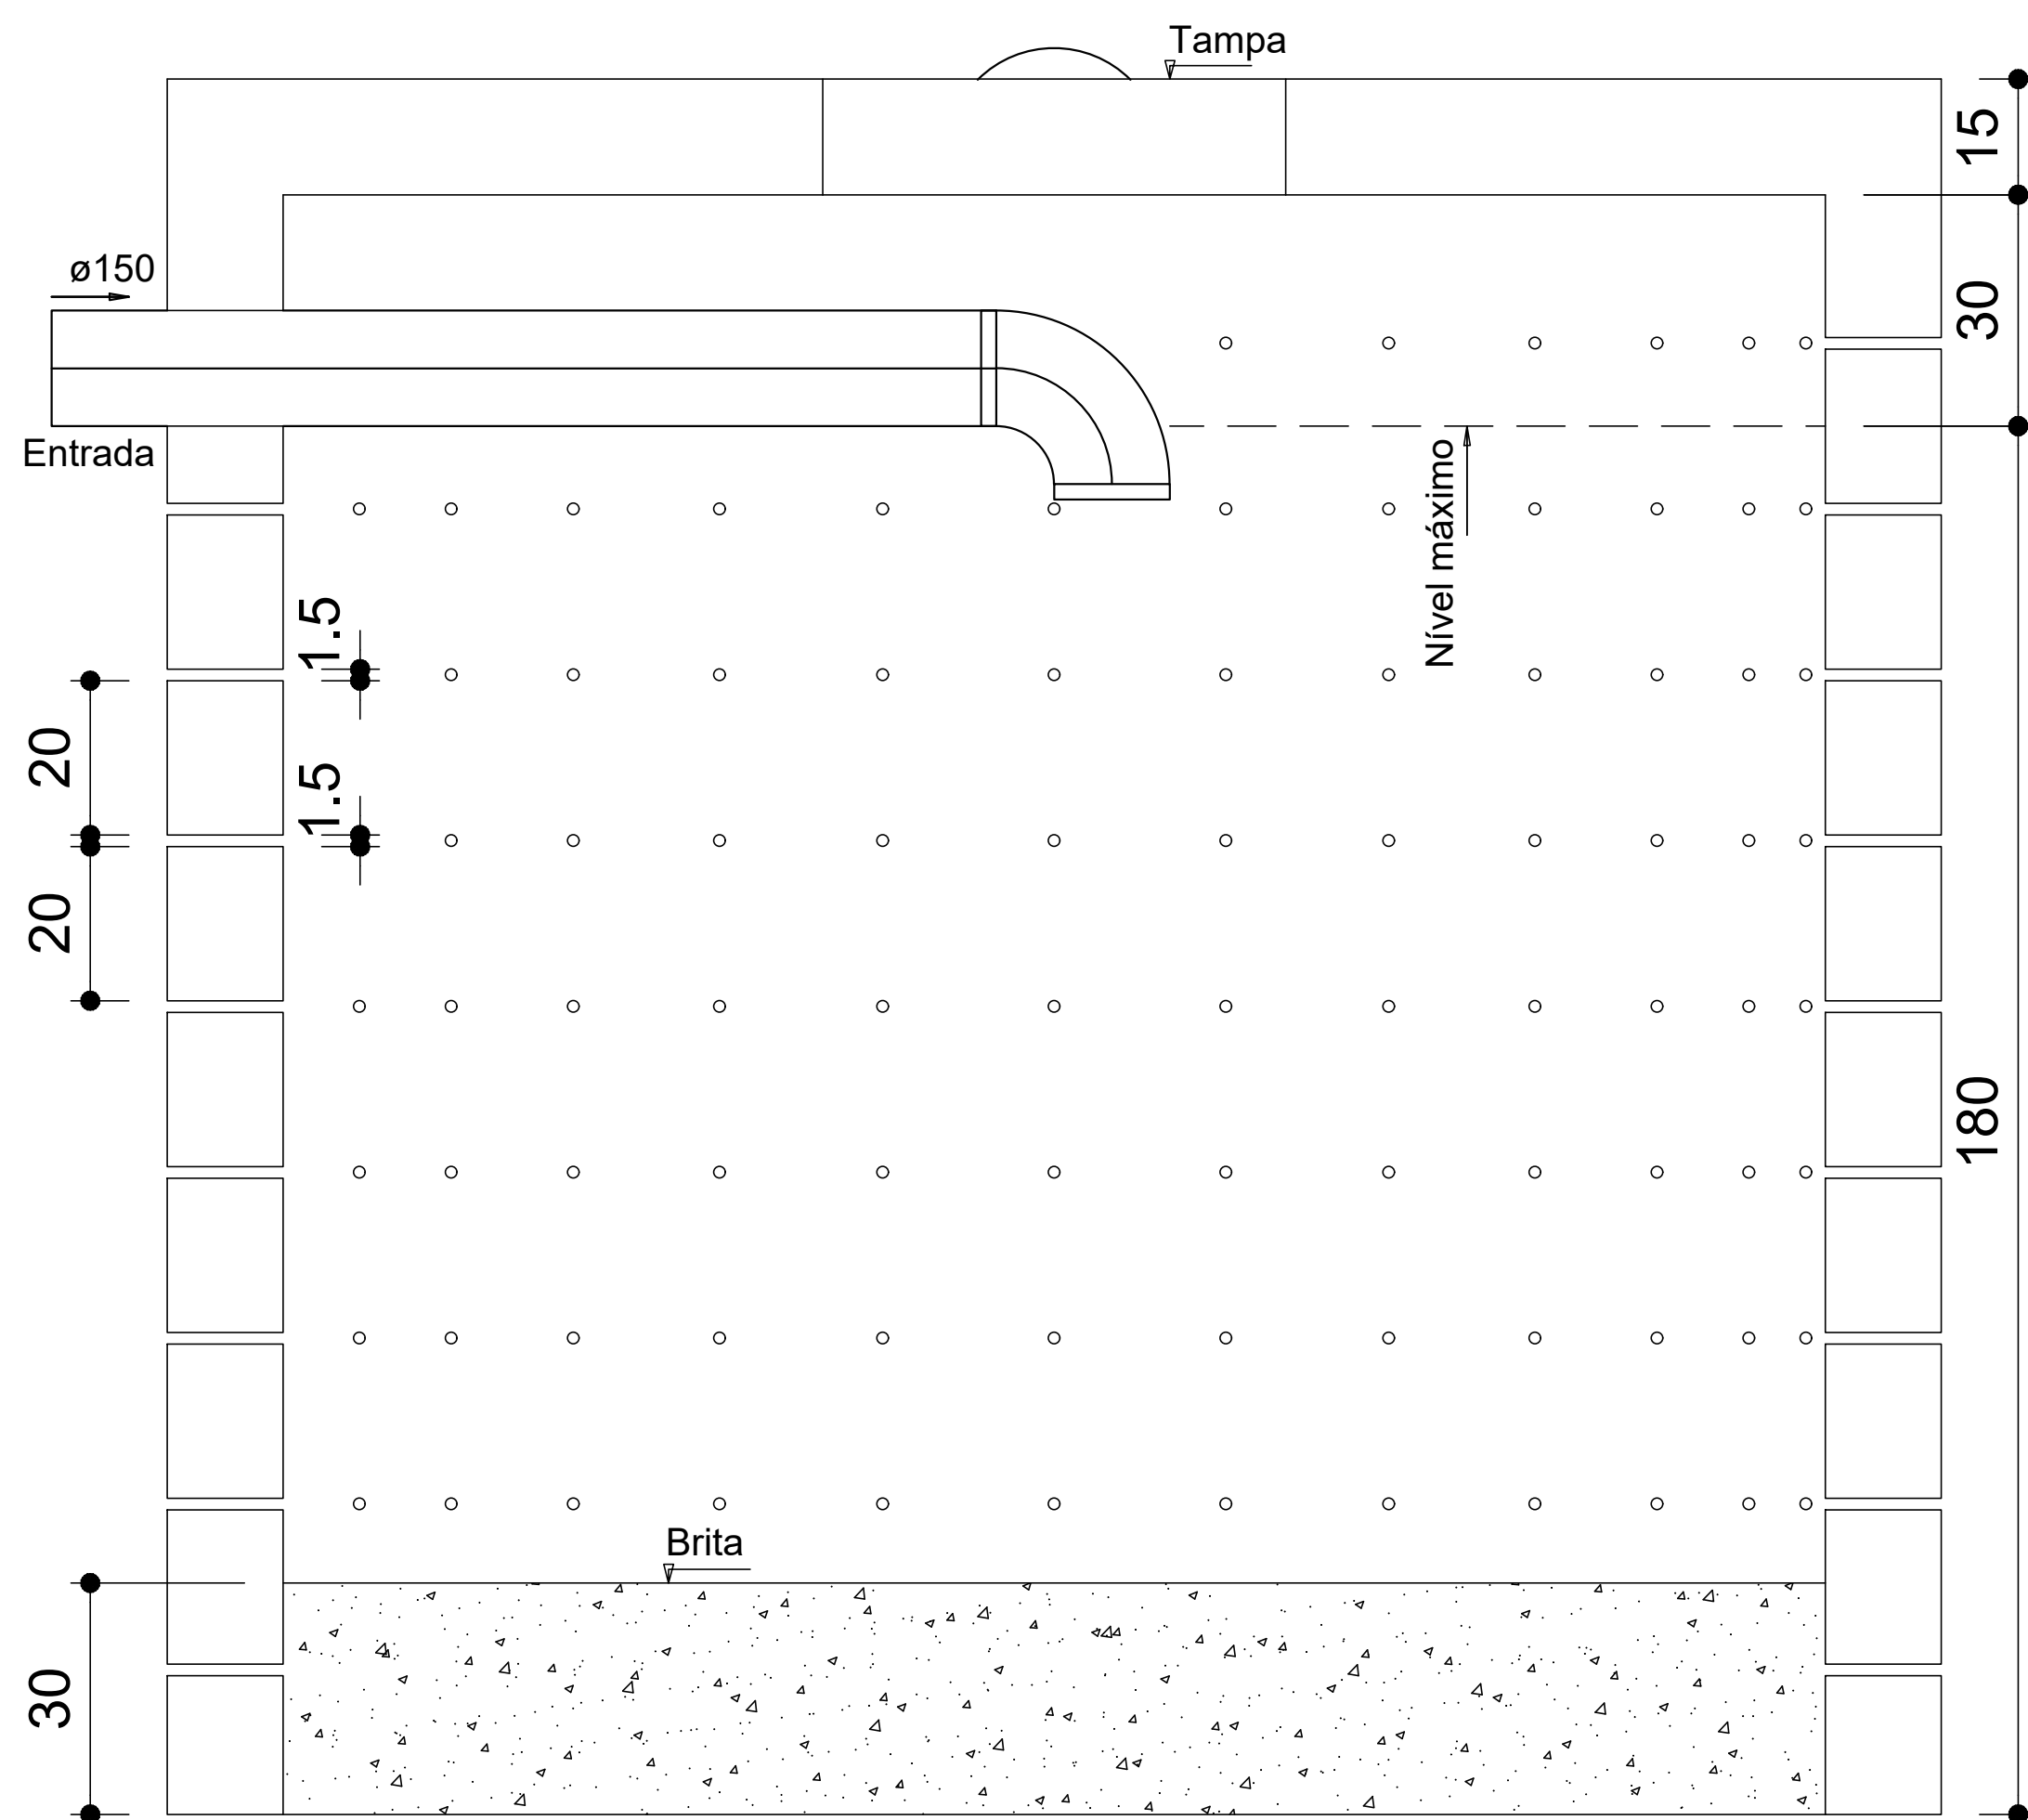

SUMIDOURO
CORTE - ESC. 1:25



AB PROJETOS E
CONSULTORIA LTDA

Rua Dr. Moisés Pimentel Neto, nº 01, Qd-A, Sala 02
Bairro Campestre, CEP 64.053-510, Teresina - PI
abprojetoconsultoria@gmail.com
CMC nº 202527-2

PROJETO EXECUTIVO DE INSTALAÇÃO SANITÁRIA

Obr: **CONSTRUÇÃO DO FÓRUM DE ALTOS**

Endereço: **Rua Projetada, s/n, Altos - Piauí**

Conteúdo da prancha:
INSTALAÇÃO SANITÁRIA - DETALHES FOSSA E SUMIDOURO

Responsável Técnico:
Verônica Scheren Castelo Branco - Engenheira Civil - CREA/PI 19.373

Op. de CAD:
Caio José

Data:
Novembro/2022

Escala:
1/100

Revisão: